



冷媒管サイズ			
NO	液管	吸込ガス管	吐出ガス管
①	6.4φ	12.7φ	—
②	9.5φ	15.9φ	—
③	9.5φ	19.1φ	—
④	12.7φ	25.4φ	—
⑤	12.7φ	28.6φ	—
⑥	15.9φ	25.4φ	—
⑦	15.9φ	31.8φ	—
⑧	15.9φ	38.1φ	—
⑨	19.1φ	38.1φ	—
⑩	6.4φ	12.7φ	9.5φ
⑪	9.5φ	15.9φ	12.7φ
⑫	9.5φ	19.1φ	15.9φ
⑬	12.7φ	25.4φ	19.1φ
⑭	15.9φ	31.8φ	25.4φ

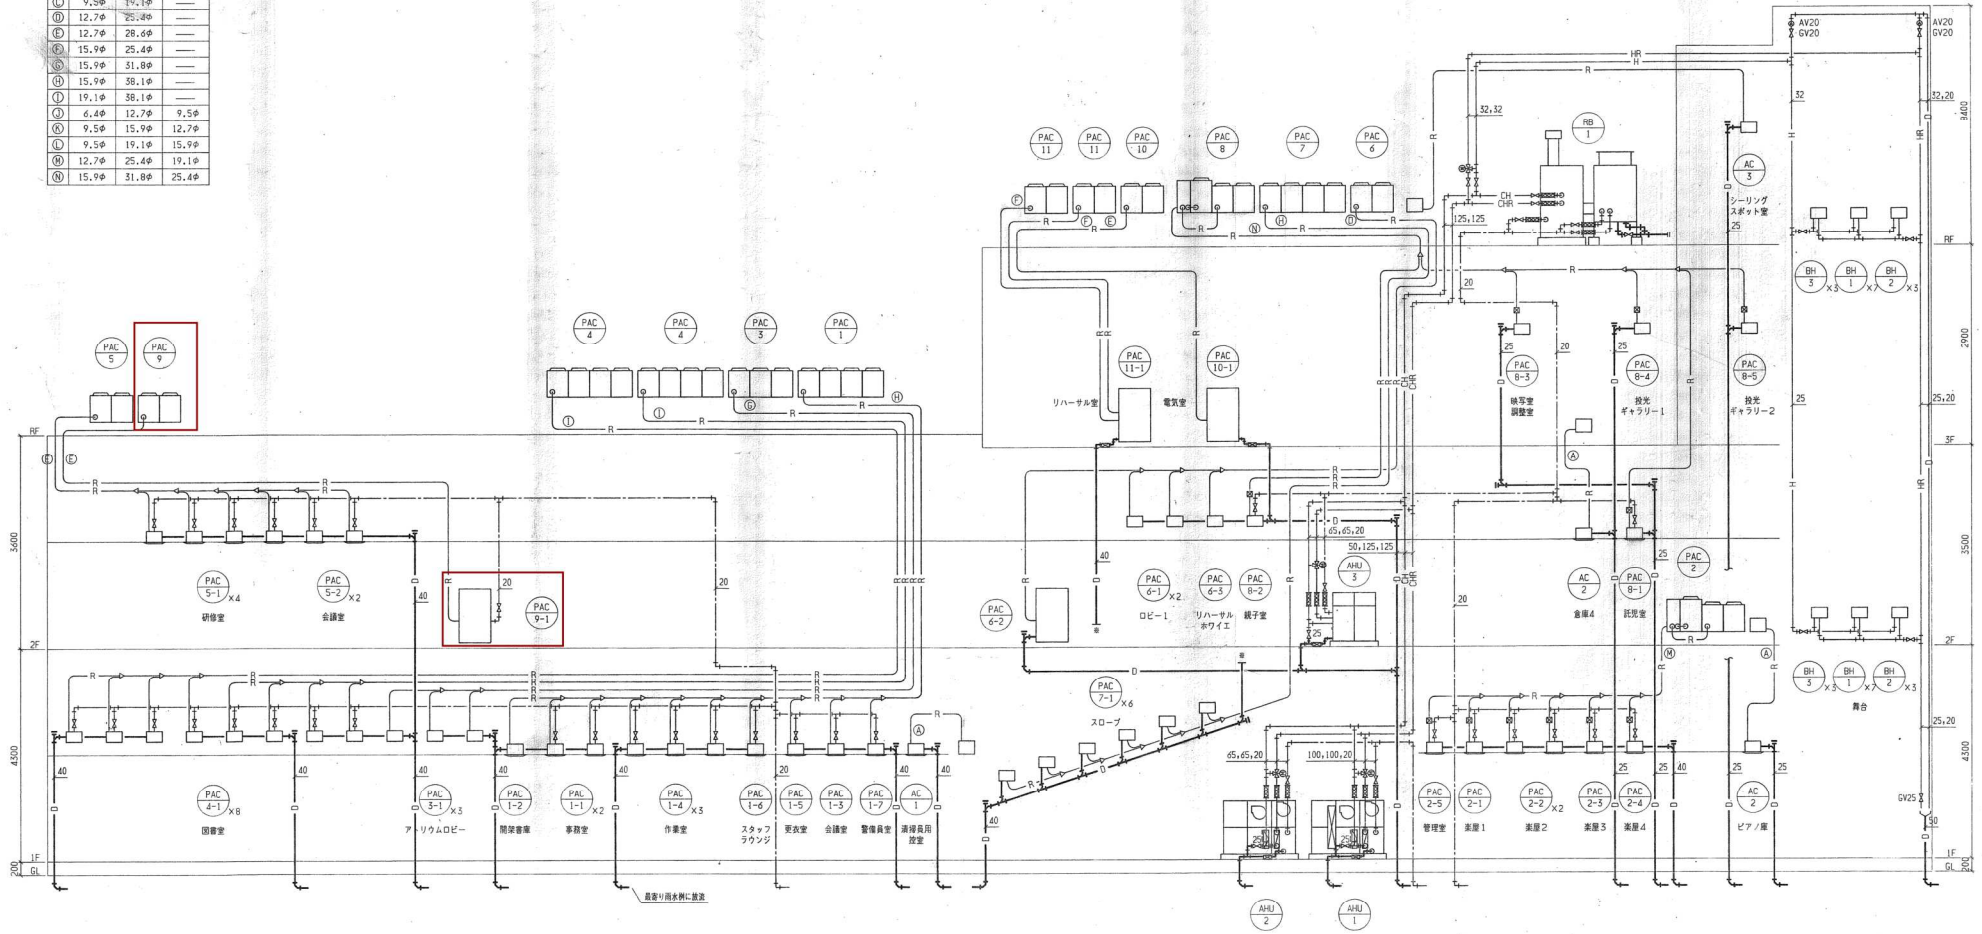

監理 副監理 係長 係長 設計者

(仮称) 魚住文化施設建設工事
 機械設備工事
 配管系統図
 設計監理
 株式会社
東畑建築事務所
 大阪 東京 名古屋 九州
 TOMIYAMA ARCHITECTS & ENGINEERS, INC.
 総社
 平成 9.9.30
 一級建築士 8646号
 登録 1997301
 図章


冷媒管サイズ			
NO	液 管	吸入ガス管	吐出ガス管
①	6.4φ	12.7φ	—
②	9.5φ	15.9φ	—
③	9.5φ	19.1φ	—
④	12.7φ	25.4φ	—
⑤	12.7φ	28.6φ	—
⑥	15.9φ	25.4φ	—
⑦	15.9φ	31.8φ	—
⑧	15.9φ	38.1φ	—
⑨	19.1φ	38.1φ	—
⑩	6.4φ	12.7φ	9.5φ
⑪	9.5φ	15.9φ	12.7φ
⑫	9.5φ	19.1φ	15.9φ
⑬	12.7φ	25.4φ	19.1φ
⑭	15.9φ	31.8φ	25.4φ

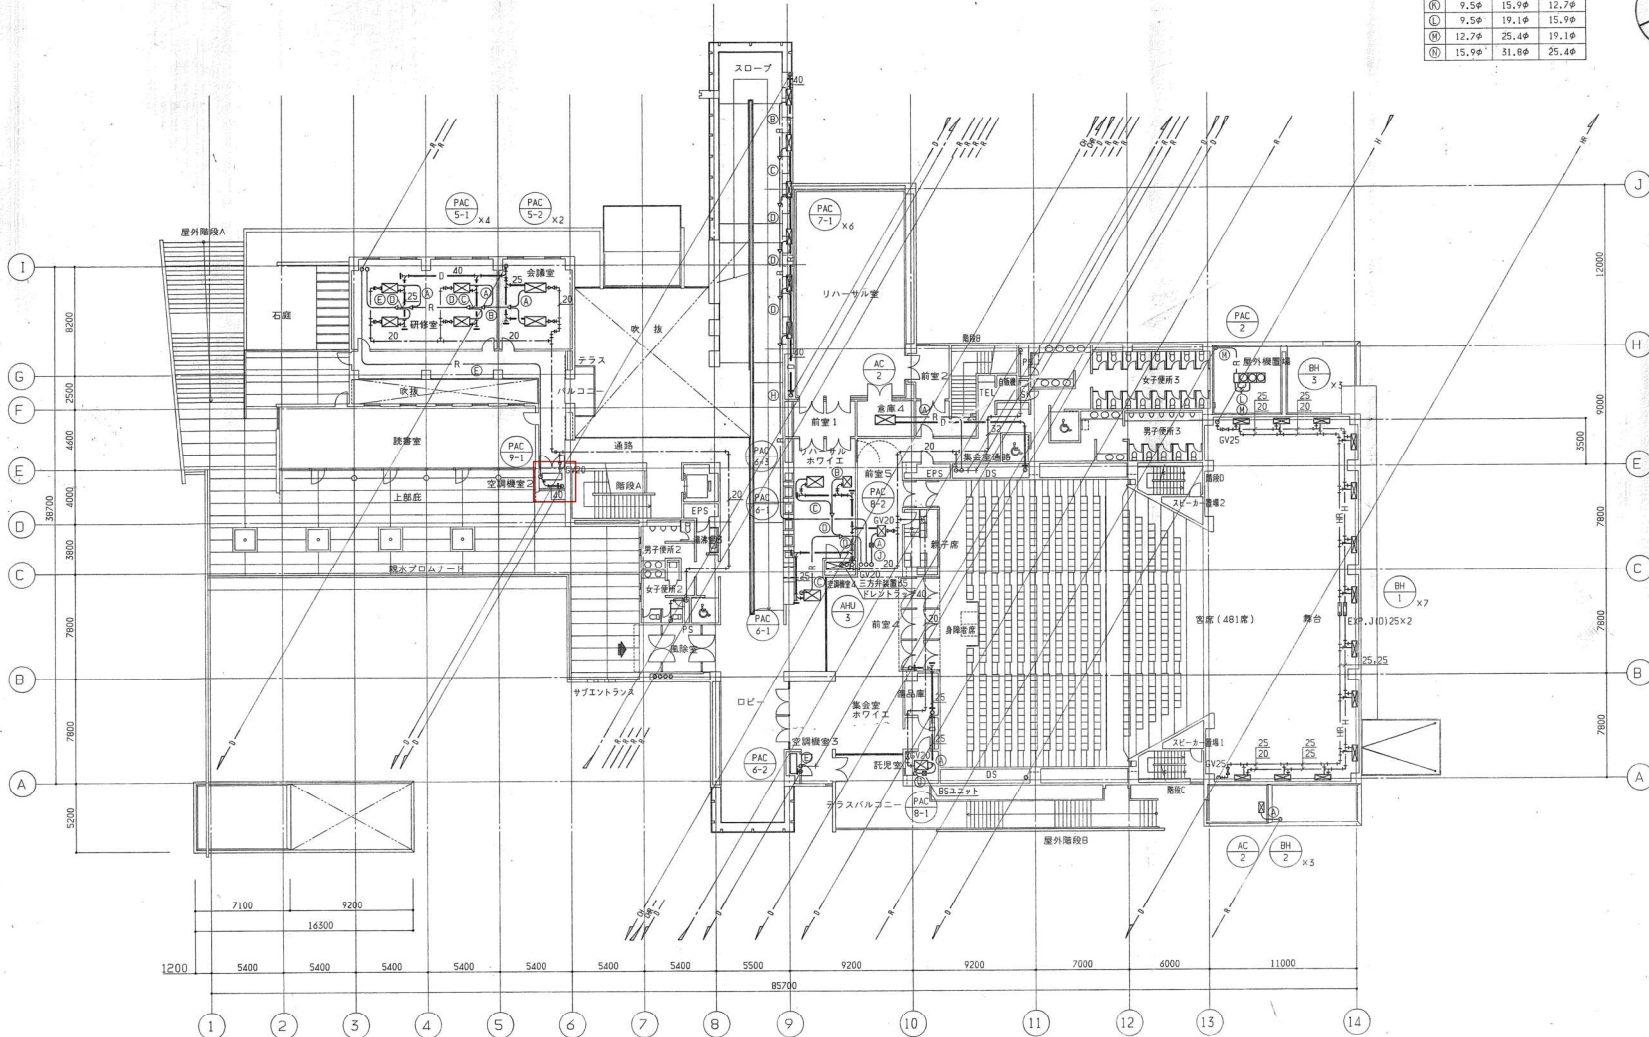

(仮称) 魚住文化施設建設工事
 機械設備工事
 2階平面図(配管)
 縮尺 1/200
 平成 9.9.30
 番号 997301

設計監理
 株式会社
 東畑建築事務所
 大阪 東京 名古屋 九州
 TOMIYA ARCHITECTS & ENGINEERS, INC.
 一級建築士 86468

冷媒管サイズ			
NO	液 管	吸込ガス管	吐出ガス管
①	4.4φ	12.7φ	—
②	9.5φ	15.9φ	—
③	9.5φ	19.1φ	—
④	12.7φ	25.4φ	—
⑤	12.7φ	28.6φ	—
⑥	15.9φ	25.4φ	—
⑦	15.9φ	31.8φ	—
⑧	15.9φ	38.1φ	—
⑨	19.1φ	38.1φ	—
⑩	4.4φ	12.7φ	9.5φ
⑪	9.5φ	15.9φ	12.7φ
⑫	9.5φ	19.1φ	15.9φ
⑬	12.7φ	25.4φ	19.1φ
⑭	15.9φ	31.8φ	25.4φ

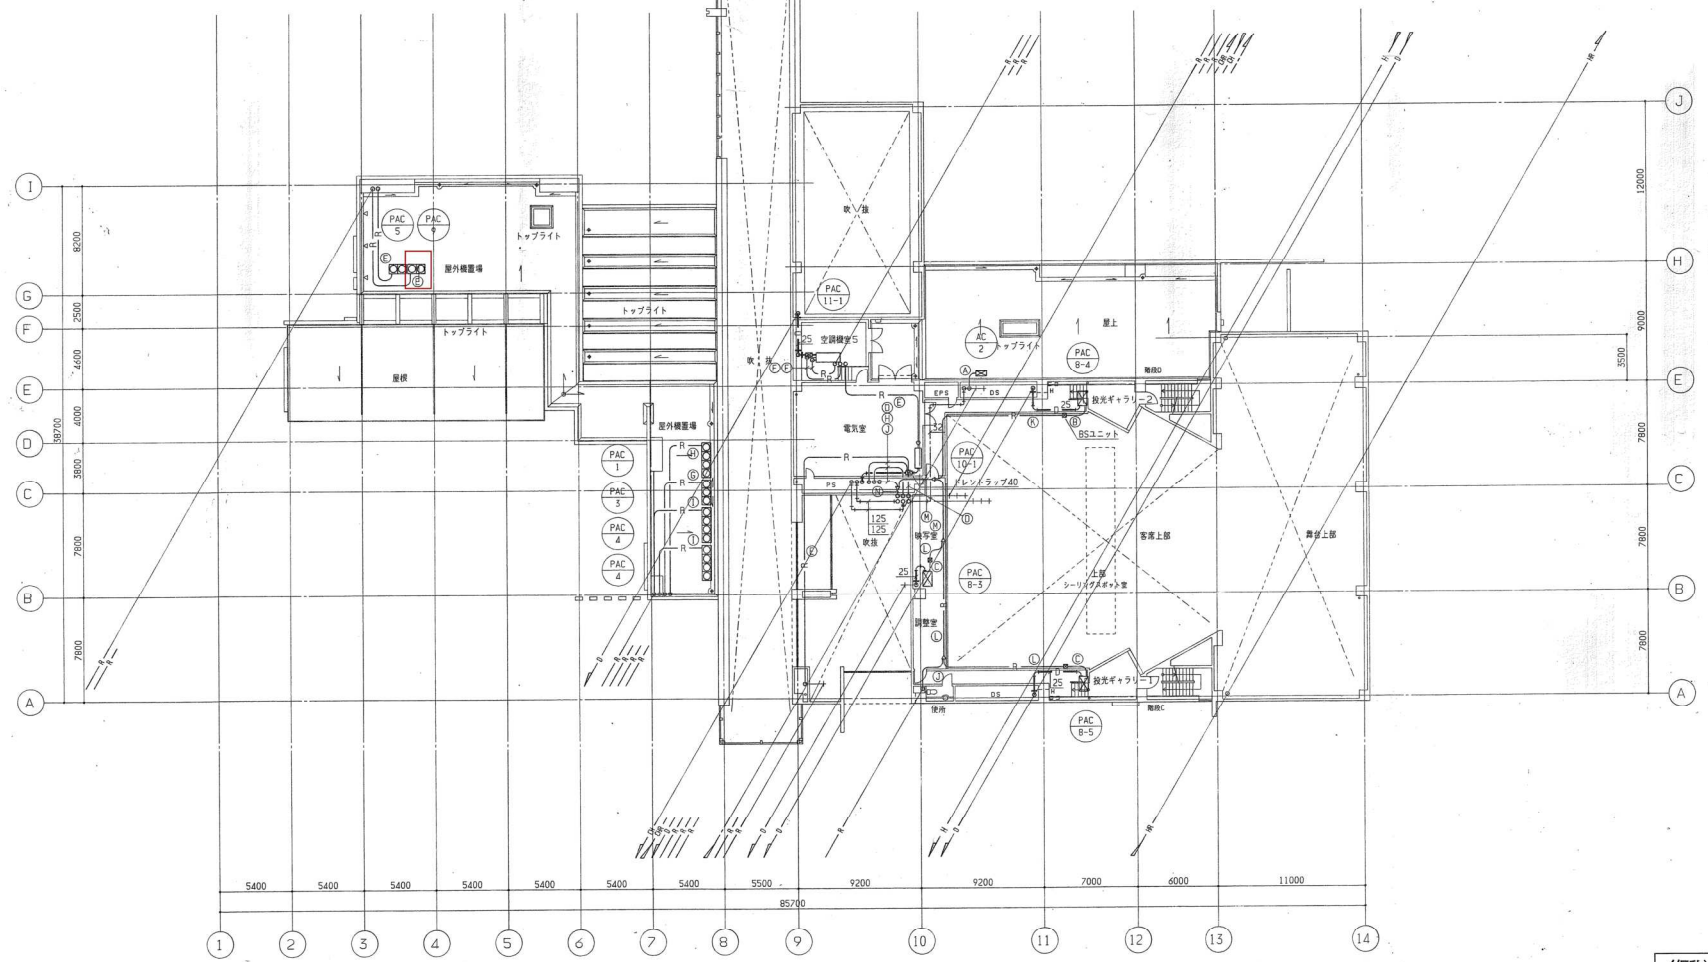

富橋謙良 副課長 係長 係長 設計者



(仮称) 魚住文化施設建設工事 設計監理
 機械設備工事
 5階平面図(配管)
 縮尺 1/200
 平成 9.9.30 一級建築士 86468
 番号 1997301

株式会社
 東畑建築事務所
 大阪 東京 名古屋 九州
 TOKIYA ARCHITECTS & ENGINEERS, INC.
 〒545-0051 大阪府東淀川区東中津 2-1-1