

 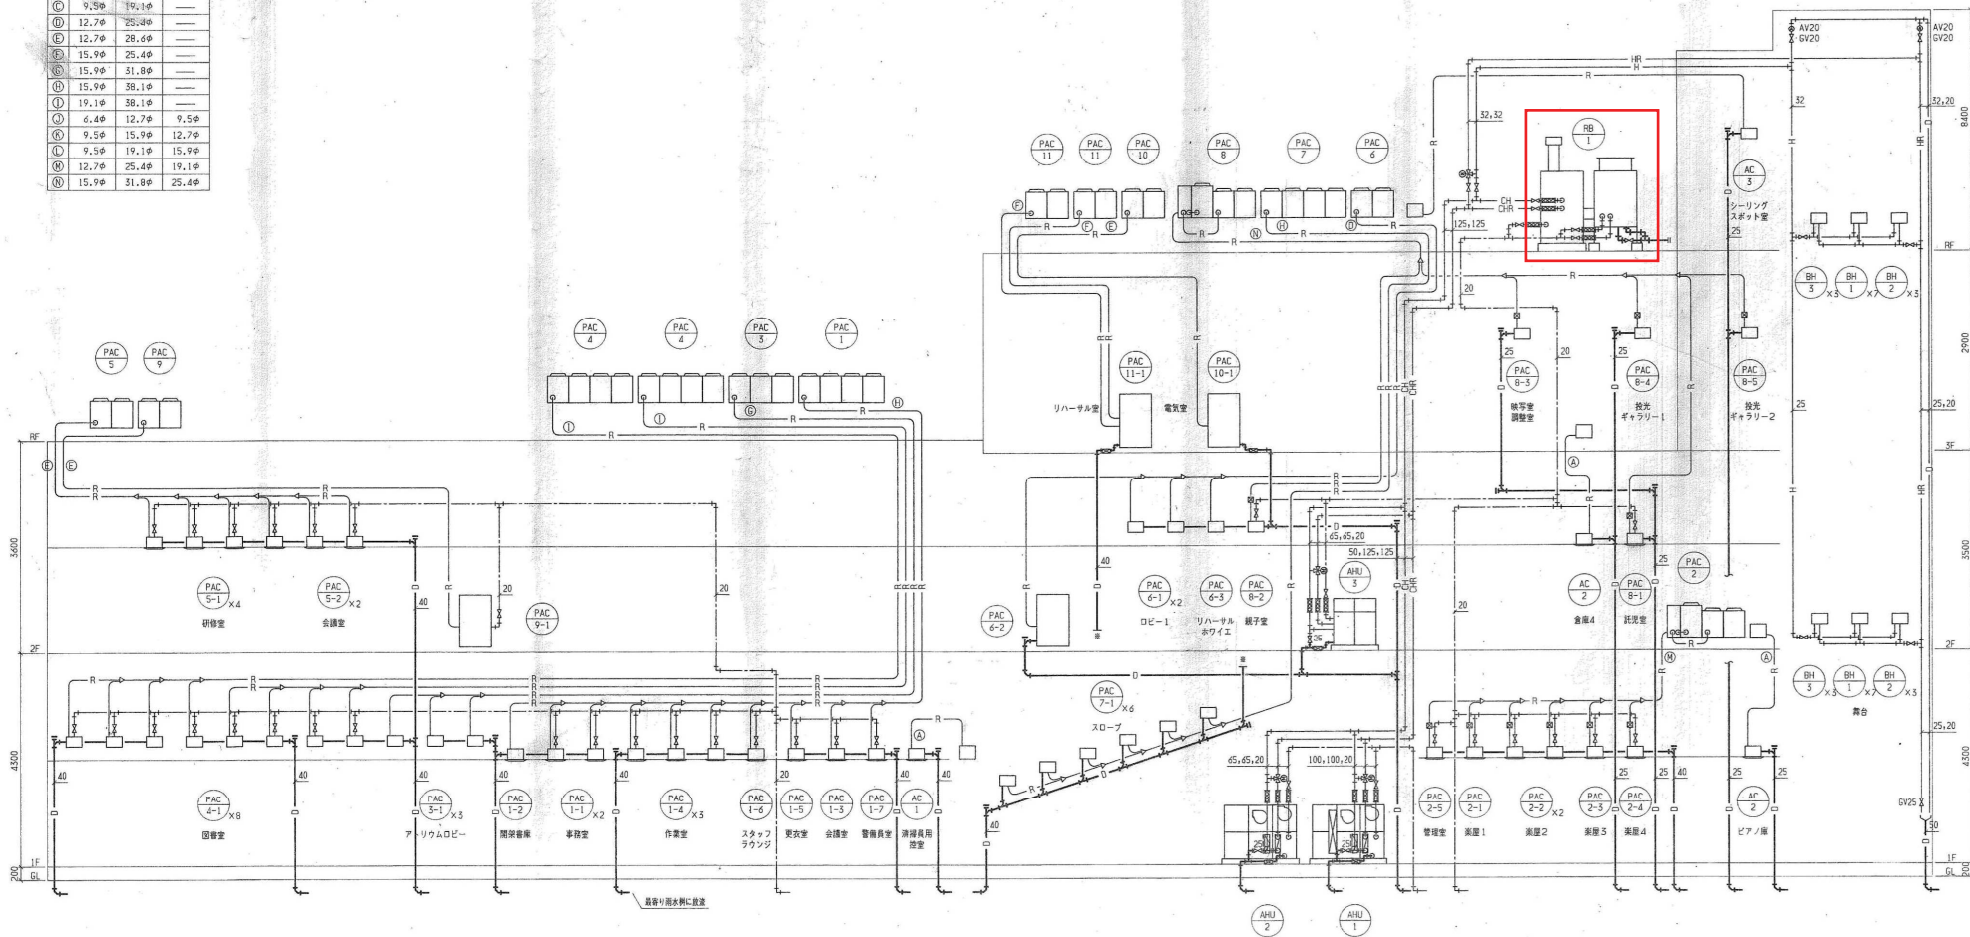


冷媒管サイズ			
NO	液 管	吸入ガス管	吐出ガス管
①	6.4φ	12.7φ	---
②	9.5φ	15.9φ	---
③	9.5φ	19.1φ	---
④	12.7φ	25.4φ	---
⑤	12.7φ	28.6φ	---
⑥	15.9φ	25.4φ	---
⑦	15.9φ	31.8φ	---
⑧	15.9φ	38.1φ	---
⑨	19.1φ	38.1φ	---
⑩	6.4φ	12.7φ	9.5φ
⑪	9.5φ	15.9φ	12.7φ
⑫	9.5φ	19.1φ	15.9φ
⑬	12.7φ	25.4φ	19.1φ
⑭	15.9φ	31.8φ	25.4φ

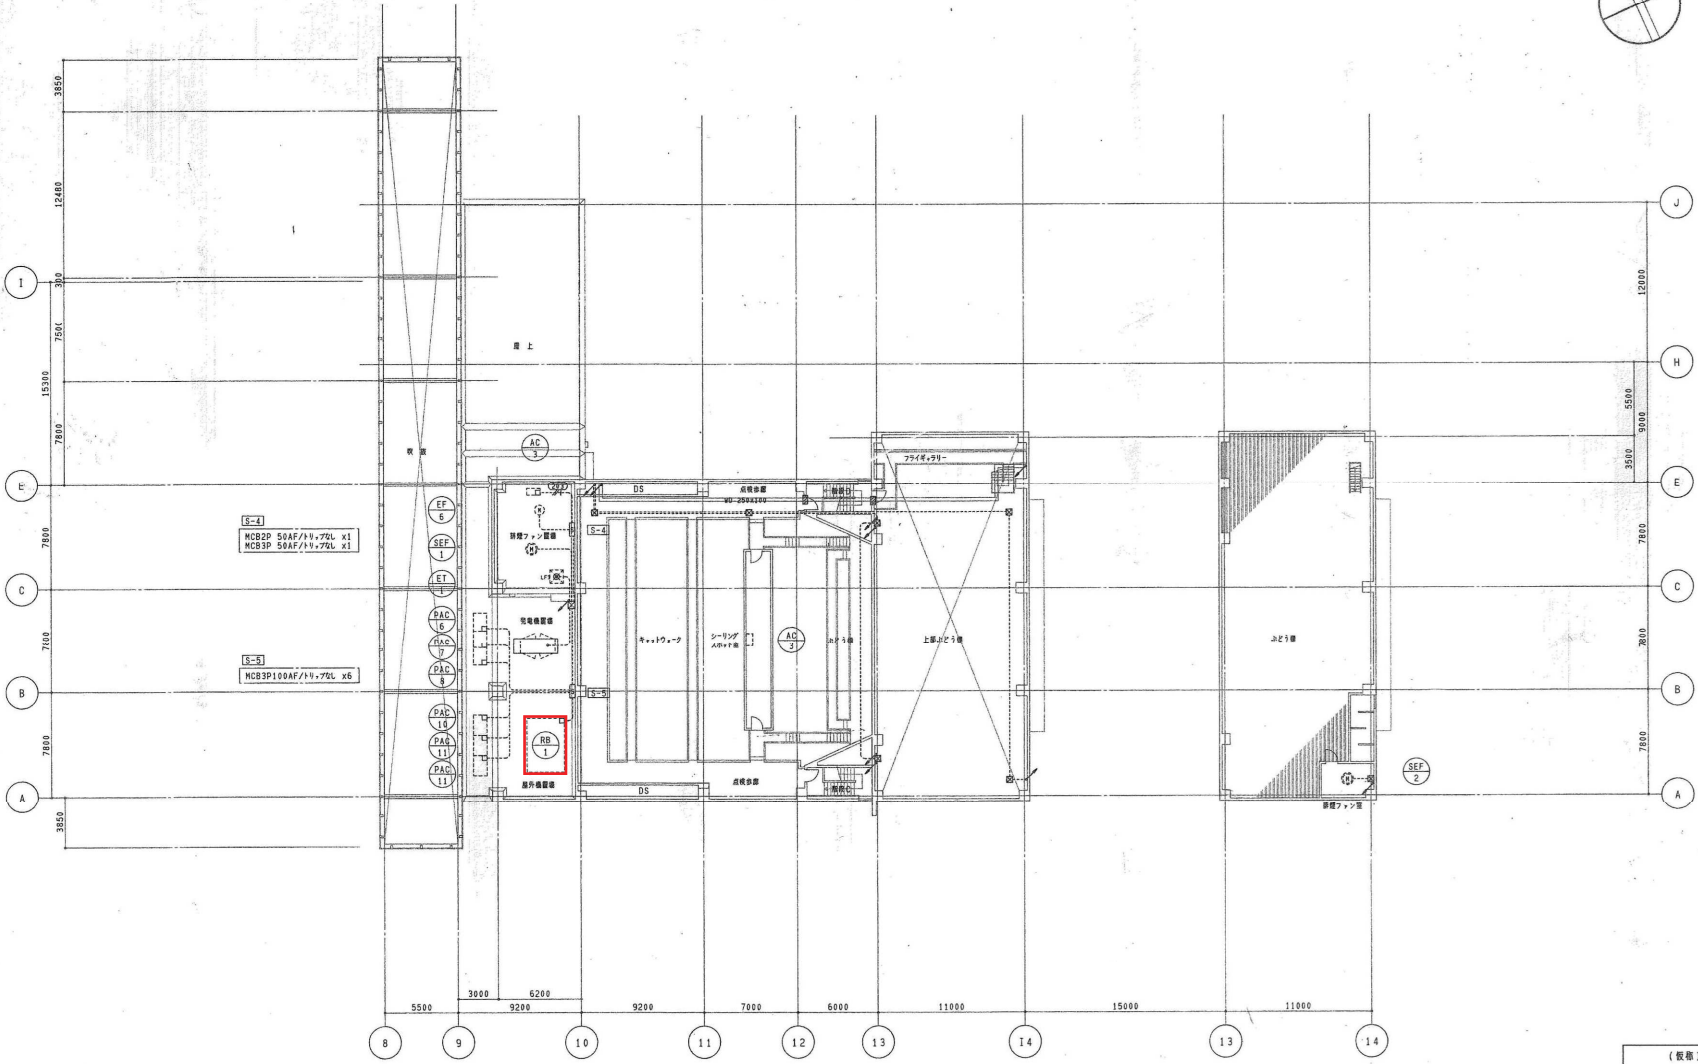

宮崎 副理事長 佐藤 社長 佐藤 部長 設計 岩

(仮称) 魚住文化施設建設工事
機械設備工事
配管系統図
M14
平成 9.9.30
1997301
設計 監理
株式会社
東畑建築事務所
大阪 東京 名古屋 九州
TOMIYAMA ARCHITECTS & ENGINEERS, INC.
一級建築士 8646
全労連 二級



監理	設計	建築	電気	設備	設計	監理
----	----	----	----	----	----	----

(仮称) 魚住文化施設建設工事		設計 監理	
電気設備工事		株式会社	
新設・動力設備 尺階平面図		東亜建設事務所	
縮尺 1/200		大阪 東京 名古屋 九州	
平成 8.9.30		TOMIYA ARCHITECTS & ENGINEERING INC.	
E21/		1997301	

09日J03303