



冷媒管サイズ	NO	道管	吸入ガス管	吐出ガス管
①	4.4φ	12.7φ	---	---
②	9.5φ	15.9φ	---	---
③	9.5φ	19.1φ	---	---
④	12.7φ	25.4φ	---	---
⑤	12.7φ	28.6φ	---	---
⑥	15.9φ	25.4φ	---	---
⑦	15.9φ	31.8φ	---	---
⑧	15.9φ	38.1φ	---	---
⑨	19.1φ	38.1φ	---	---
⑩	4.4φ	12.7φ	9.5φ	---
⑪	9.5φ	15.9φ	12.7φ	---
⑫	9.5φ	19.1φ	15.9φ	---
⑬	12.7φ	25.4φ	19.1φ	---
⑭	15.9φ	31.8φ	25.4φ	---

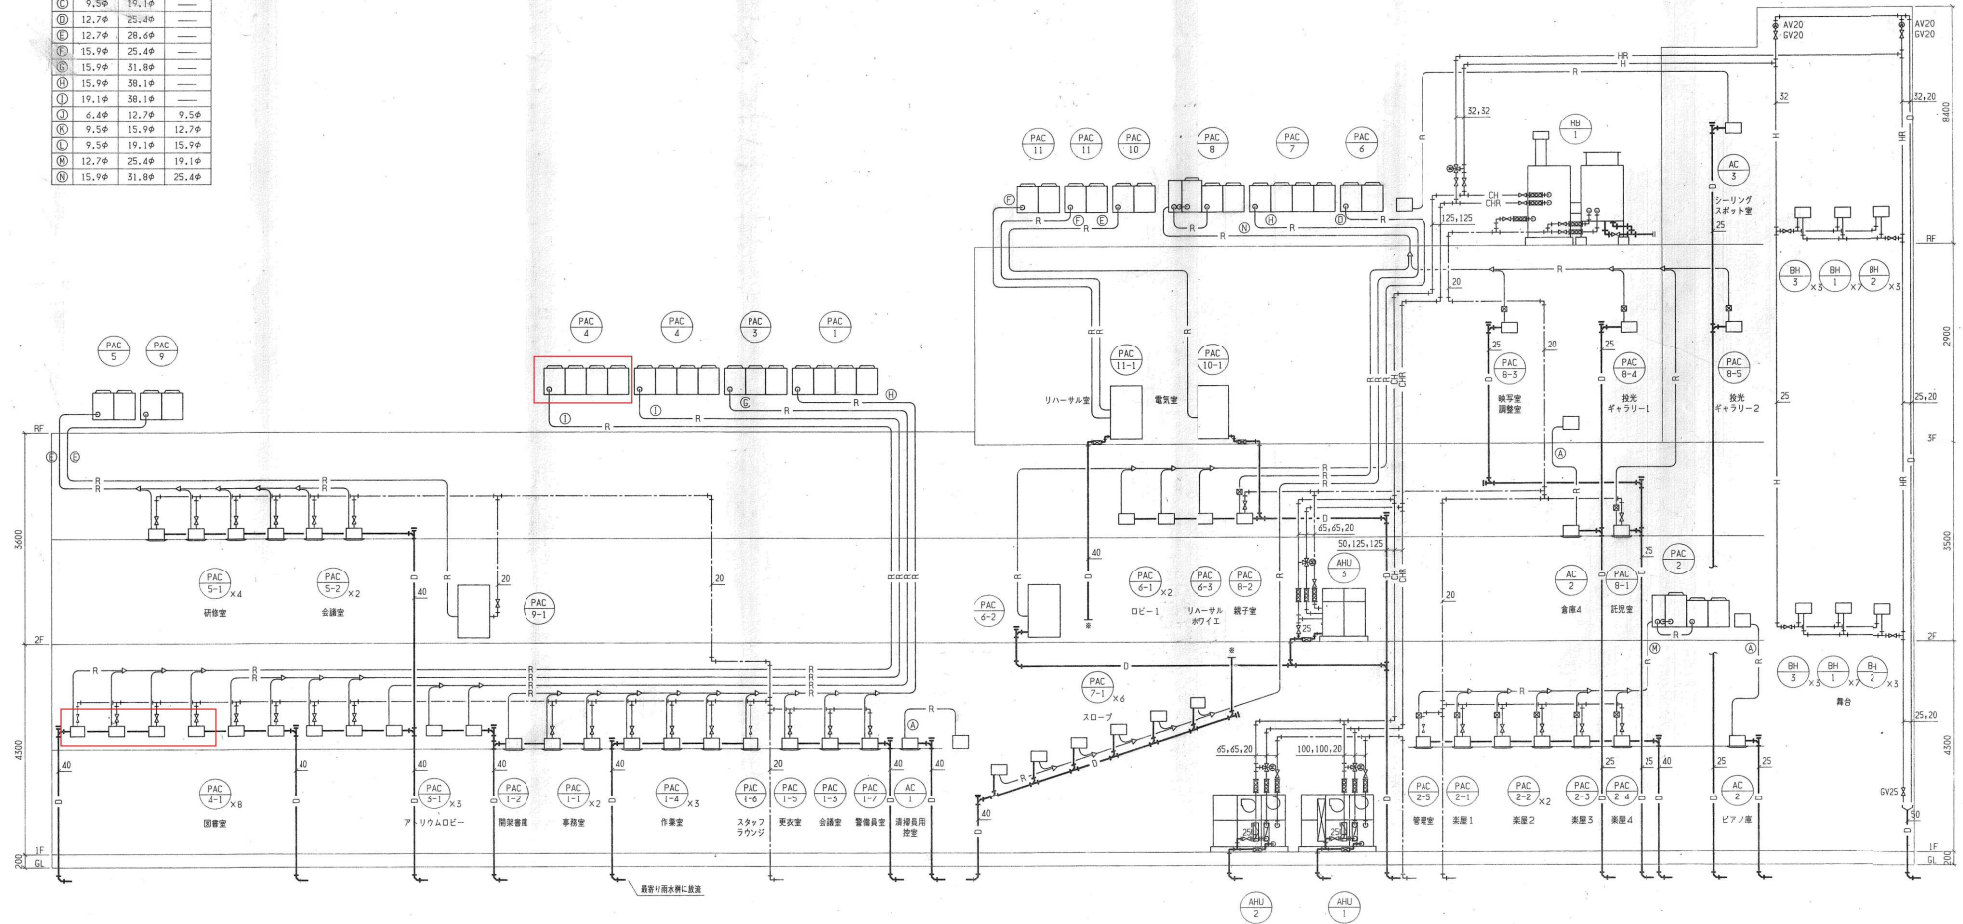

(仮称) 魚住文化施設建設工事
 機械設備工
 配管系統図
 設計監理
 株式会社
 東畑建築事務所
 大阪 東京 名古屋 九州
 TOKAWA ARCHITECTS & ENGINEERS, INC.
 縮尺
 平成 9.9.30
 1997301
 一級建築士 6646
 令和 2

冷媒管サイズ			
NO	液管	吸入ガス管	吐出ガス管
①	6.4φ	12.7φ	—
②	9.5φ	15.9φ	—
③	9.5φ	19.1φ	—
④	12.7φ	25.4φ	—
⑤	12.7φ	28.6φ	—
⑥	15.9φ	25.4φ	—
⑦	15.9φ	31.8φ	—
⑧	15.9φ	38.1φ	—
⑨	19.1φ	38.1φ	—
⑩	6.4φ	12.7φ	9.5φ
⑪	9.5φ	15.9φ	12.7φ
⑫	9.5φ	19.1φ	15.9φ
⑬	12.7φ	25.4φ	19.1φ
⑭	15.9φ	31.8φ	25.4φ

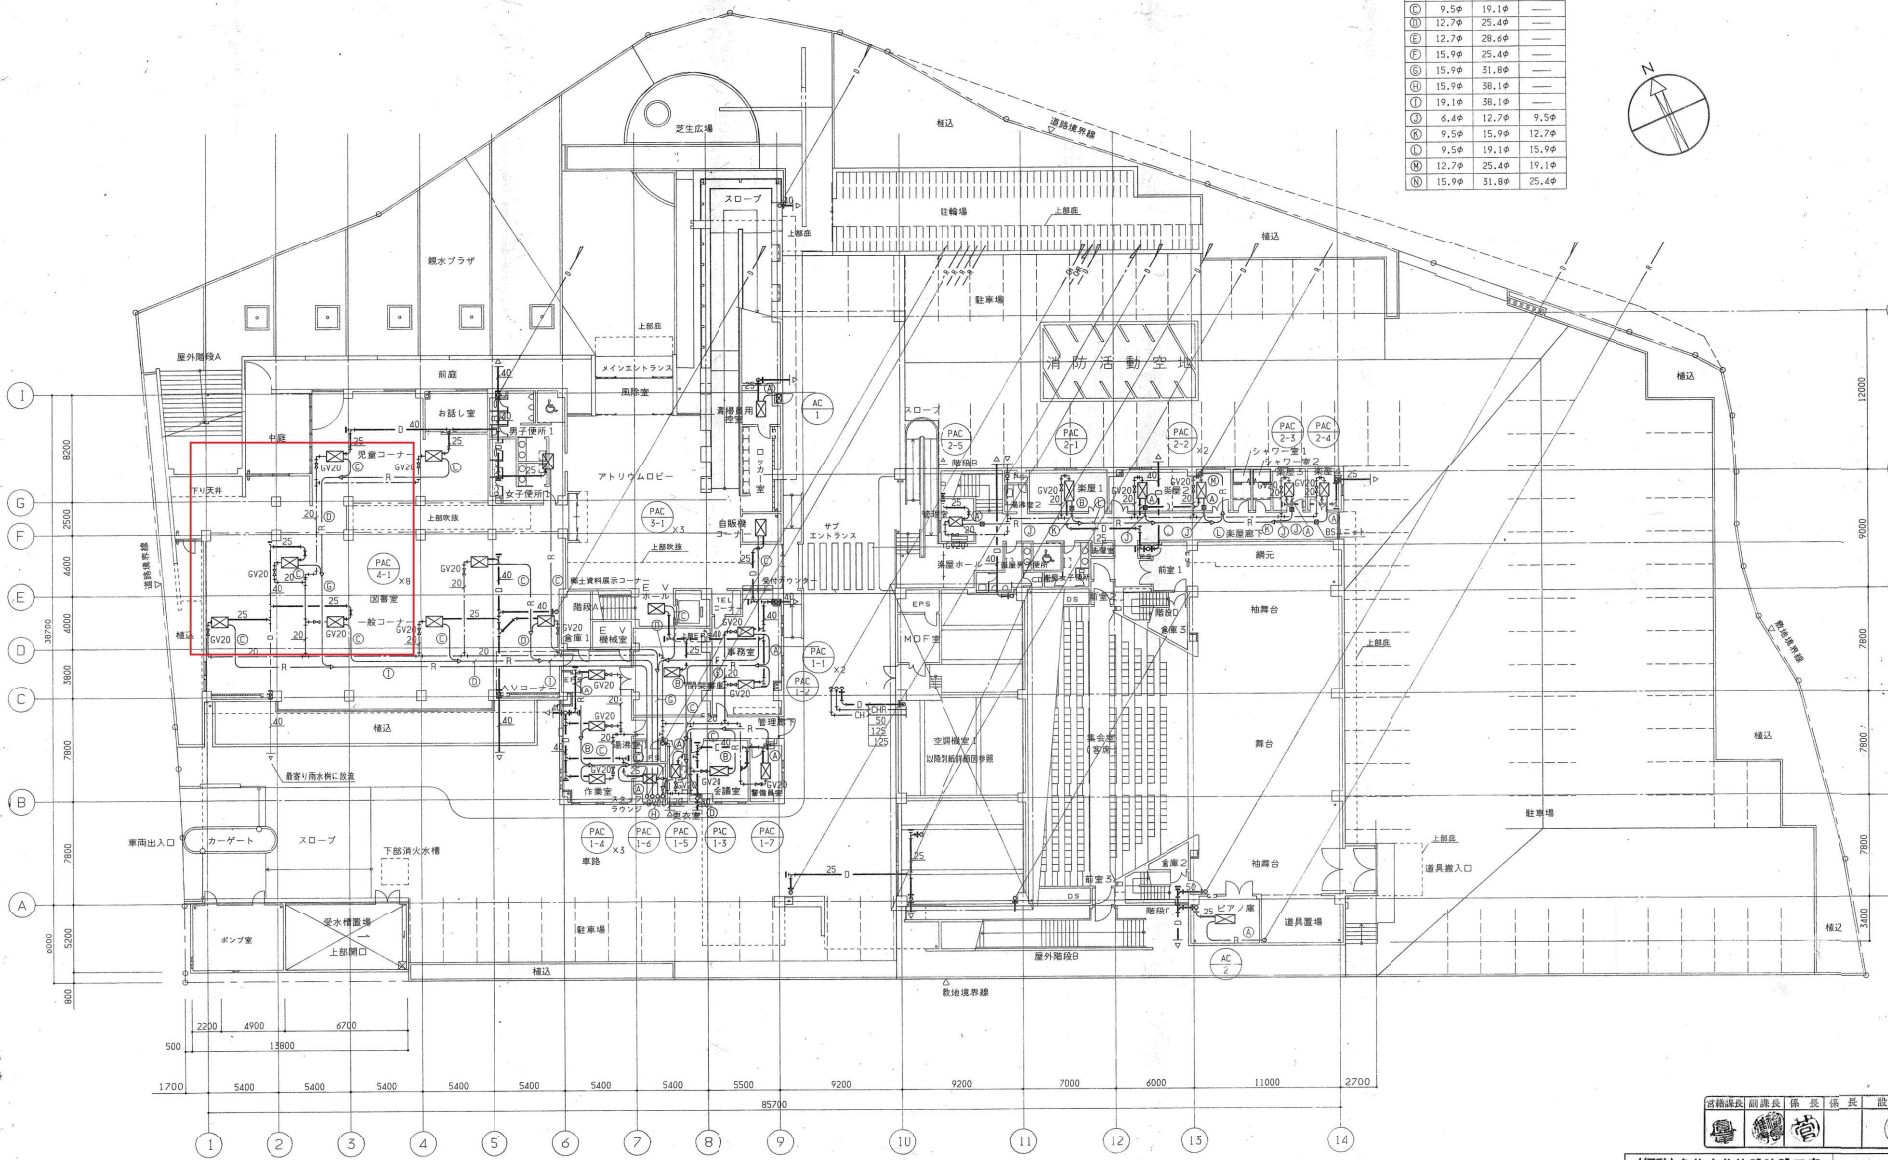


主任設計者	副設計者	係長	係長	設計者

(仮称) 魚住文化施設建設工事
 機械設備工事
 1階平面図(配管)
 縮尺 1/200
 平成 9.9.30
 番号 1997301

設計監理
 株式会社
 東畑建築事務所
 大阪 東区 本町四 九州
 OHARA ARCHITECTS & ENGINEERS, INC.
 一級建築士 No. B646
 登録第三

冷媒管サイズ			
NO	液管	吸入ガス管	吐出ガス管
㉔	6.4φ	12.7φ	—
㉕	9.5φ	15.9φ	—
㉖	9.5φ	19.1φ	—
㉗	12.7φ	25.4φ	—
㉘	12.7φ	28.6φ	—
㉙	15.9φ	25.4φ	—
㉚	15.9φ	31.8φ	—
㉛	15.9φ	38.1φ	—
㉜	19.1φ	38.1φ	—
㉝	6.4φ	12.7φ	9.5φ
㉞	9.5φ	15.9φ	12.7φ
㉟	9.5φ	19.1φ	15.9φ
㊱	12.7φ	25.4φ	19.1φ
㊲	15.9φ	31.8φ	25.4φ

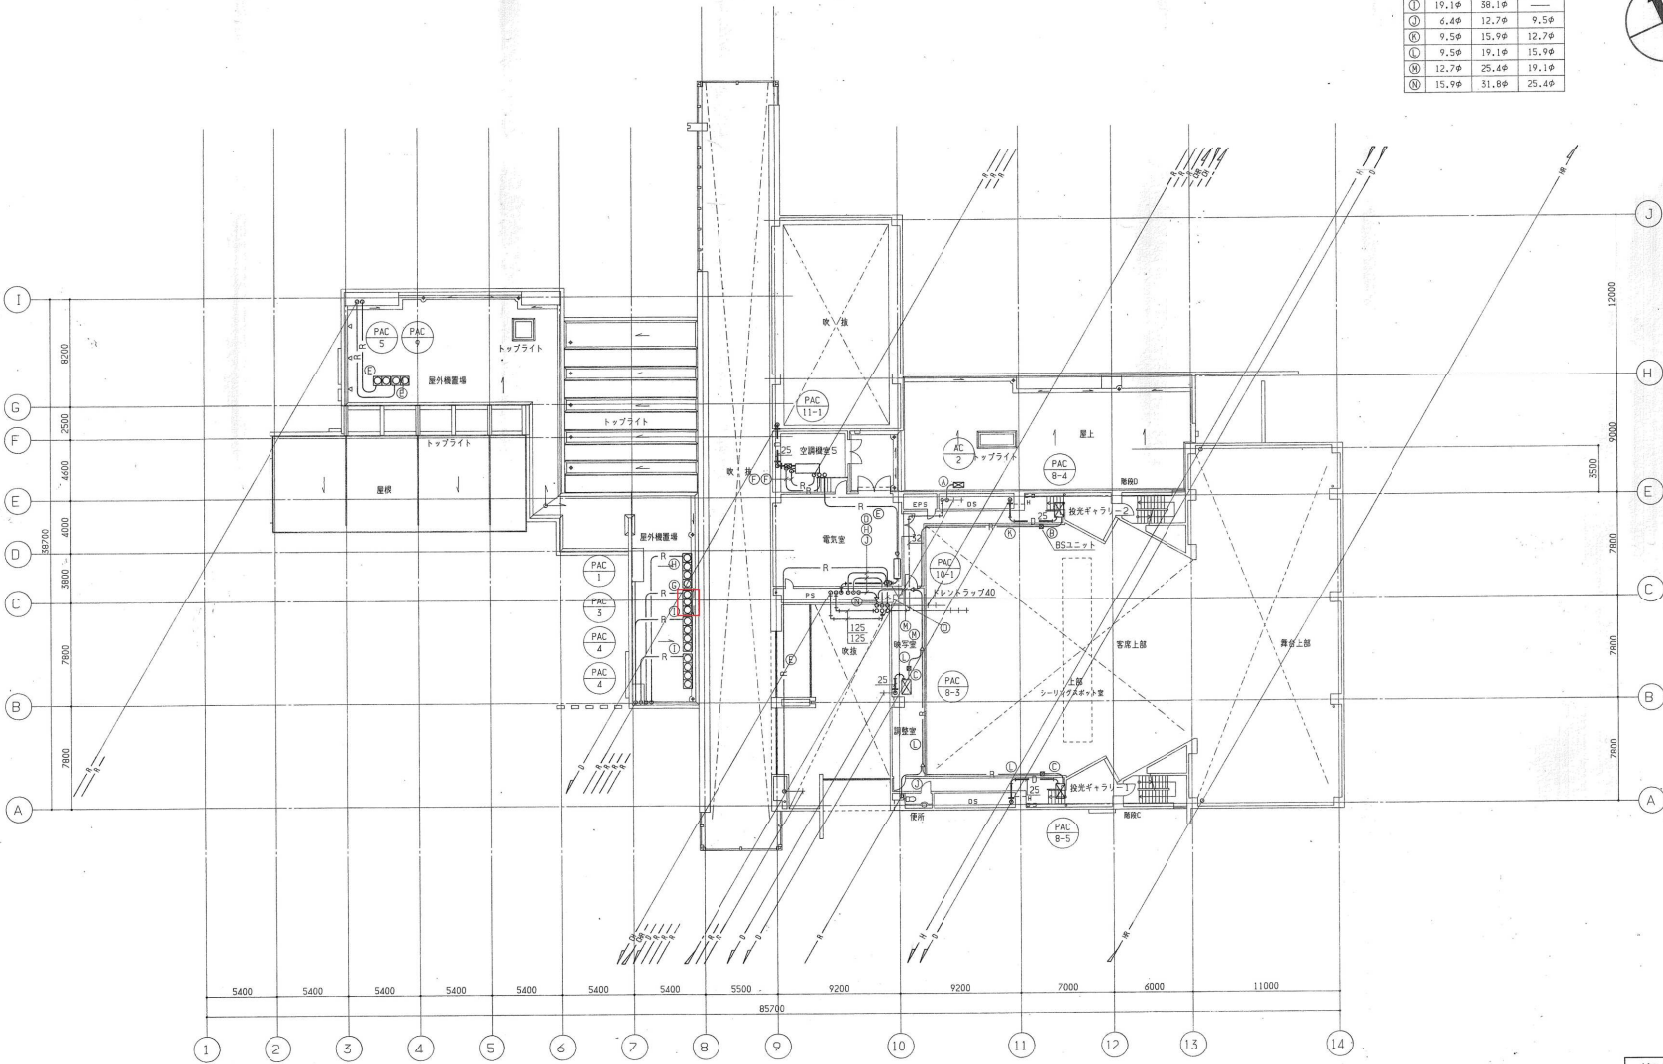

登録技師 前議長 係長 部長 設計者





(仮称)魚住文化施設建設工事
 機械設備工事
 3 階平面図(配管)
 縮尺 1/200

設計監理
 株式会社
 東畑建築事務所
 大阪 東区 森山町 九所
 UHARA ARCHITECTS & ENGINEERS, INC.

一級建築士 86468
 平成 9.9.30
 1997301
 09日 J 03303