


冷房機サイズ	NO	差	管	径	入	径	管	径	出	径	管	径
④	6.4φ	12.7φ	—	—	—	—	—	—	—	—	—	—
⑤	9.5φ	15.9φ	—	—	—	—	—	—	—	—	—	—
⑥	9.5φ	19.1φ	—	—	—	—	—	—	—	—	—	—
⑦	12.7φ	25.4φ	—	—	—	—	—	—	—	—	—	—
⑧	12.7φ	28.6φ	—	—	—	—	—	—	—	—	—	—
⑨	15.9φ	25.4φ	—	—	—	—	—	—	—	—	—	—
⑩	15.9φ	31.8φ	—	—	—	—	—	—	—	—	—	—
⑪	15.9φ	38.1φ	—	—	—	—	—	—	—	—	—	—
⑫	19.1φ	38.1φ	—	—	—	—	—	—	—	—	—	—
⑬	6.4φ	12.7φ	9.5φ	—	—	—	—	—	—	—	—	—
⑭	9.5φ	12.7φ	15.9φ	—	—	—	—	—	—	—	—	—
⑮	9.5φ	19.1φ	15.9φ	—	—	—	—	—	—	—	—	—
⑯	12.7φ	25.4φ	19.1φ	—	—	—	—	—	—	—	—	—
⑰	15.9φ	31.8φ	25.4φ	—	—	—	—	—	—	—	—	—

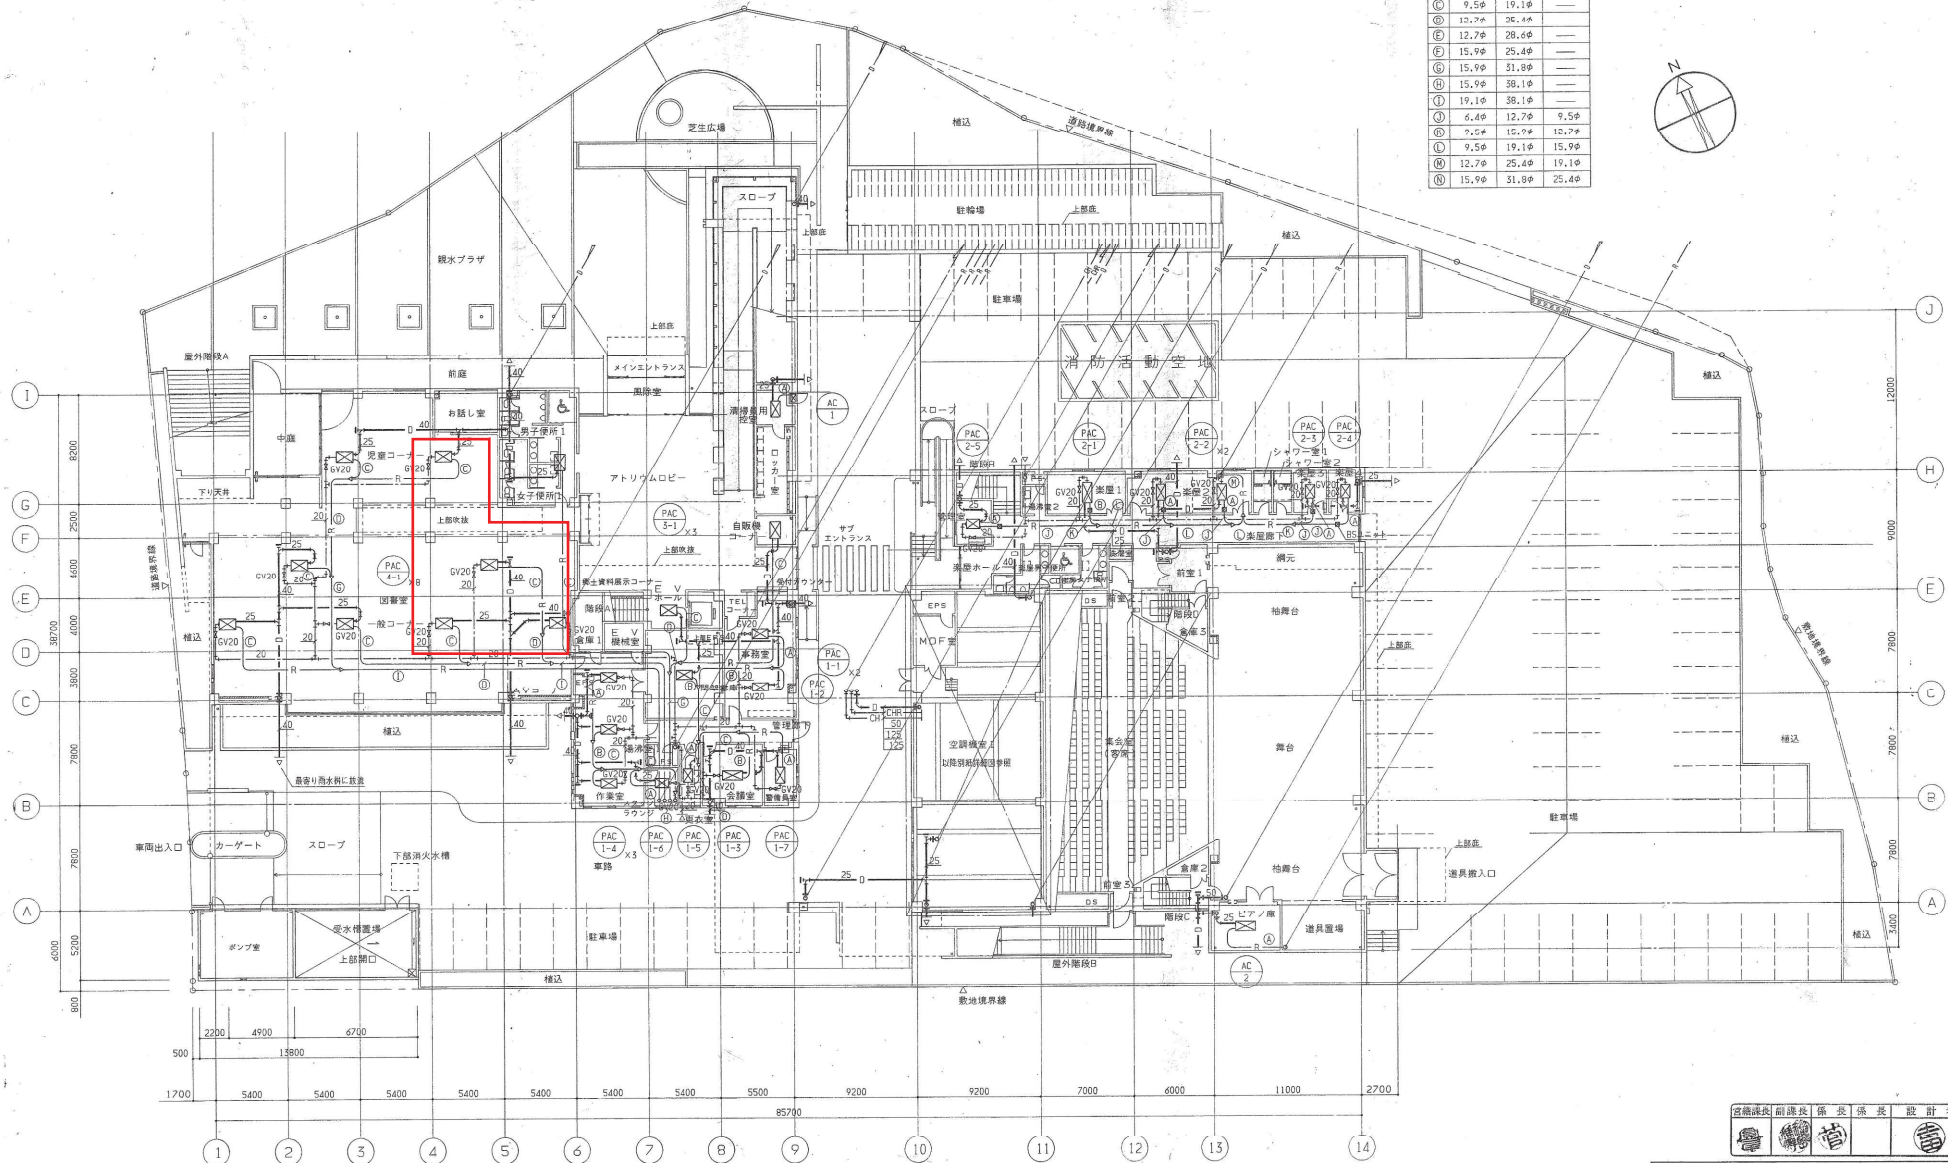


名義責任者 副責任者 係長 係長 設計者

(仮称) 倉住文化施設建設工事
 機械設備工事
 1 階平面図 (配管)
 縮尺 1/200
 平成 9.8.30
 番号 1997301

設計監理
 株式会社
 東畑建築事務所
 大阪 京都 名古屋 九州
 HONDA ARCHITECTS & ENGINEERS INC.
 水野 清二
 一級建築士 8646
 09HJ03303

冷媒管サイズ			
NO	深	管	吐出ガス径
①	6.4φ	12.7φ	---
②	9.5φ	15.9φ	---
③	9.5φ	19.1φ	---
④	12.7φ	25.4φ	---
⑤	12.7φ	28.6φ	---
⑥	15.9φ	25.4φ	---
⑦	15.9φ	31.8φ	---
⑧	15.9φ	38.1φ	---
⑨	19.1φ	38.1φ	---
⑩	6.4φ	12.7φ	9.5φ
⑪	9.5φ	15.9φ	12.7φ
⑫	9.5φ	19.1φ	15.9φ
⑬	12.7φ	25.4φ	19.1φ
⑭	15.9φ	31.8φ	25.4φ

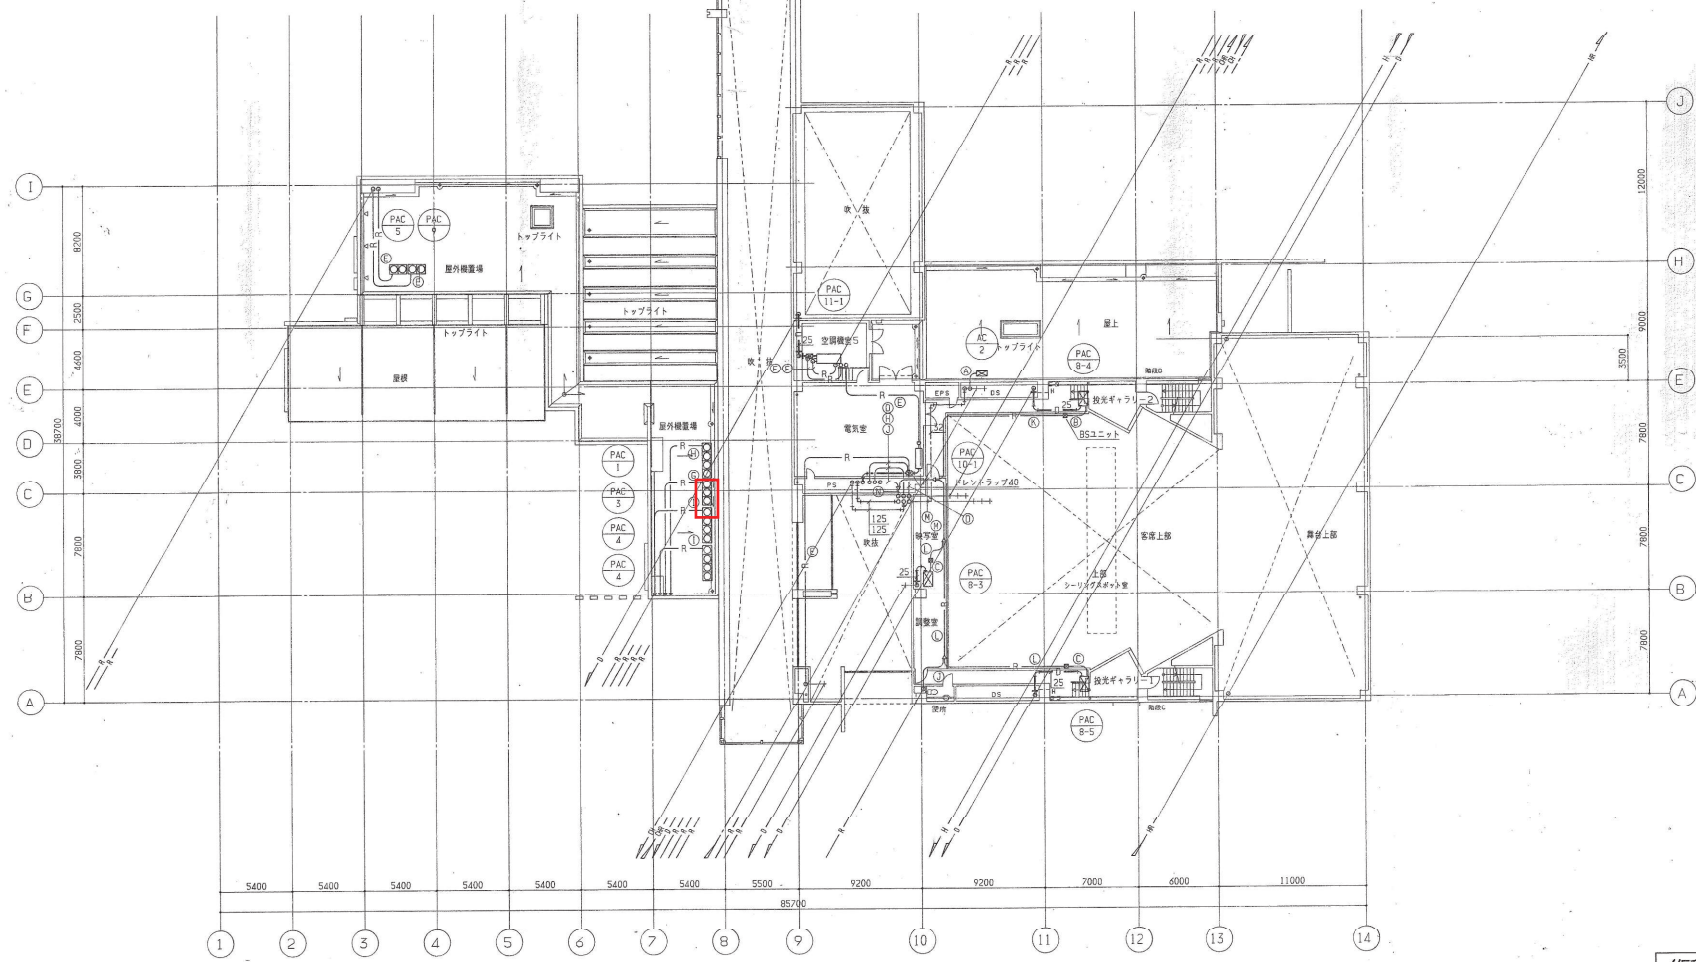

富樫誠司 副課長 徐長 課長 設計者
 富

(仮称)魚住文化施設建設工事
 機械設備工事
 5 階平面図 (配管)
 縮尺 1/200
 平成 9.9.30
 番号 1997301

設計監理
 株式会社
 東畑建築事務所
 大阪 東区 名古園 九州
 TOKIYA ARCHITECTS & ENGINEERS, INC.
 一級建築士 8646
 登録番号