


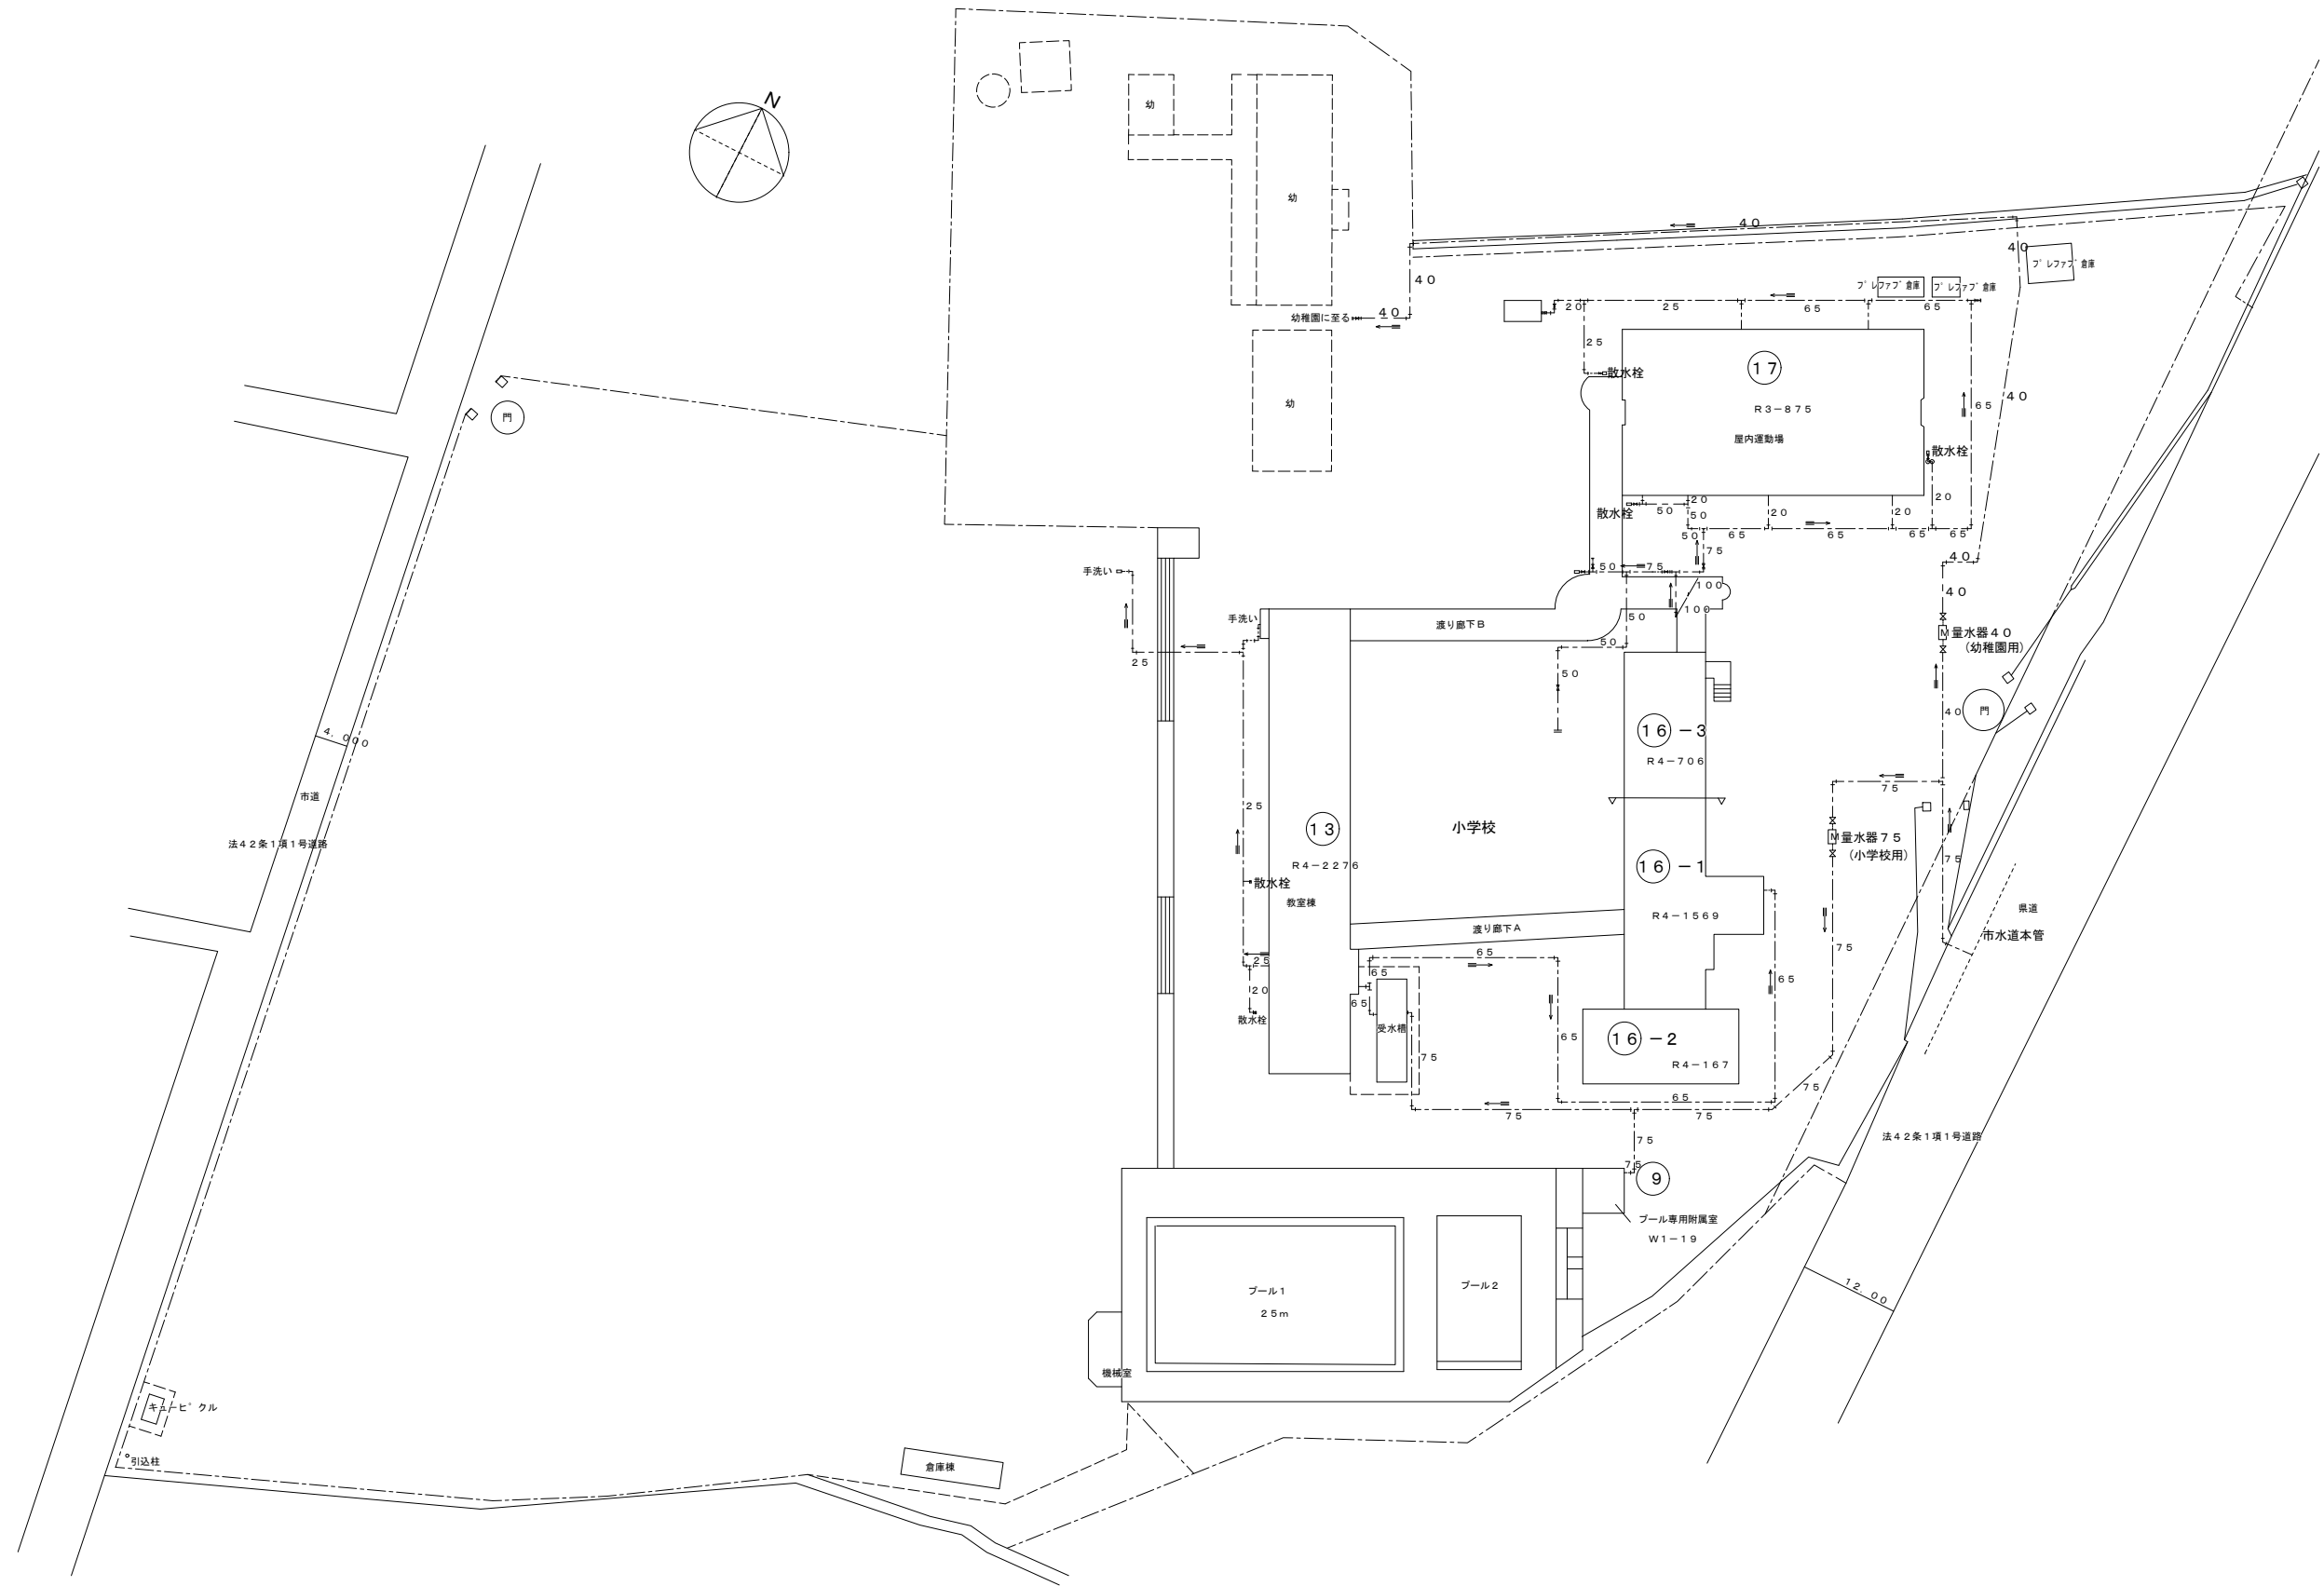



(現況図) 配置図 (給水) 1/600


特記事項	・	課		副課長		係長		係		製作年月日 30年1月	工事名称 明石市立谷八木小学校建築設備定期点検業務	内 2	
	・	長											
	・	 明石市教育委員会学校管理課									図面名称 (現況図) 給水設備平面図	縮尺 1／600	全葉 5
	・												




 
明石市立谷八木小学校屋体中庭給排水移設ほか工事
工事場所: 明石市大久保町谷八木878
排水管設置_完成図

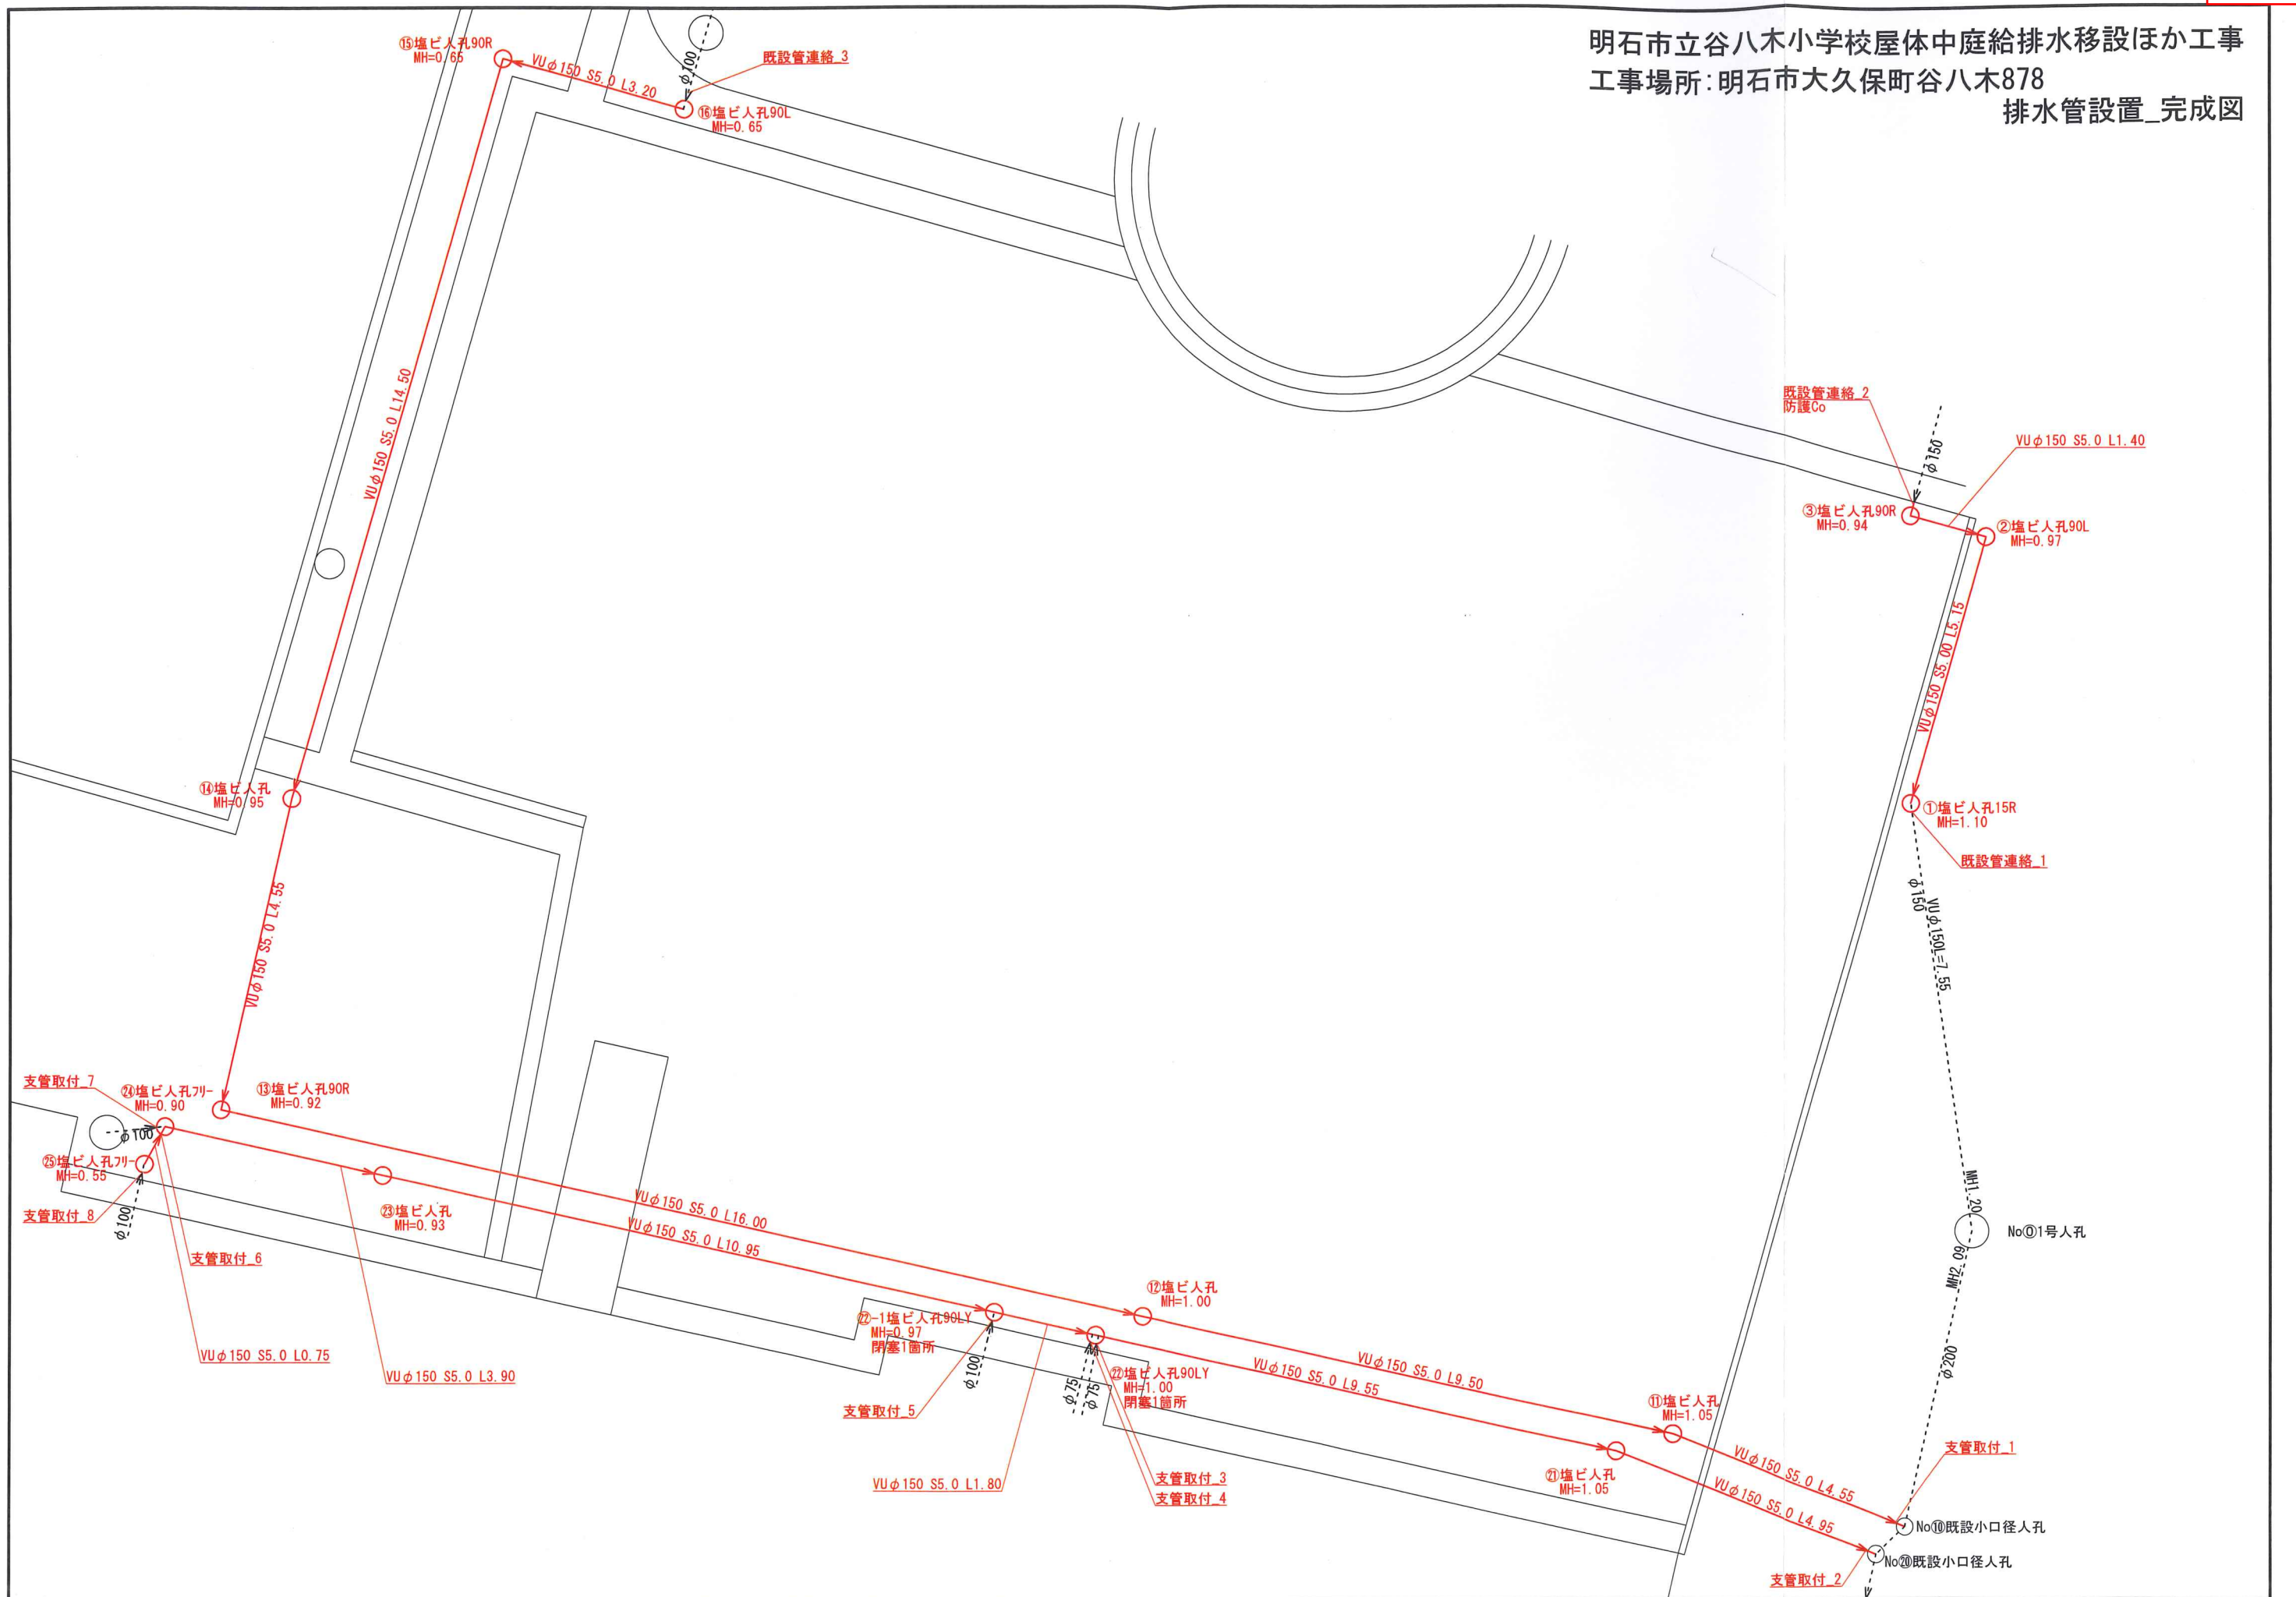




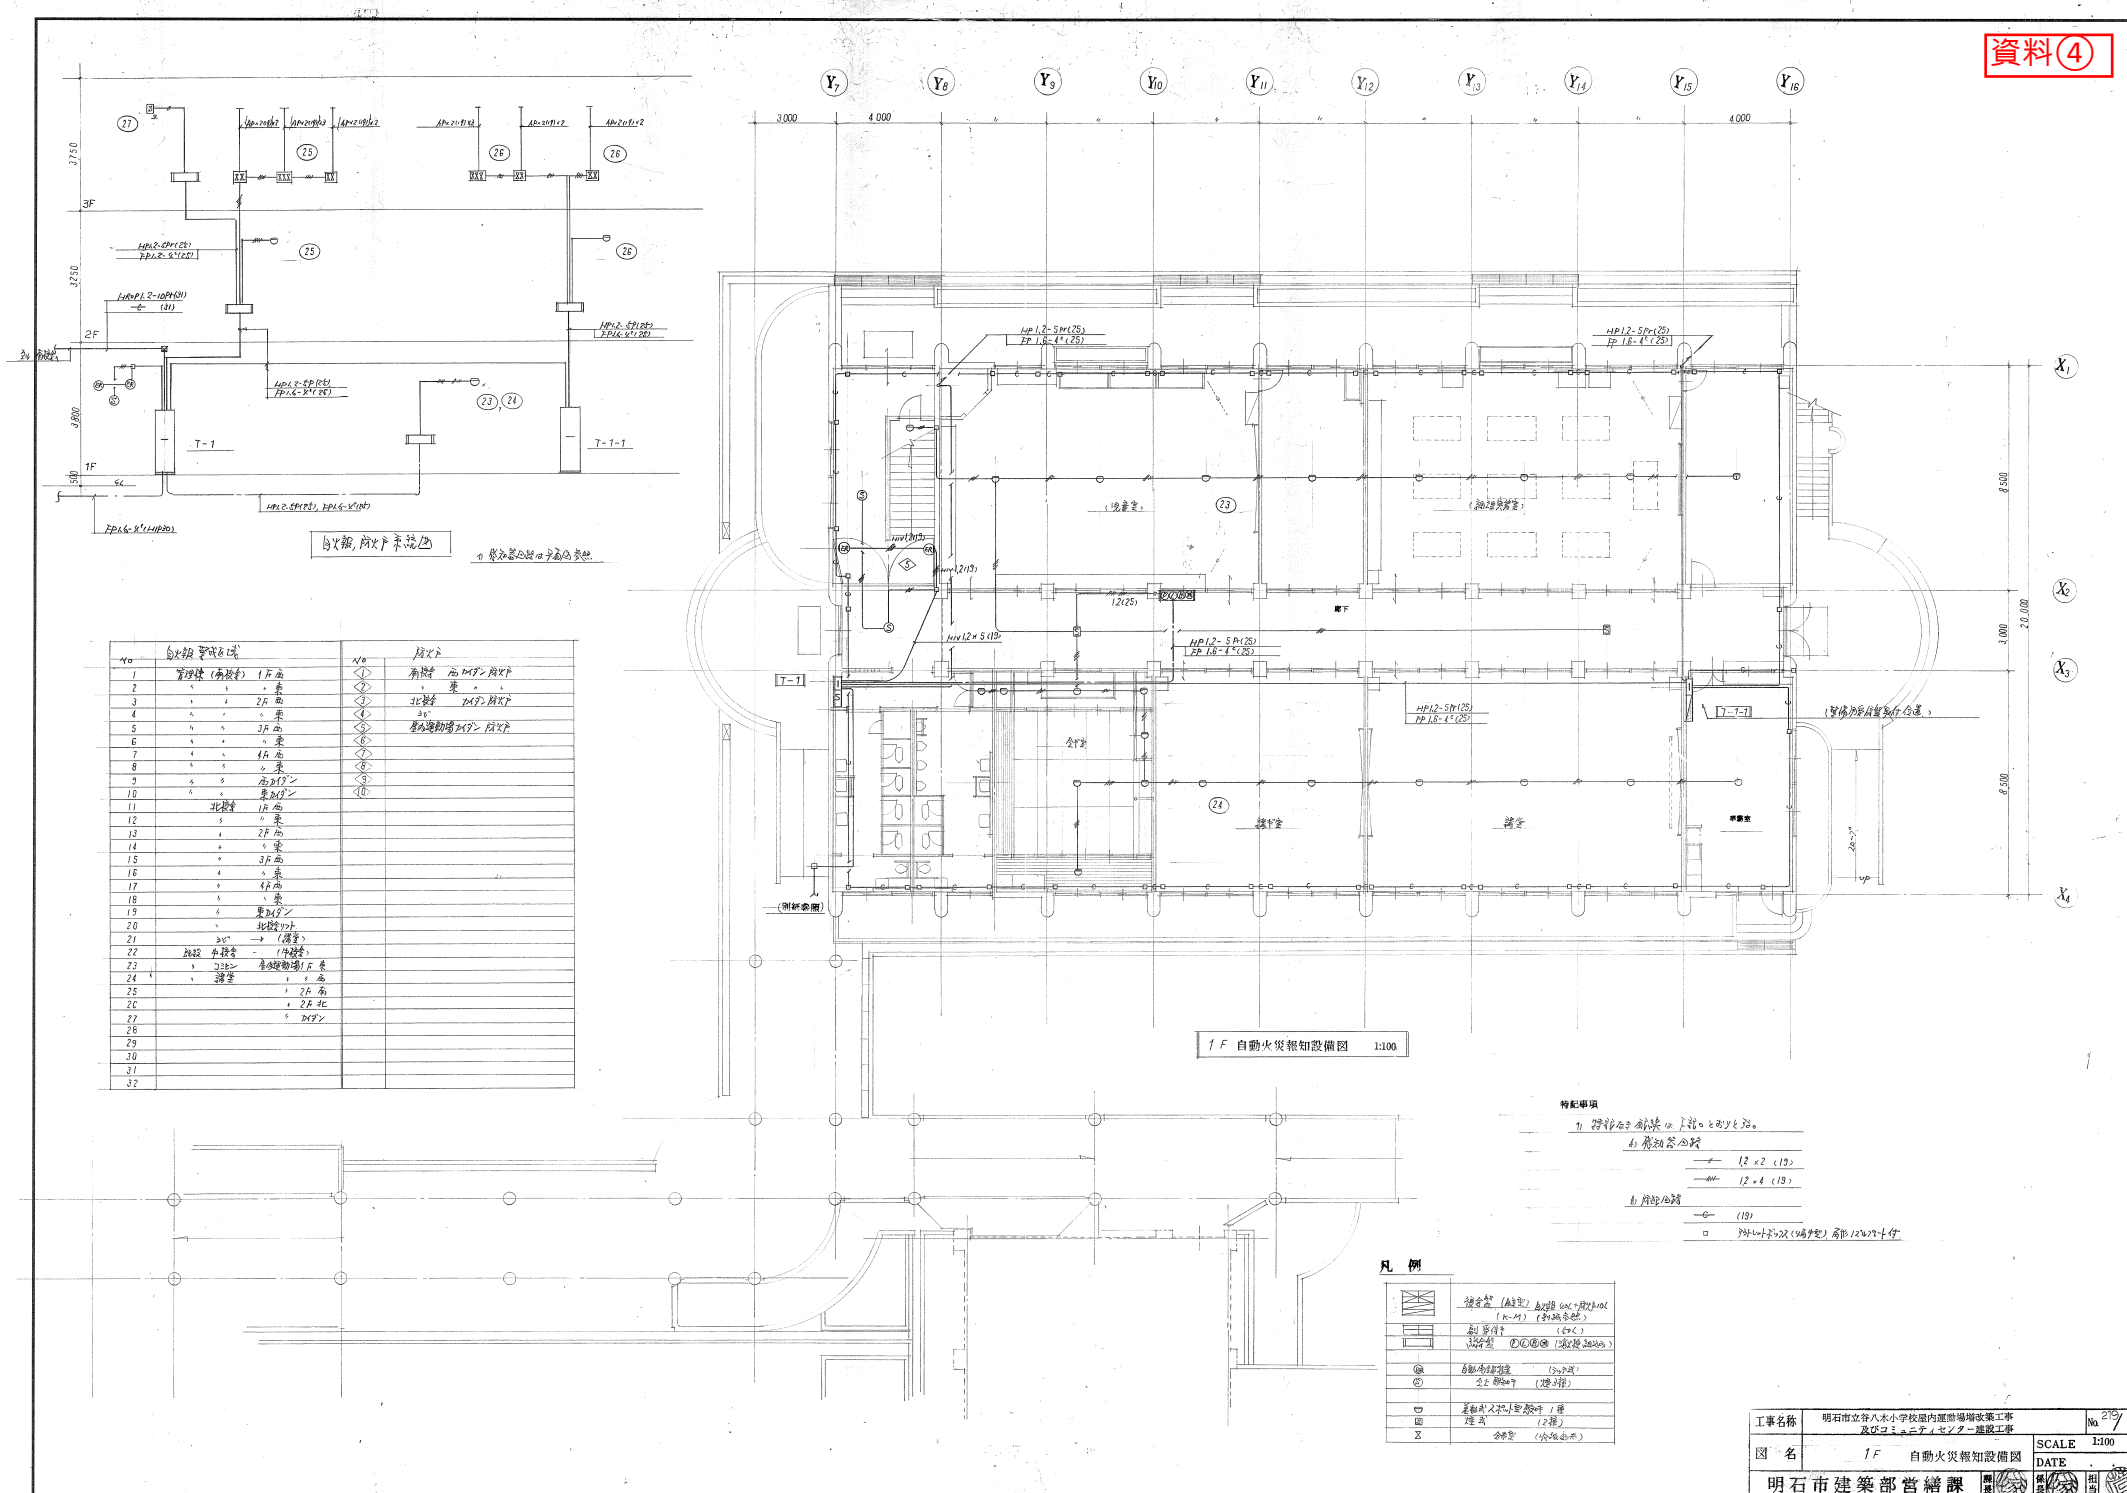

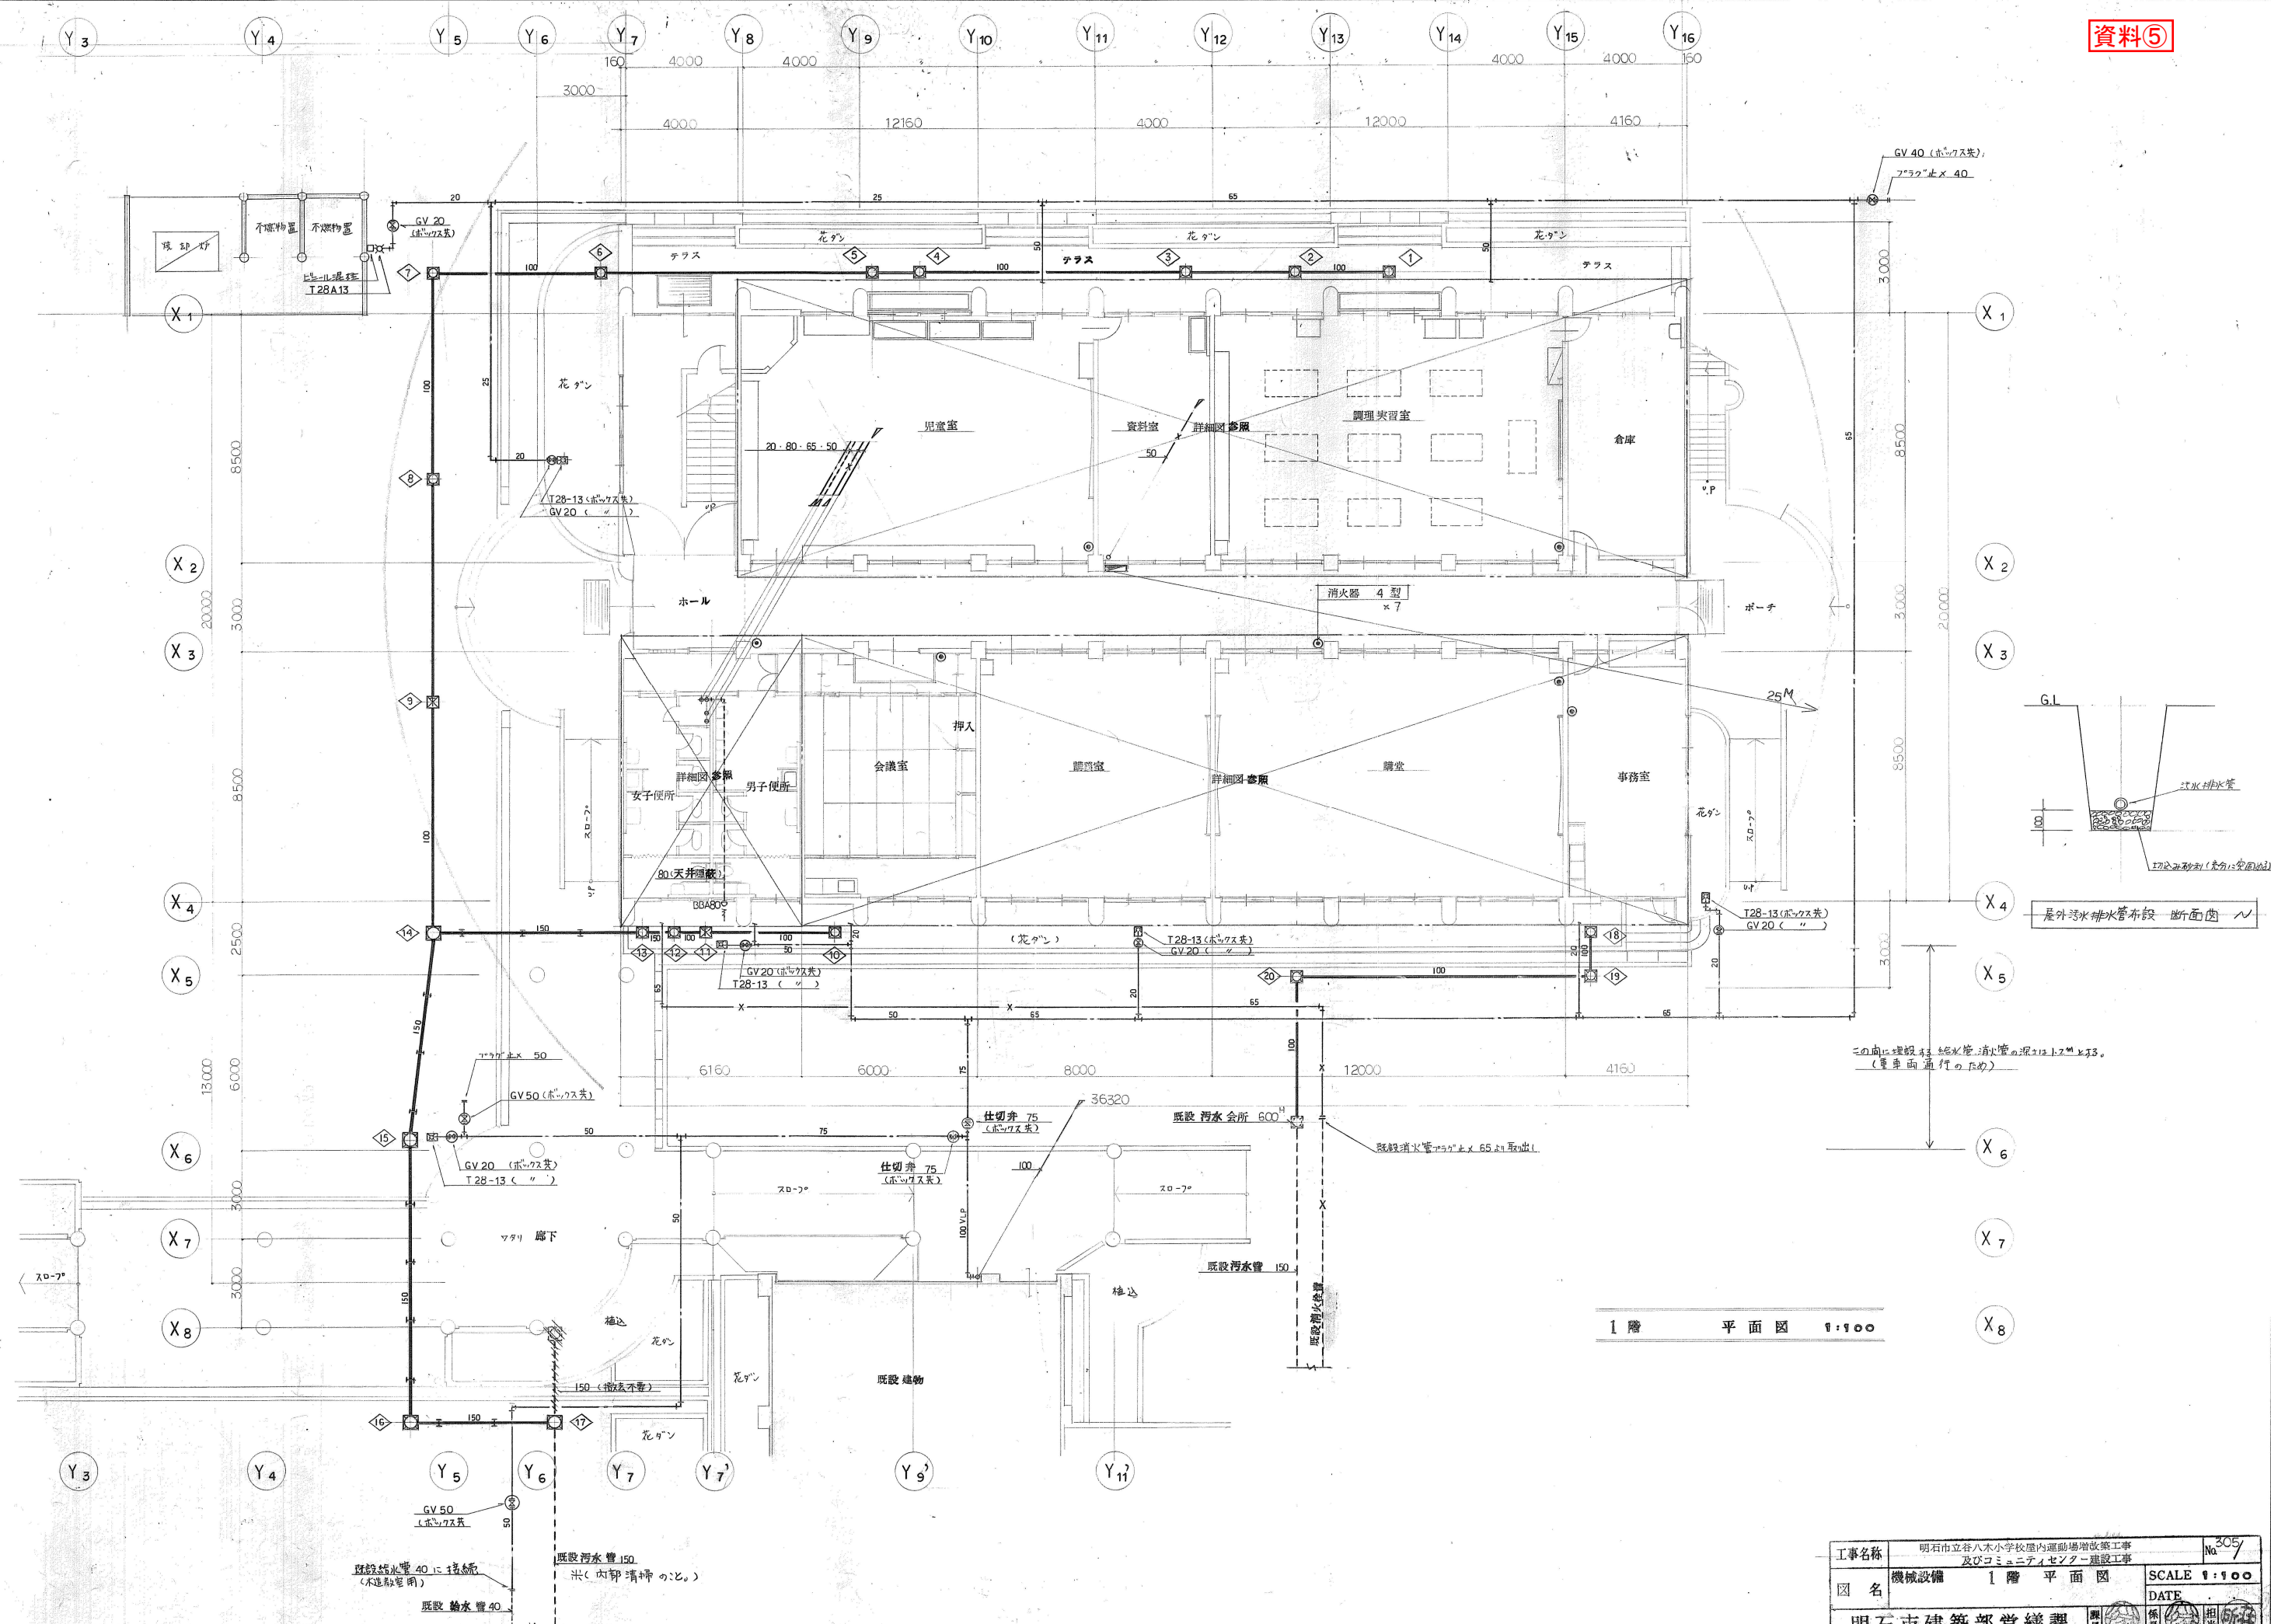

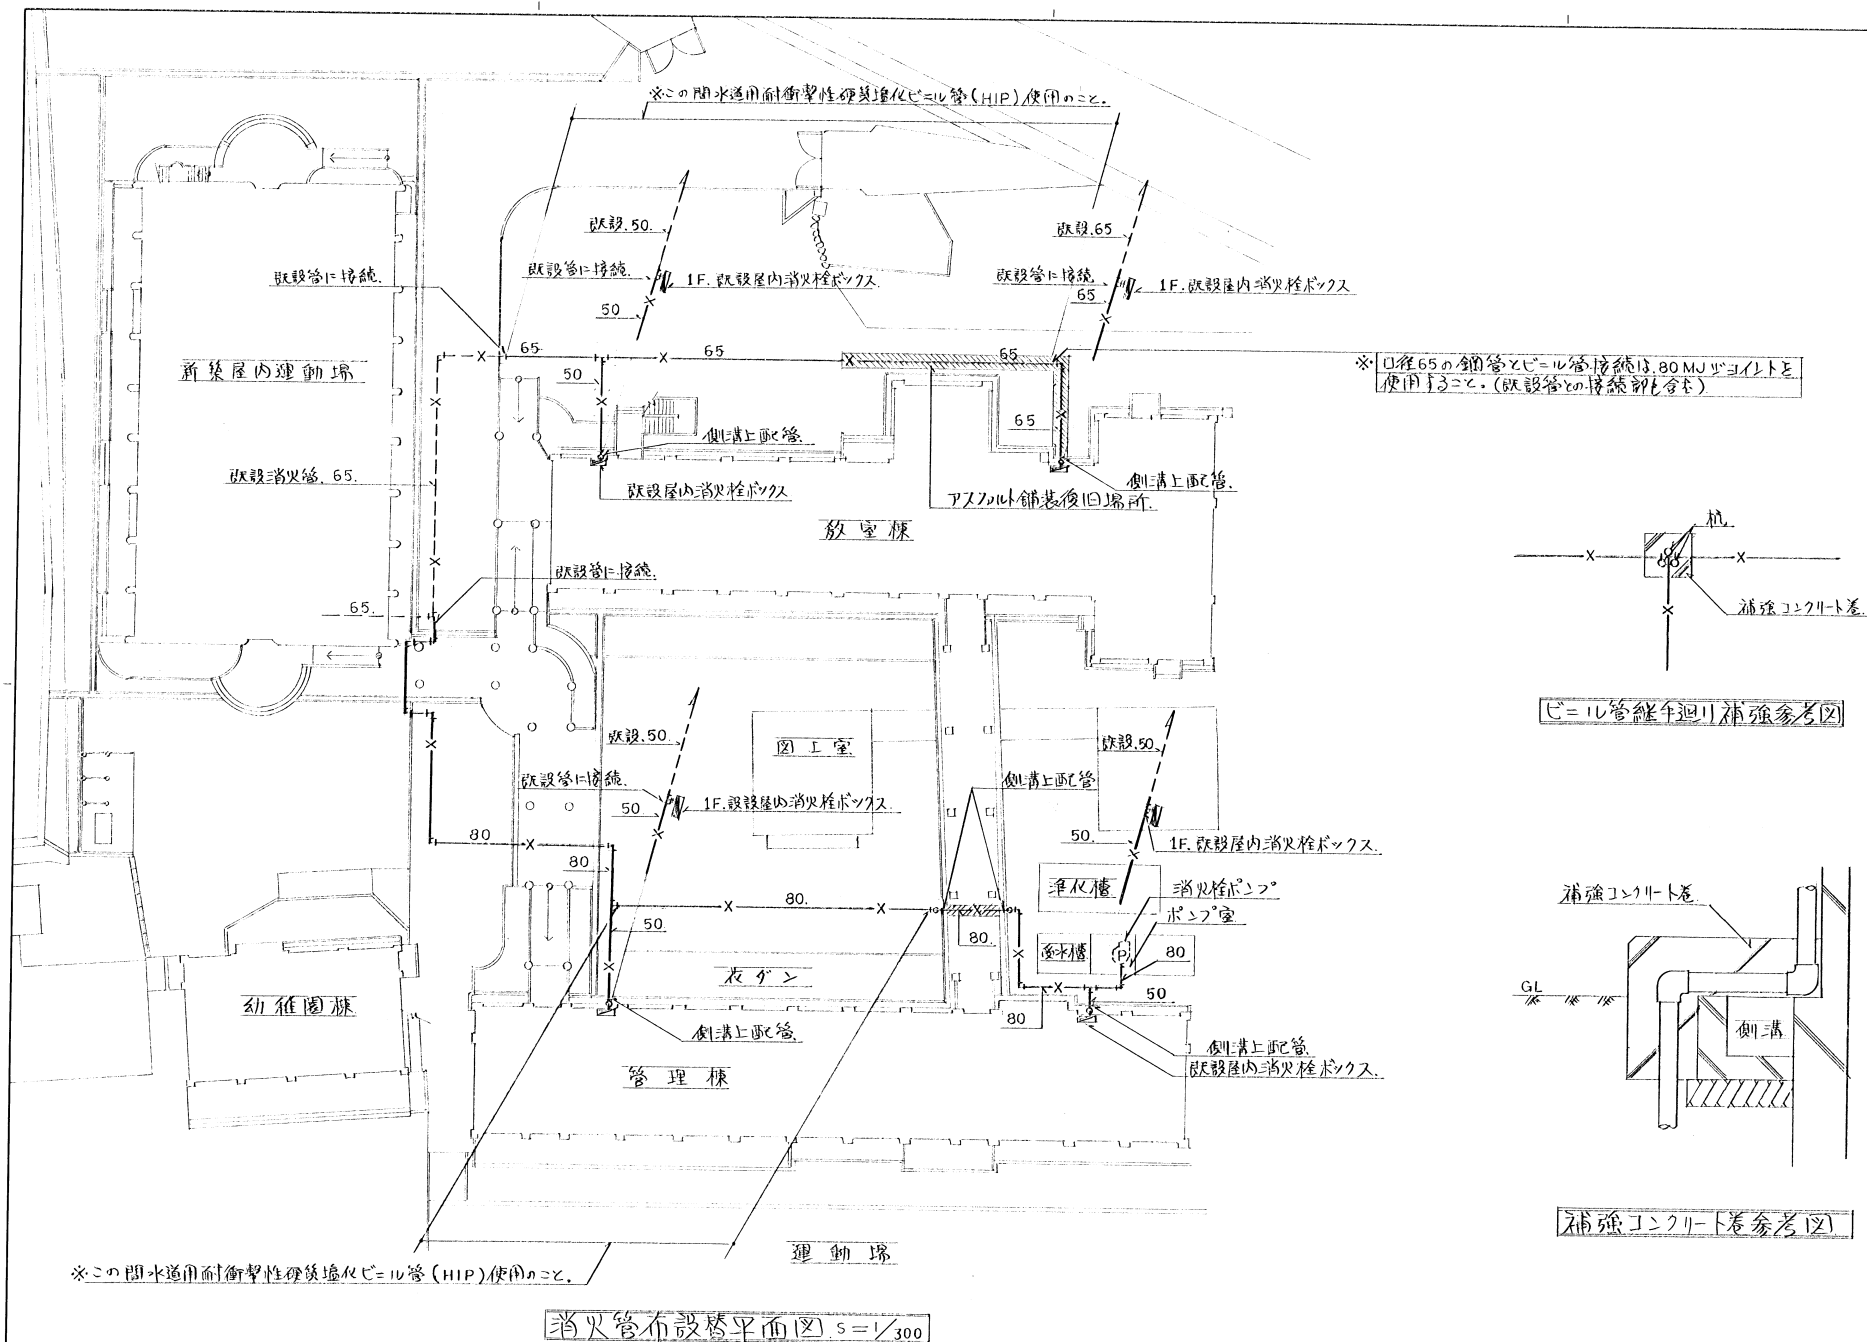

特記事項	課長		課長		主査		担当	製作年月日	工事名称	内
								60年 月 日	市立谷八木小学校屋内消防管改修 工事	
	明石市建築部営繕課								図面名称	全集
									消防管布設替平面図 他 縮尺 1/300	

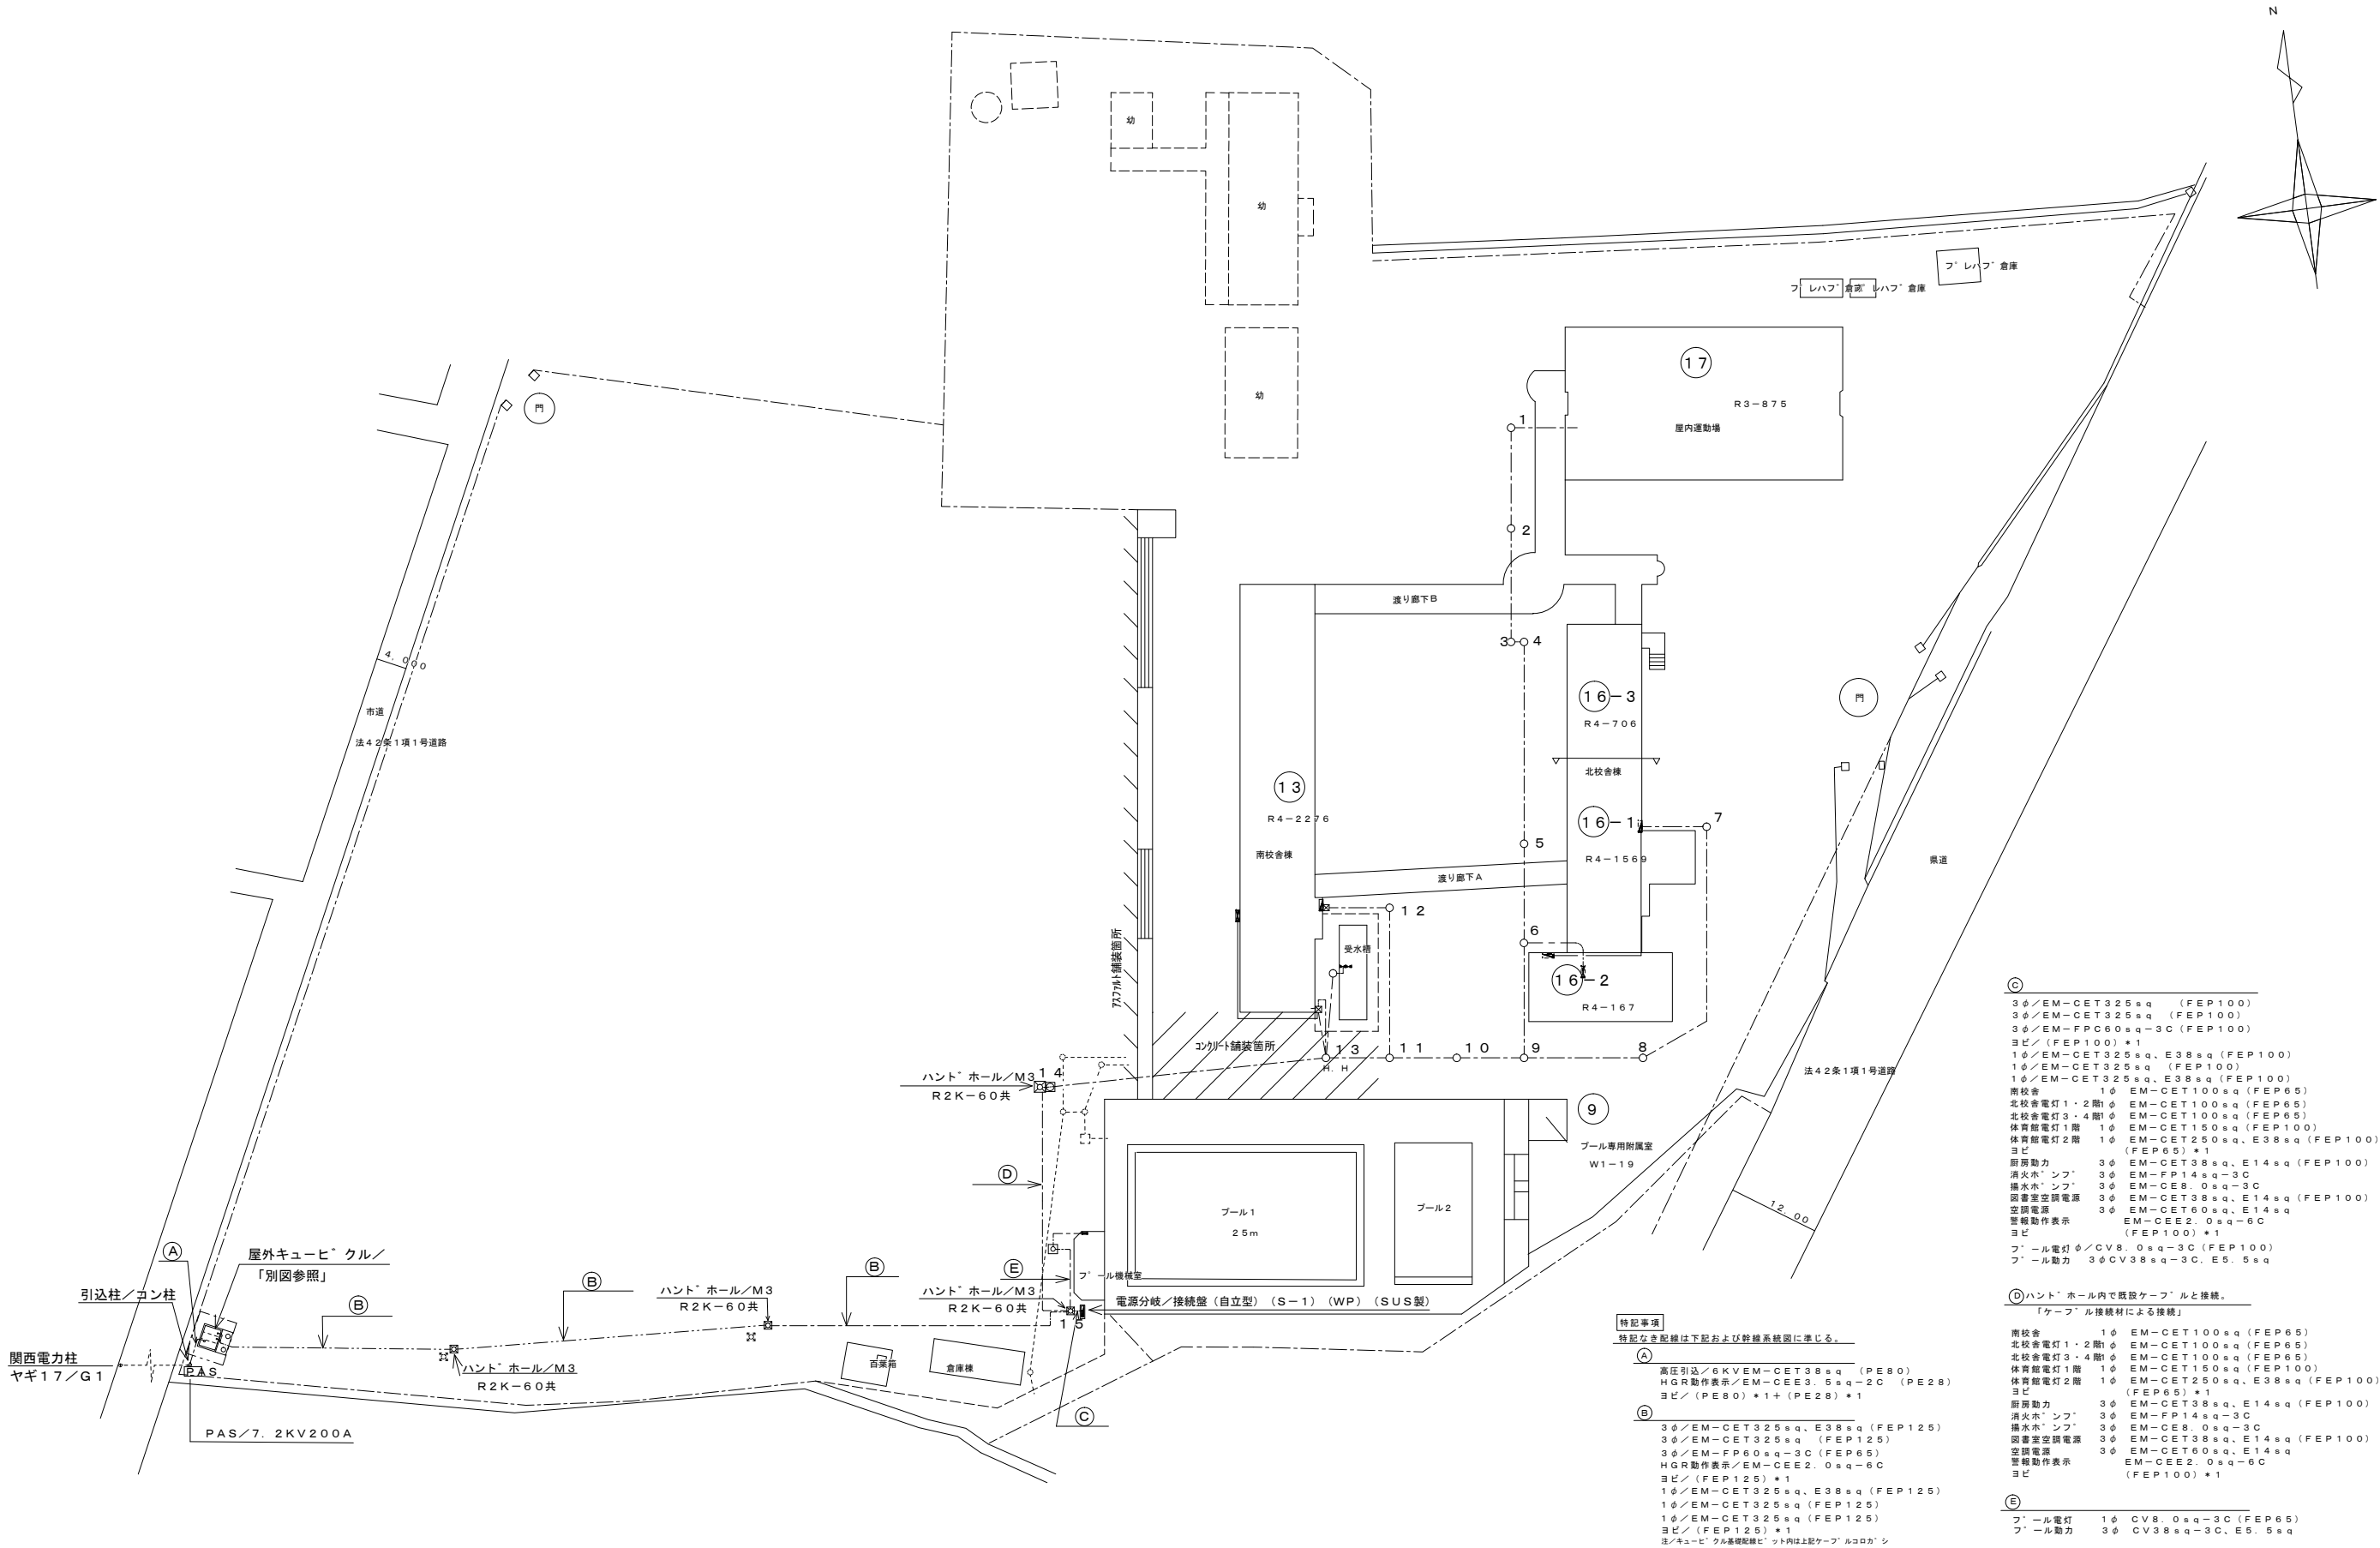

特記事項	・	課 長		副 課 長		係 長		係		製作年月日	3 0 年 1 月	工事名称	明石市立谷八木小学校建築設備定期点検業務	内	1		
	・											図面名称	電気設備平面図	縮尺	1 / 6 0 0	全葉	3
	・																
	・																
		 明石市教育委員会学校管理課															