



付 近 見 取 図 1/5,000

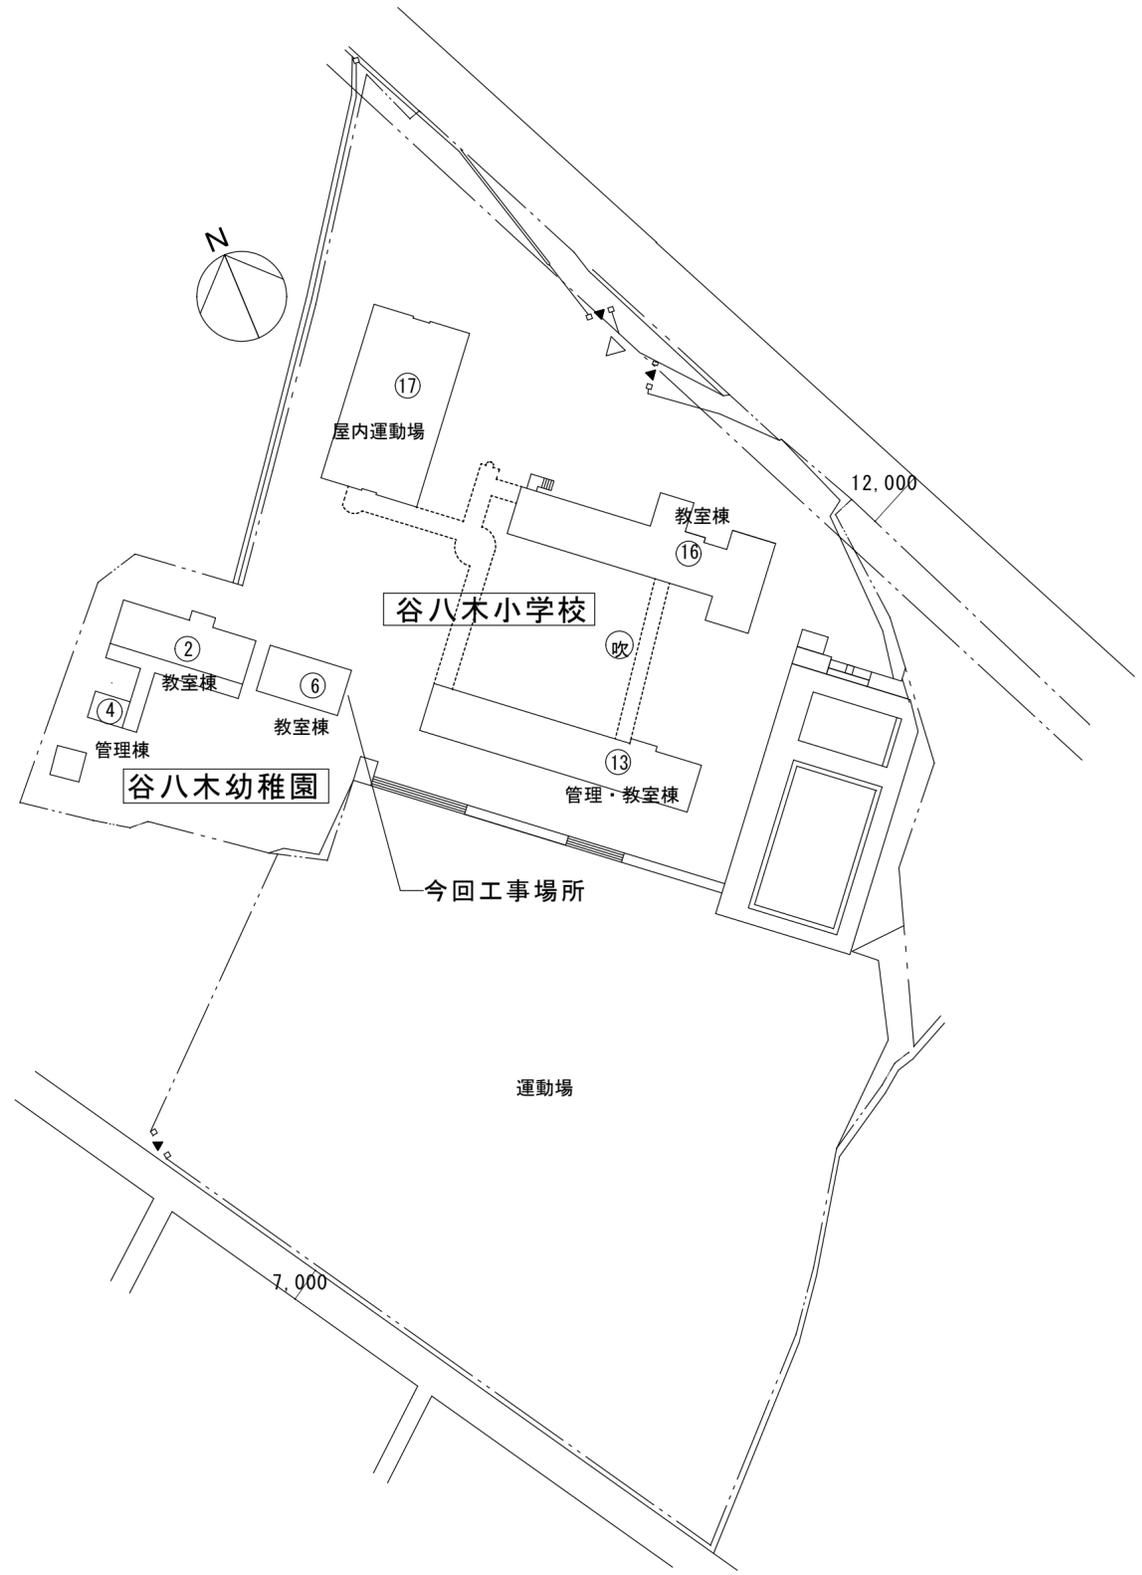


配 置 図 1/1,000

谷八木幼稚園


特記事項	課長 副課長 係長 担当	製作年月日	工事名称	内
		年 月 日	谷八木幼稚園ほか4園消防避難器具すべり台改修修繕	1
	明石市こども局こども育成室	図面名称	付近見取図・配置図	縮尺
				1/5,000 1/1,000
				10

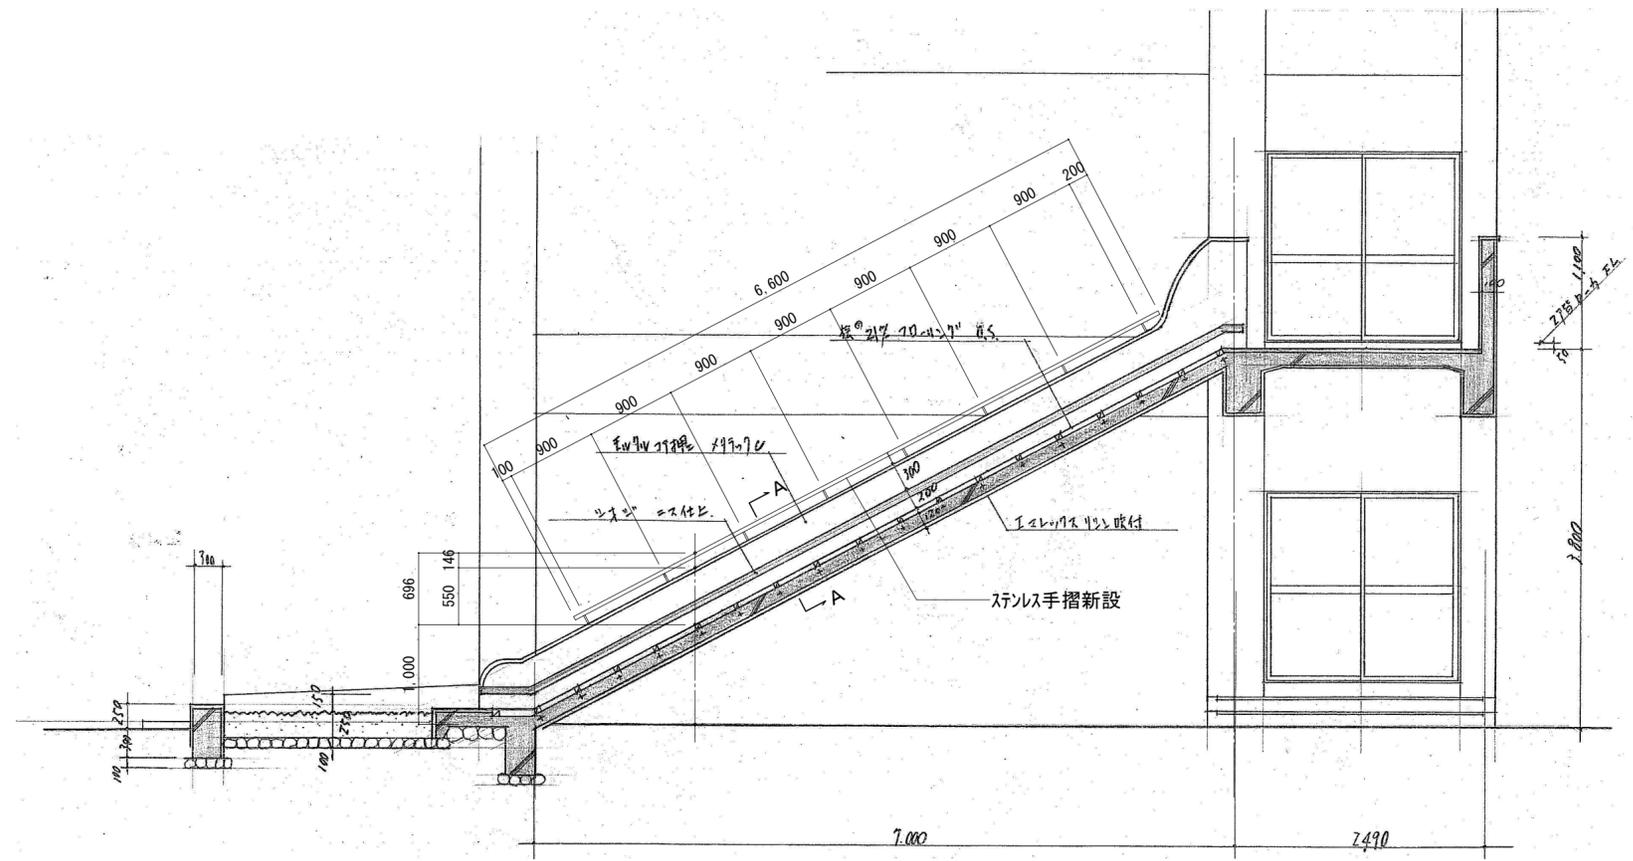

断面詳細図 1/50

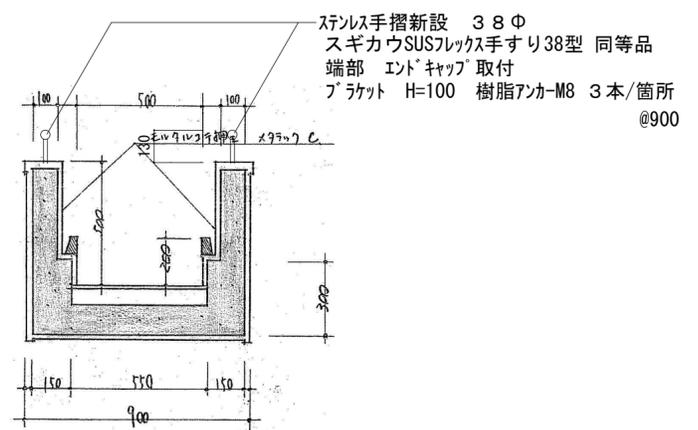



A-Aステンレス手摺詳細図 1/20

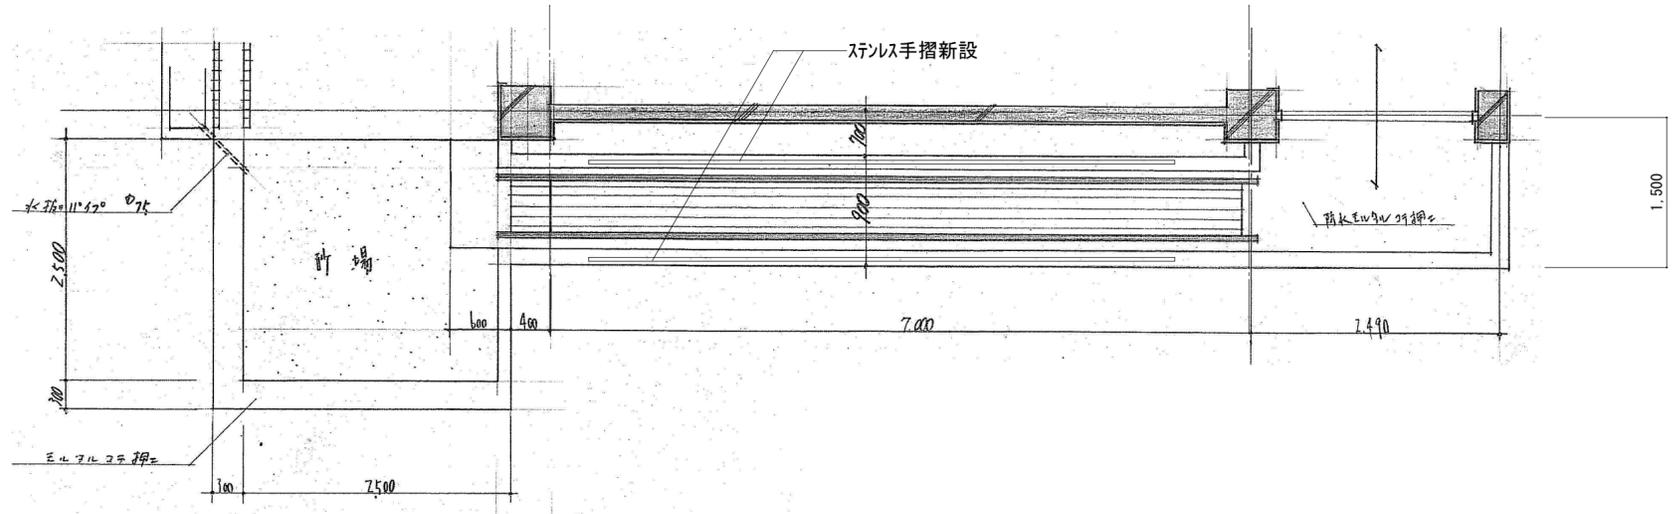

平面詳細図 1/50



谷八木幼稚園

特記事項	課長	副課長	係長	担当	製作年月日	工事名称 谷八木幼稚園ほか4園消防避難器具すべり台改修修繕	内 2
	明石市こども局こども育成室				年月日	図面名称 平面詳細図・断面詳細図・ステンレス手摺詳細図	縮尺 1/20、1/50

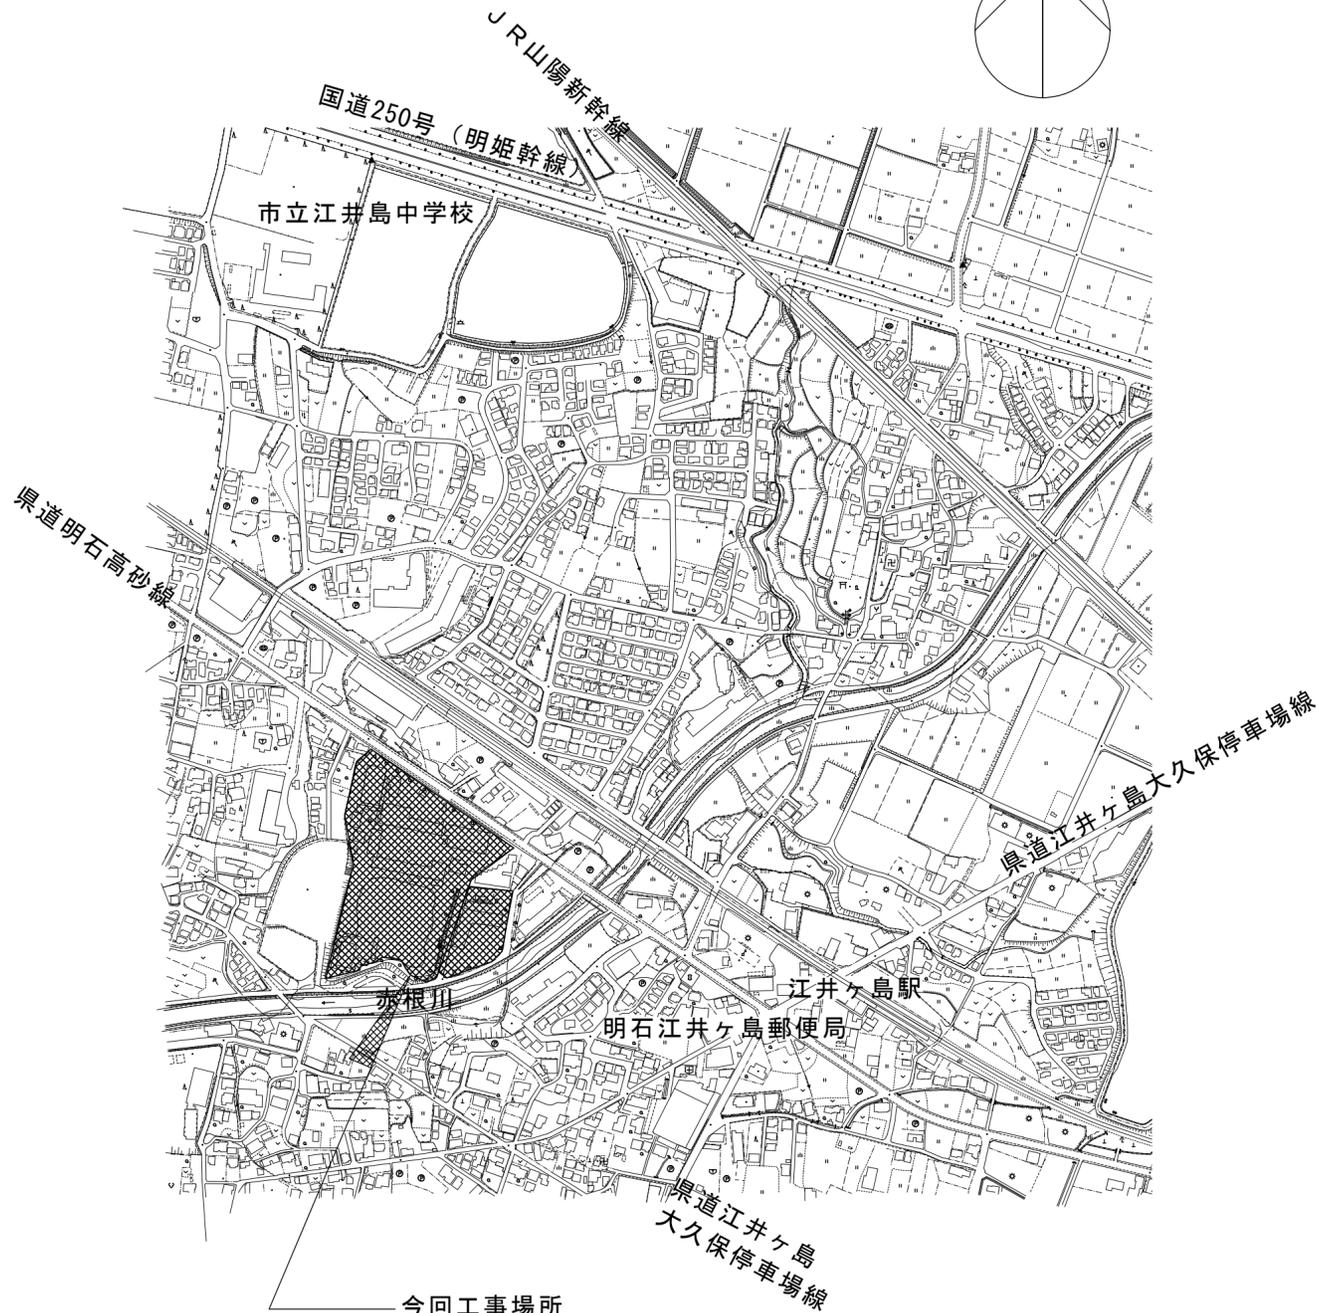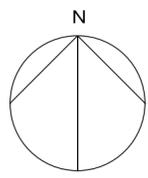

今回工事場所
 江井島小学校
 江井島幼稚園
 (明石市大久保町西島252)

 
付 近 見 取 図 1/2,500

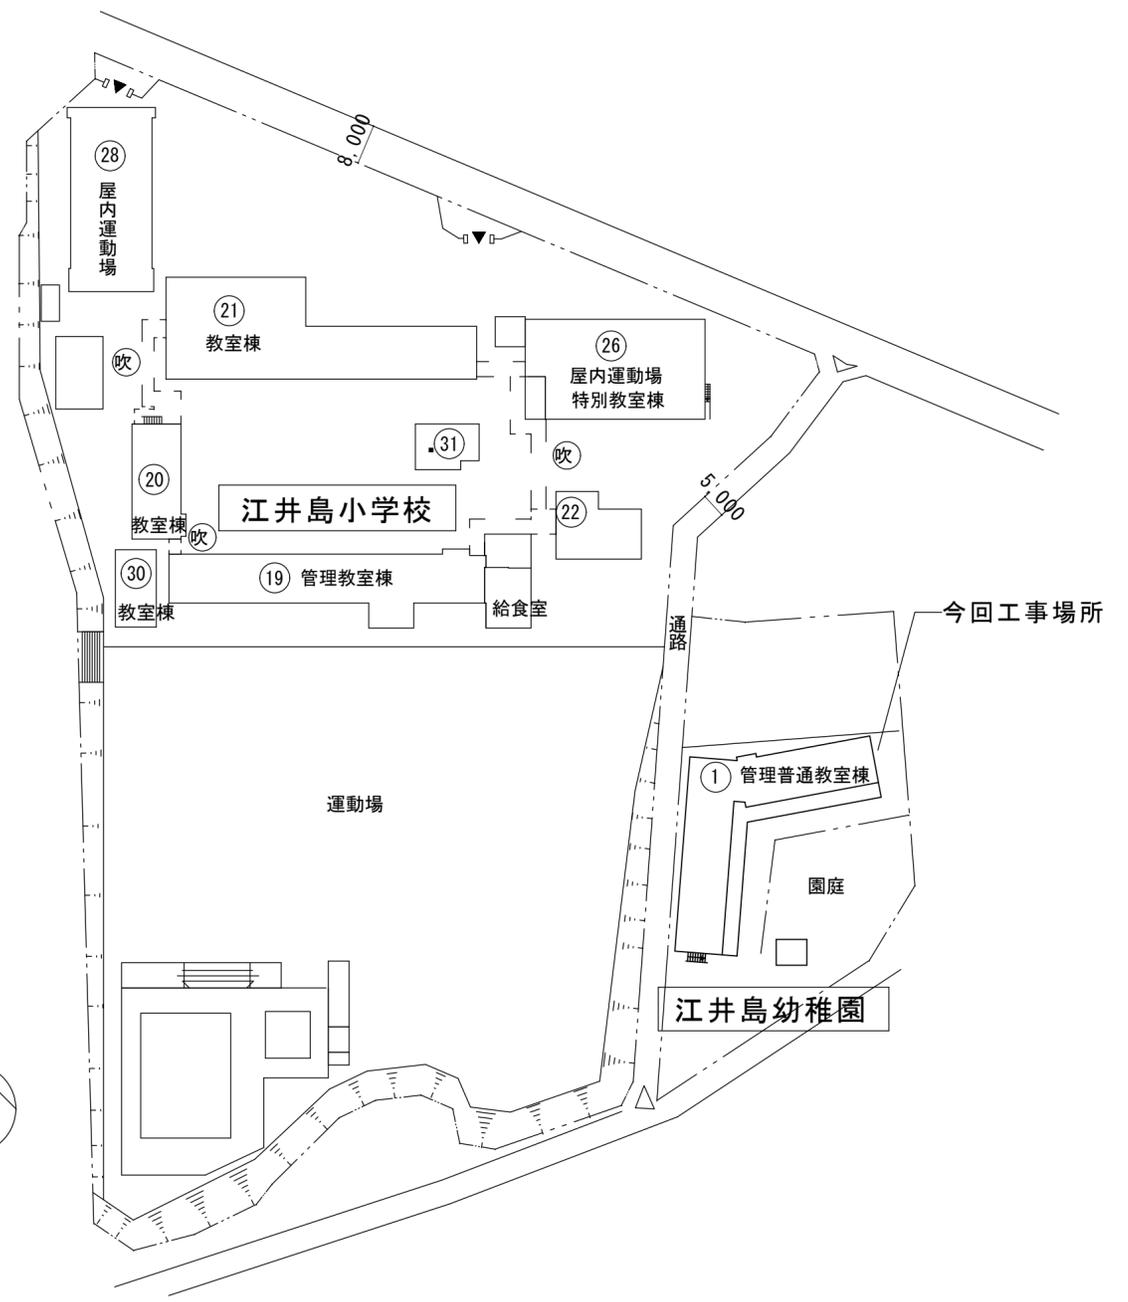

配 置 図 1/1,000


江井島幼稚園

特記事項	課長 副課長 係長 担当	製作年月日	工事名称	内 3 全業 10
		年月日	谷八木幼稚園ほか4園消防避難器具すべり台改修修繕	
明石市こども局こども育成室		図面名称		縮尺 1/2,500 1/1,000
		付近見取図・配置図		

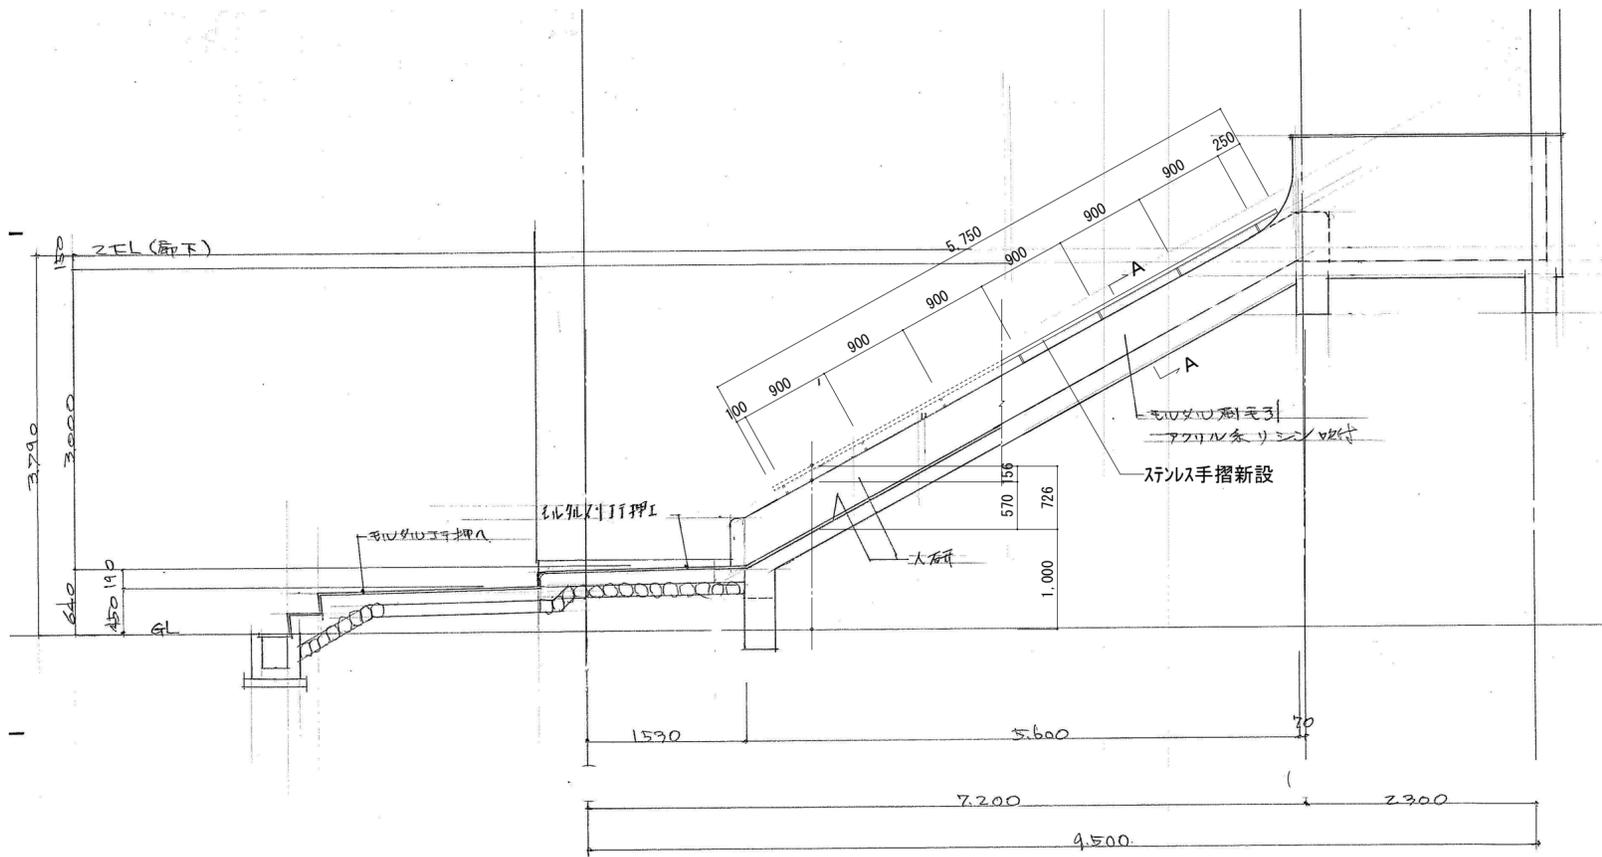


断面詳細図 1/50

ステン手摺新設 38Φ
 スギカウSUSフレックス手すり38型 同等品
 端部 エンドキャップ 取付
 ブラケット H=100 樹脂アジャスター M8 3本/箇所
 @900

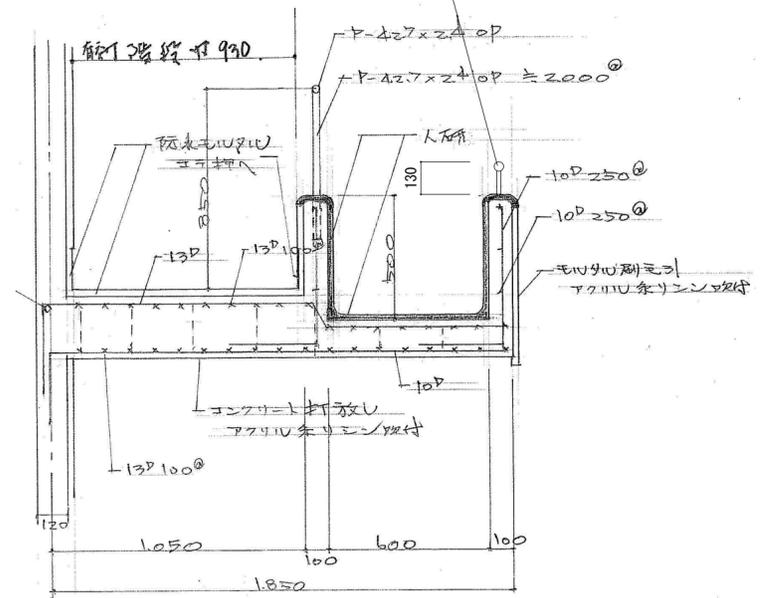

A-Aステン手摺詳細図 1/20

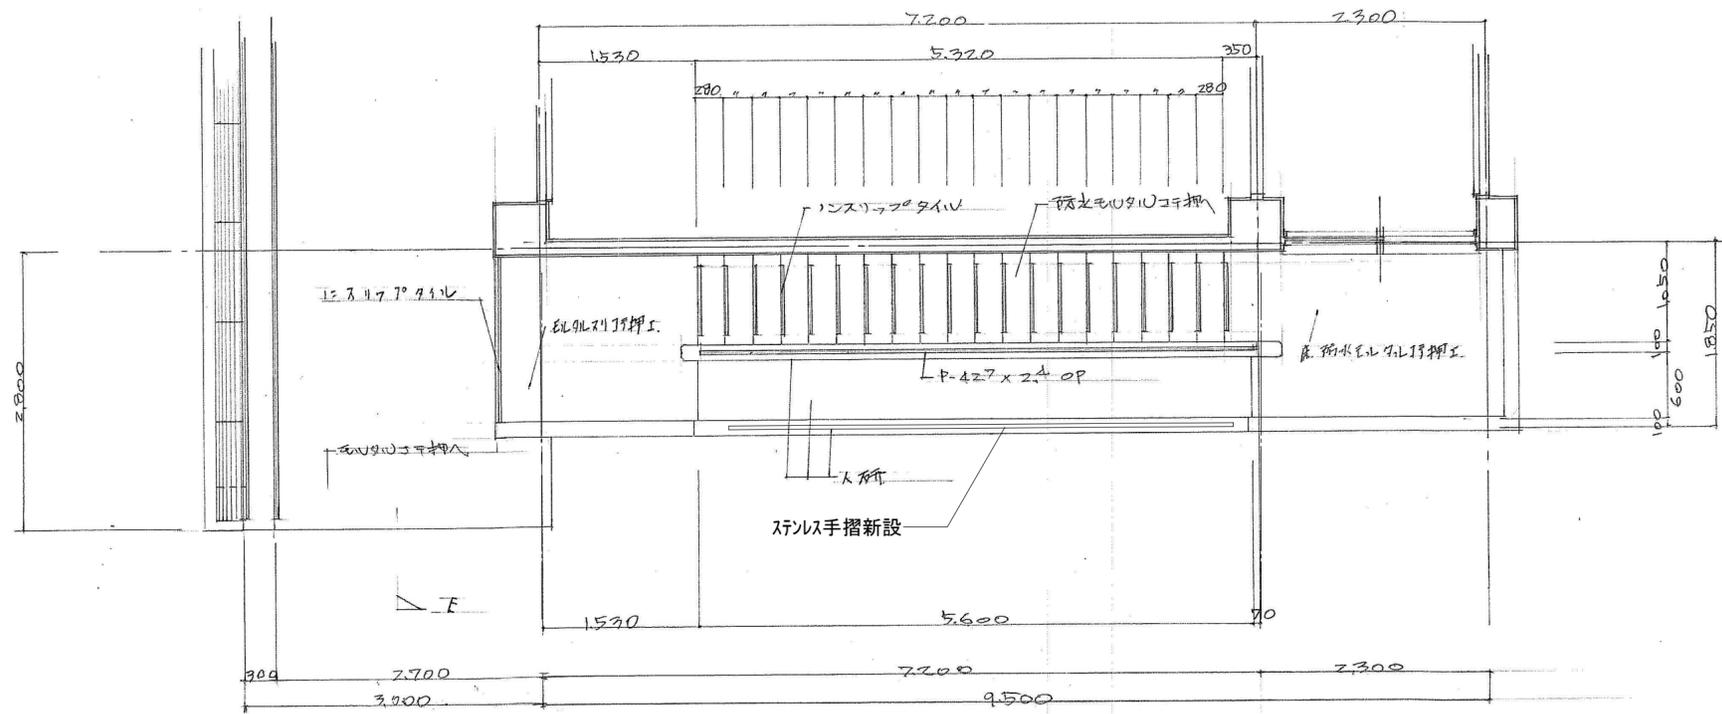

平面詳細図 1/50

特記事項	・
	・
	・
	・

課長	副課長	係長	担当
明石市こども局こども育成室			

製作年月日
 年 月 日



工事名称
 谷八木幼稚園ほか4園消防避難器具すべり台改修修繕

図面名称
 平面詳細図・断面詳細図・ステン手摺詳細図

縮尺
 1/20、1/50

江井島幼稚園

内 4
 全業 10

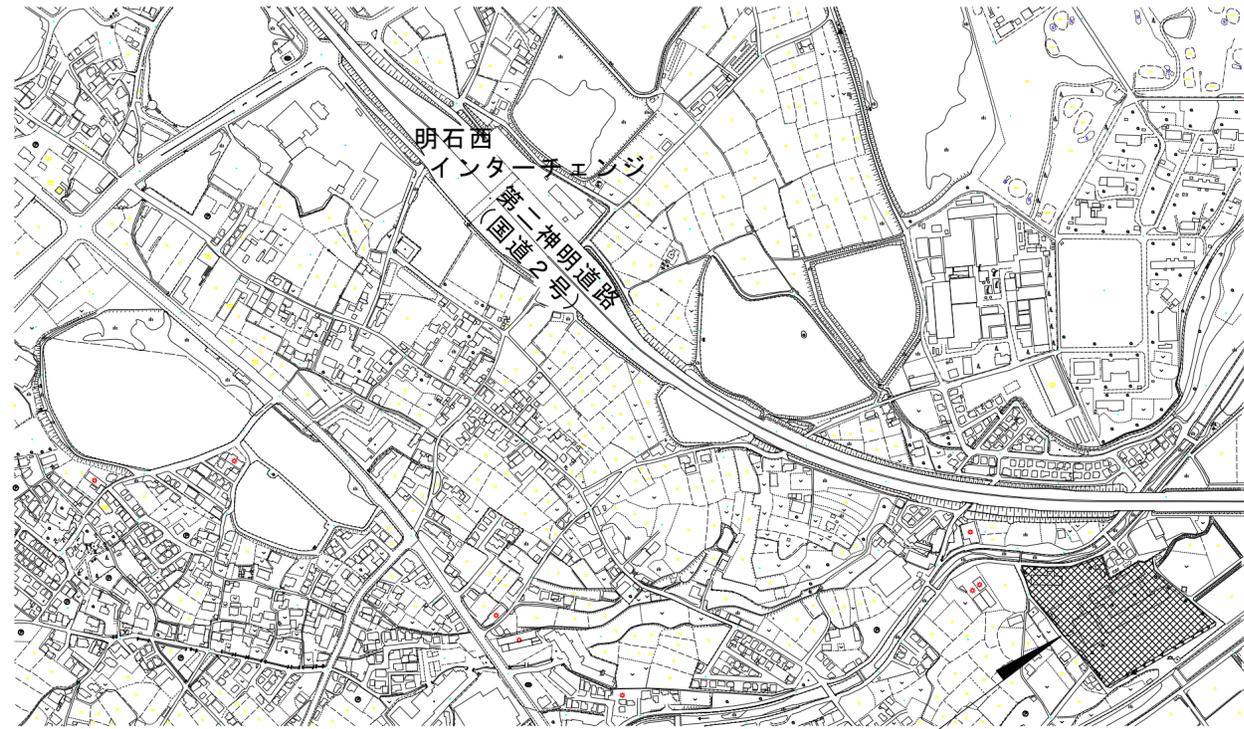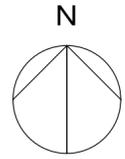

今回工事場所
 清水小学校
 清水幼稚園
 (明石市魚住町清水1752-2)

付近見取図 1/5,000

今回工事場所



配置図 1/1,000

清水幼稚園

特記事項	課長	副課長	係長	担当	製作年月日 年月日	工事名称 谷八木幼稚園ほか4園消防避難器具すべり台改修繕	内 5
						図面名称 付近見取図・配置図	縮尺 1/5,000 1/1,000

明石市子ども局子ども育成室