


関西電力6.6kV配電線

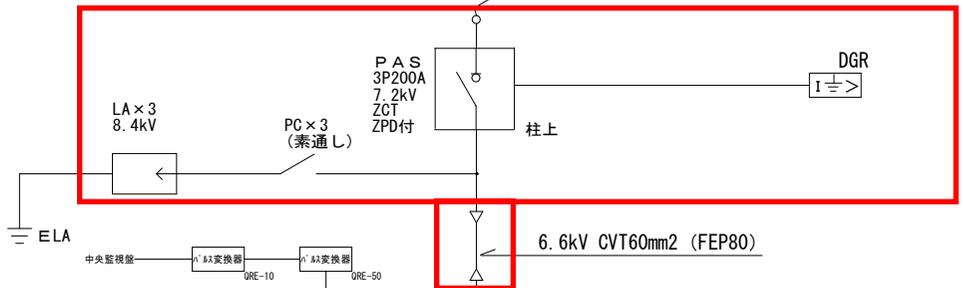


故障表示

	配電盤		中央監視盤
	ランプ	ブザー	
DGR ELR	○	○	○
OC	○	○	○
MCCB トリップ	○	○	○
LBS トリップ	○	○	○
ThOC	○	○	○


表示

	配電盤		中央監視盤
電力	○	○	○今回再設定
電流	○	○	○
電圧	○	○	○
力率	○	○	○
電力量	○	○	○

※既設中央監視盤：azbil製

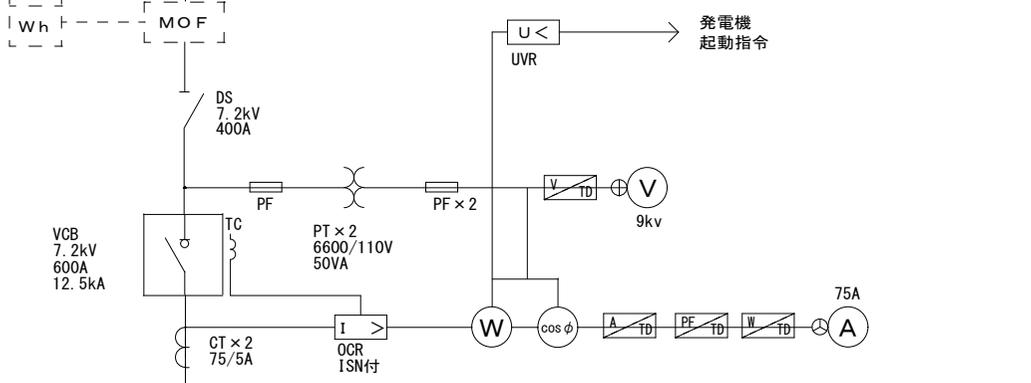

発電機
起動指令

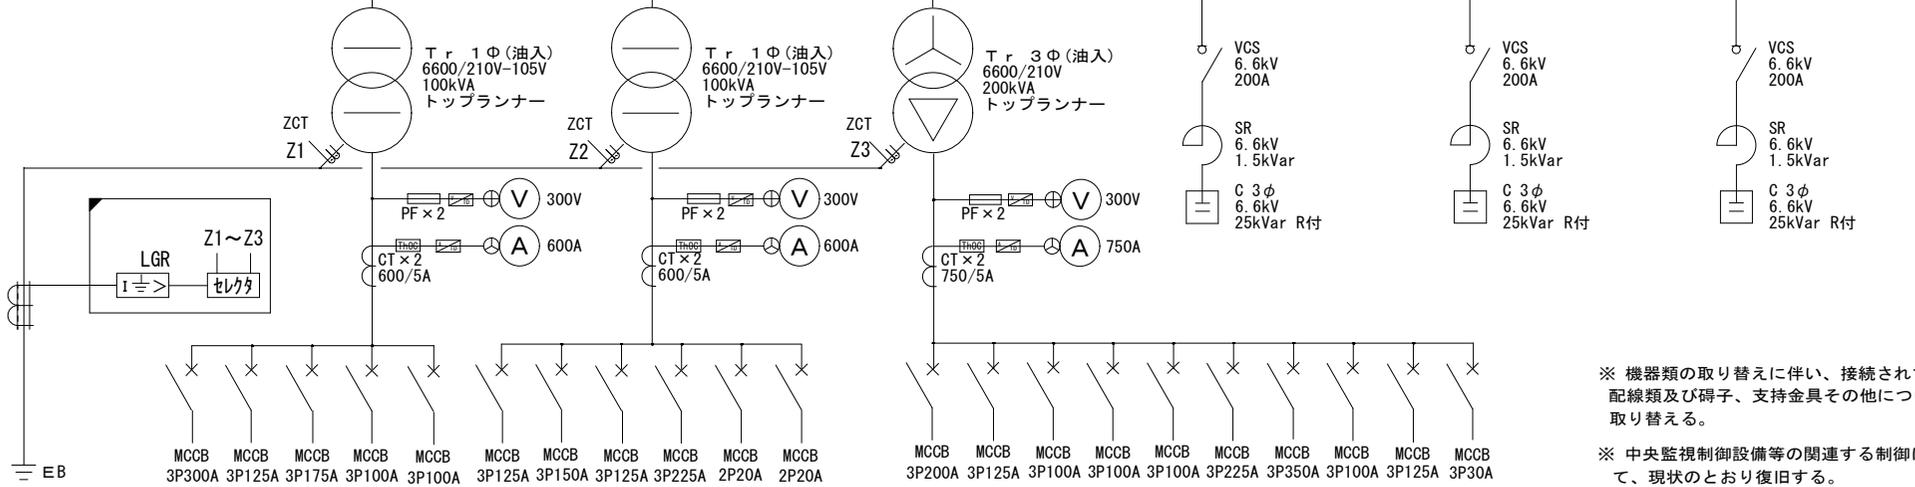

※ 機器類の取り替えに伴い、接続されている配線類及び端子、支持金具その他についても取り替える。
 ※ 中央監視制御設備等の関連する制御について、現状のとおり復旧する。

受変電設備結線図

特記事項	・	課長	係長	設計者	製作年月日	工事名称	総合福祉センター高圧受電設備改修工事	内	4
	・				24年 10月 日	図面名称	受変電設備結線図	縮尺	全業
	・								4