


1. 特記無き配管・配線は、下記並びに幹線・弱電
系統図参照とする。
外灯・外部電源等
EM-CE3.5sq-3C(1E) (FEP30)
EM-CE5.5sq-3C(1E) (FEP30)

2. 特記無きハンドホール仕様は下記の通りとする。
H.H1: 800 x 800 x 800 重耐荷重蓋付 (7' ロックハンドホ-ル)
H.H2: 600 x 600 x 600 重耐荷重蓋付 (7' ロックハンドホ-ル)

3. 屋内への配管引き込み部分は両仕舞を十分考慮する。

4. 屋外埋設管深さは下記の通りとする。
高圧・弱電引込 GL-1200上端(車路) GL-600上端(その他)
外灯 GL-600 上端(車路) GL-300上端(その他)

5. 使用するFEP管は難燃性とする。

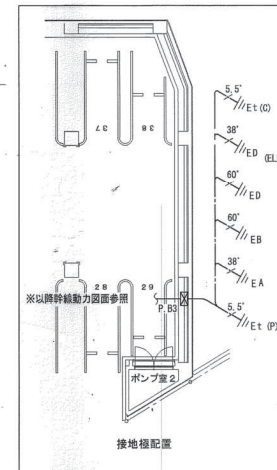

PAS
7.2KV
200A
ZCT付
方向性
LA内蔵
VT内蔵
重耐荷重仕様

1. 図中□内のPAS及び高圧ケーブルを更新する。
2. 高圧ケーブルの更新手順は以下の通りとする。
 - ① 予備の空配管に新設ケーブル入線
 - ② 切替
 - ③ 既設ケーブル撤去

外灯	P.B1	W600xH400xD400
X251W x 4	P.B2	W1000xH600xD400
Y41W x 10	P.D3	W600xH400xD400
Z6W x 14	P.B4	W300xH300xD200 SUS
Q21W x 1	P.B5	W300xH300xD200 SUS
看板用投光器		
H3730B2.50CB x 2		
岩崎電気		

課長	副課長	係長	設計者

附 記 事 項

180A0260


株式会社 小野設計

工事名称
(仮称)西部地区保健福祉センター 建設工事 電気設備設計図
図面名称
配置図

縮尺
S1:200
日付
検印


図面番号
E-3
管理棟屋上
竹下 誠一
1級登録第 142583 号


幹線系統図

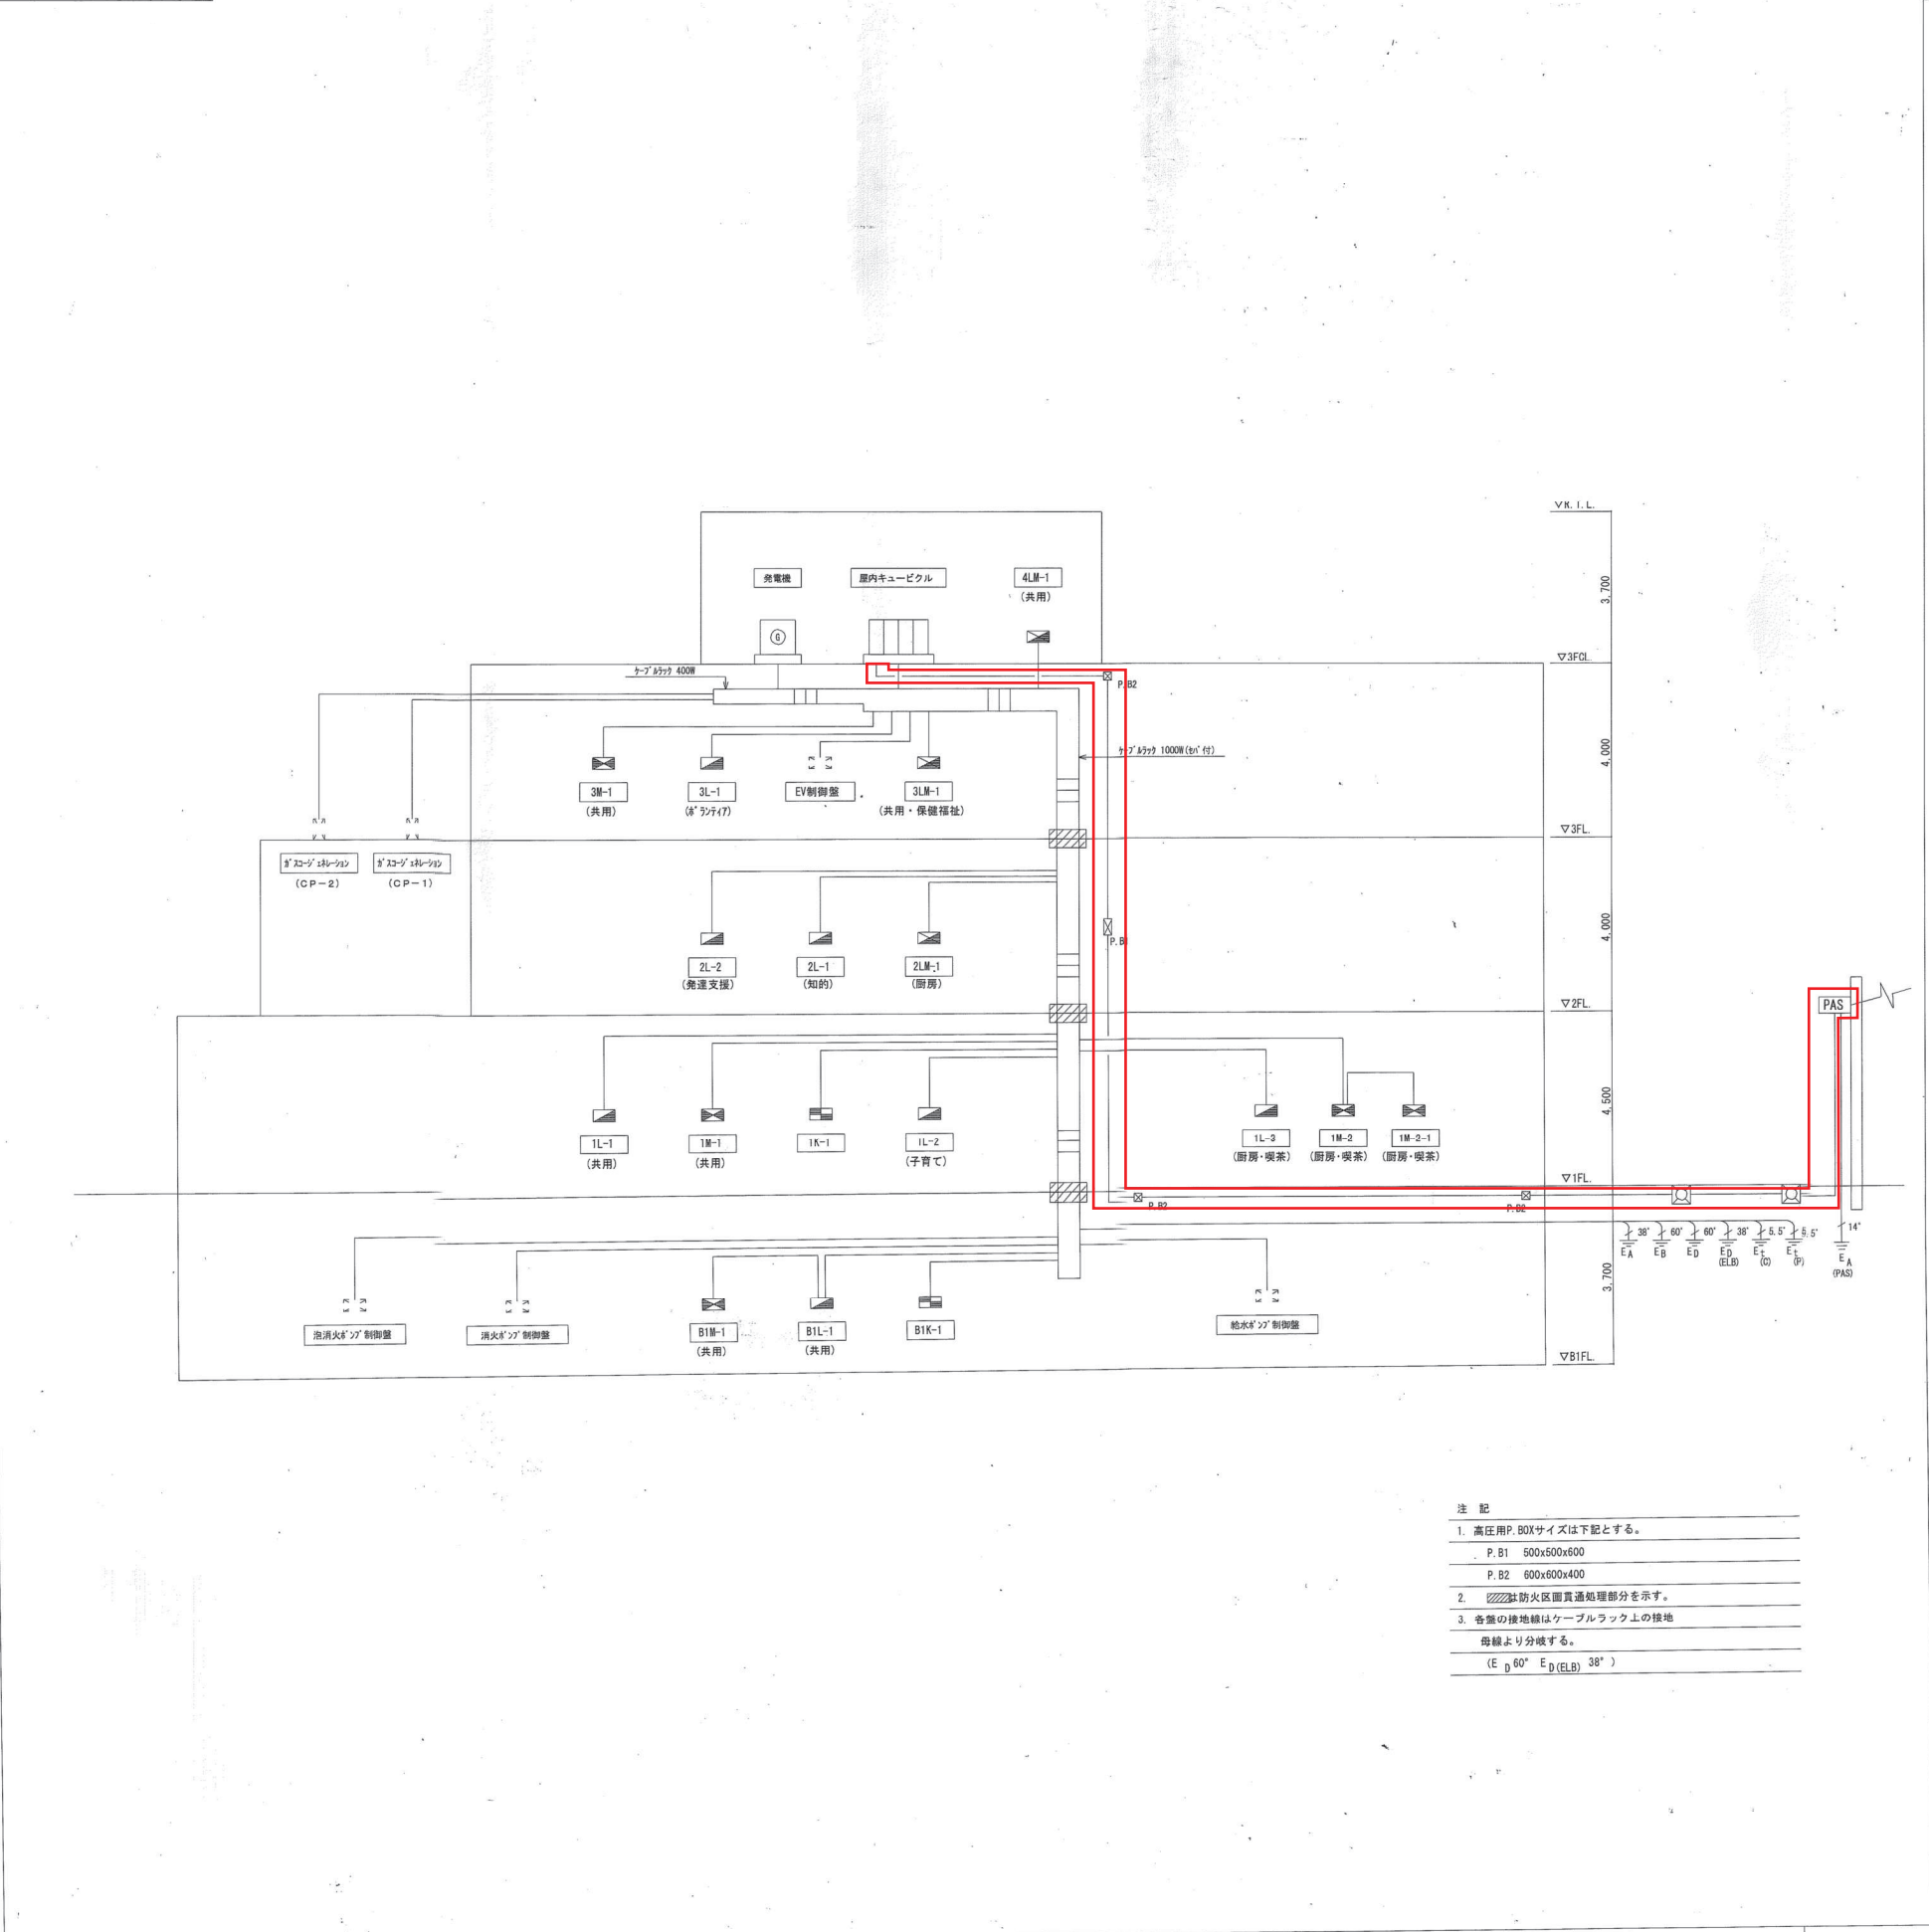

- 注 記
- 1. 高圧用P. B0Xサイズは下記とする。
P. B1 500x500x600
P. B2 600x600x400
 - 2. 斜線は防火区画貫通処理部分を示す。
 - 3. 各盤の接地線はケーブルラック上の接地母線より分岐する。
(E D 60" E D (ELB) 38")

ガスコージェネ配線系統図

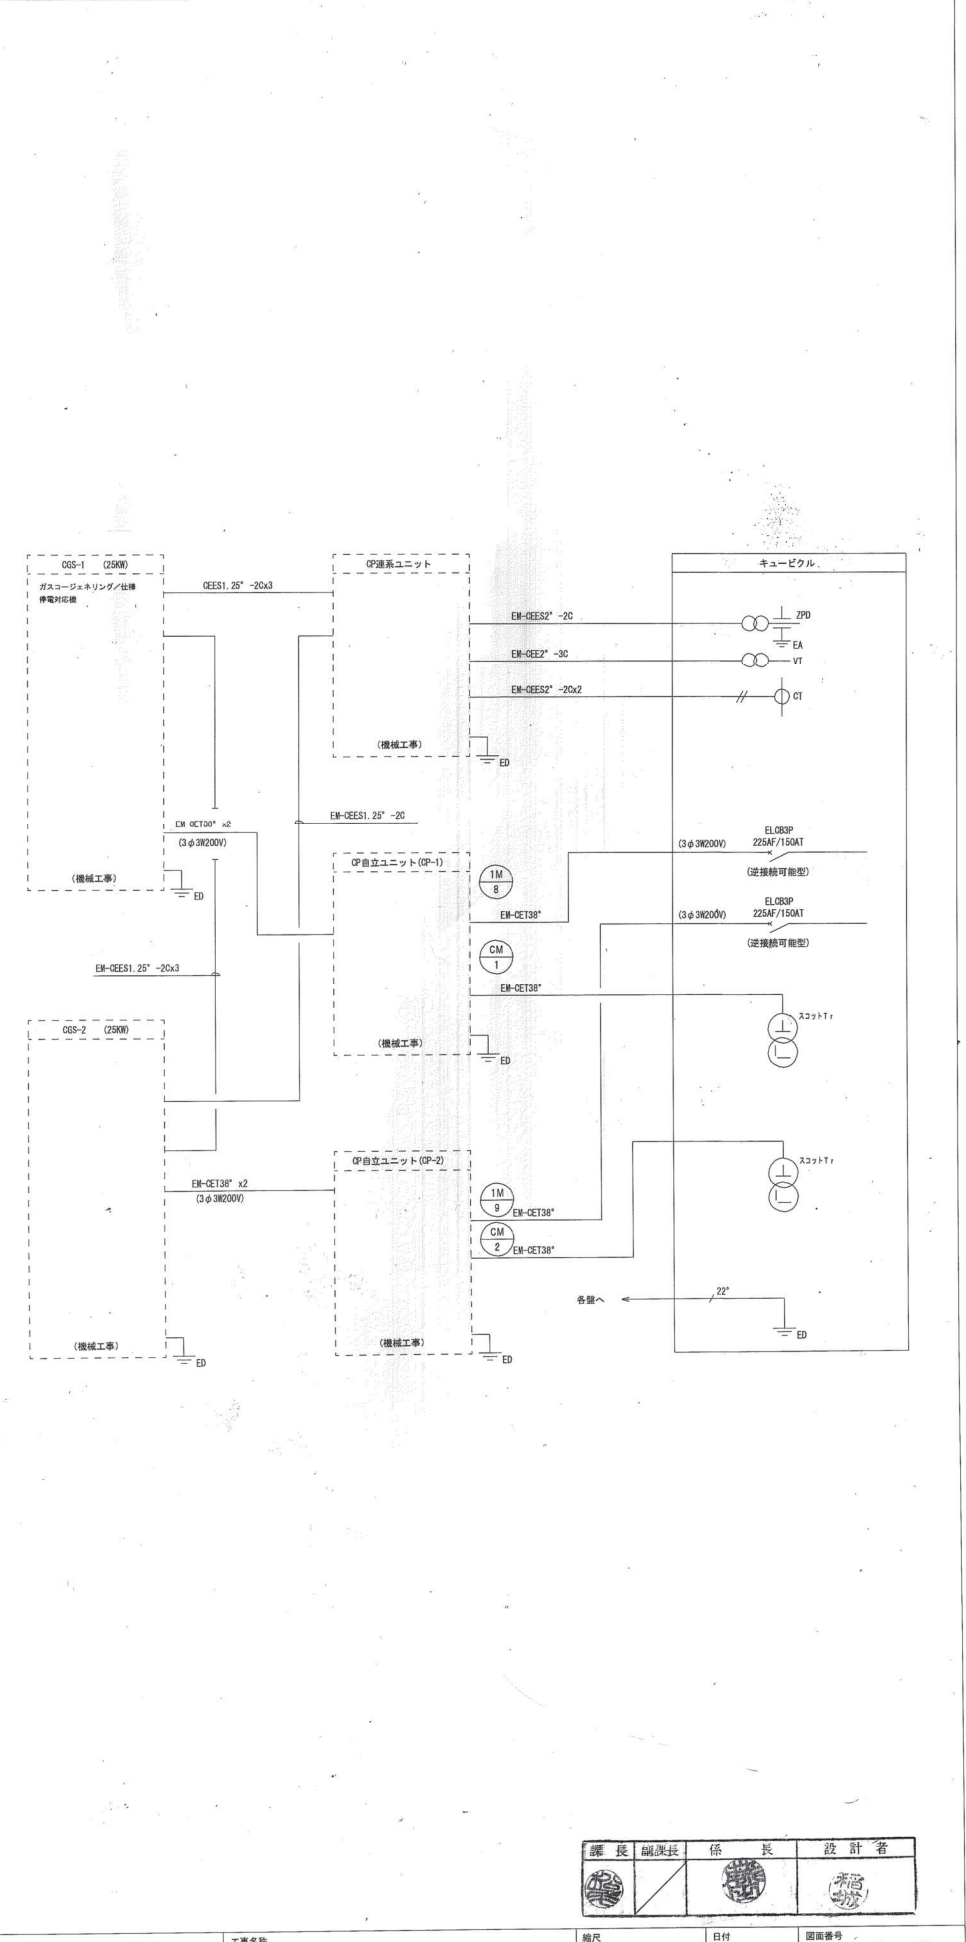

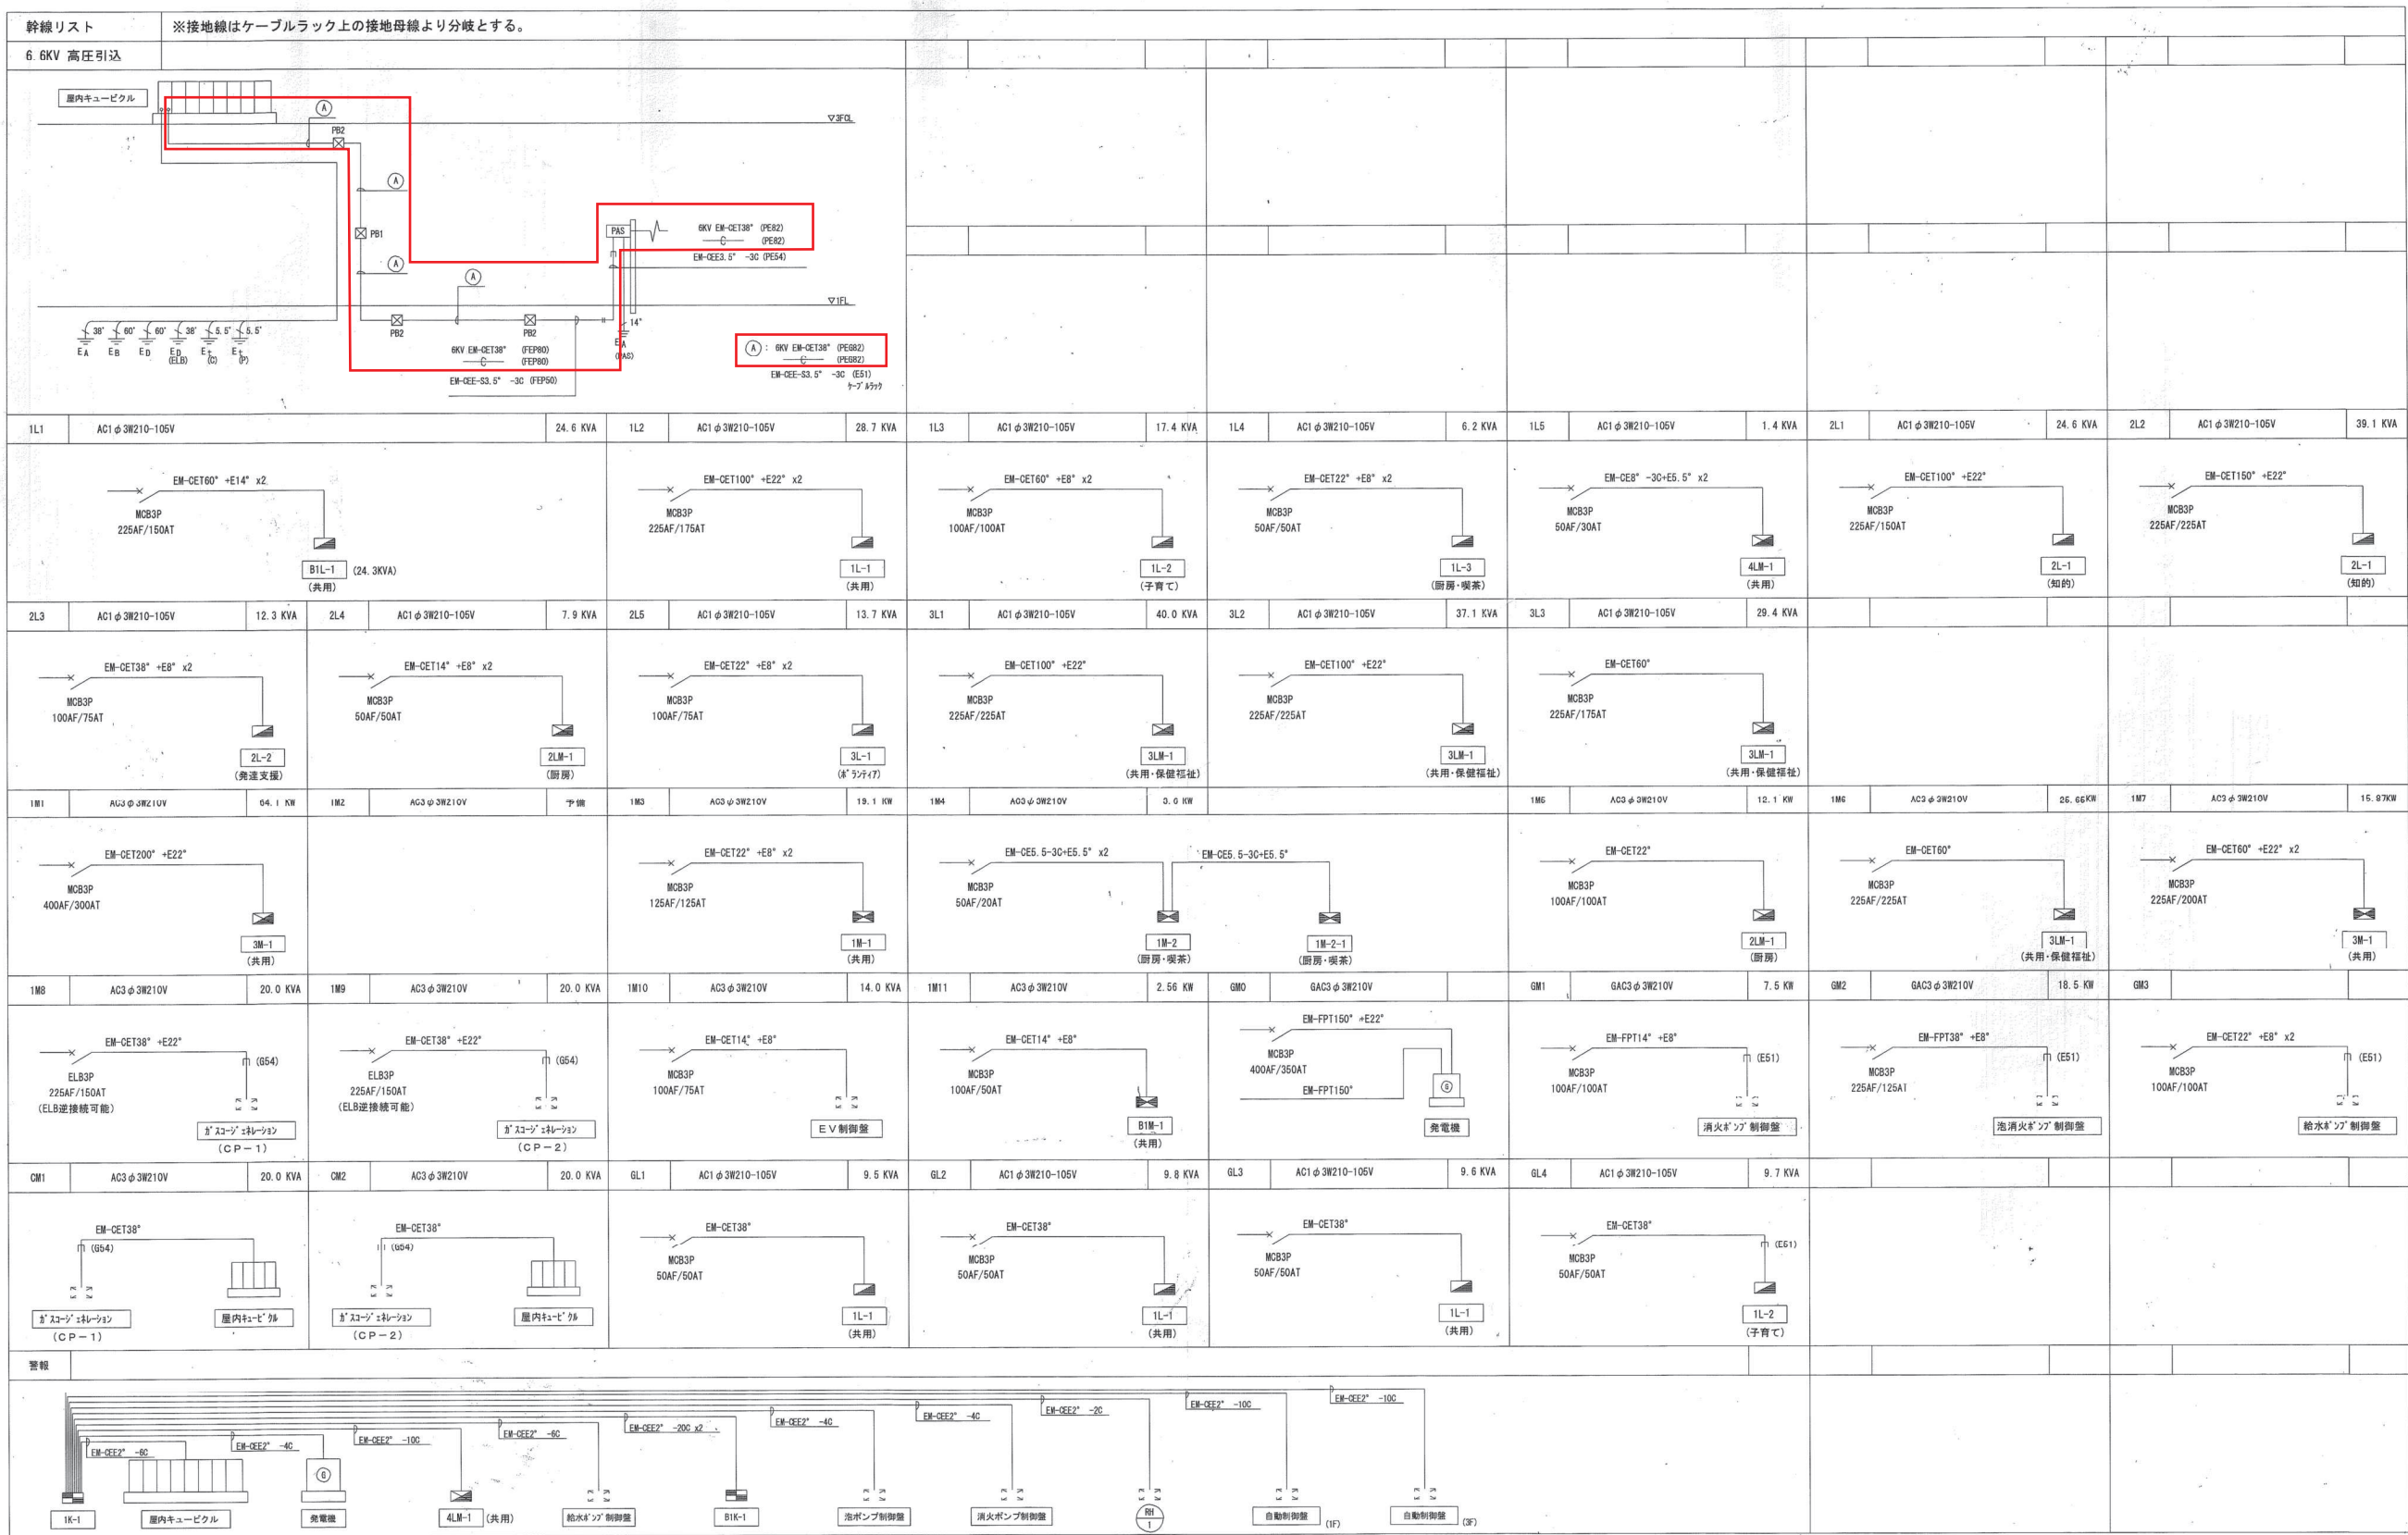

課長	副課長	係長	設計者

附記事項

18DA0260

株式会社 小野設計

工事名称 (仮称) 西部地区保健福祉センター 建設工事 電気設備設計図


図面名称 幹線リスト

種別 NON

換印

図面番号 E-7

管理課 土木課 1 検査課 142583 号

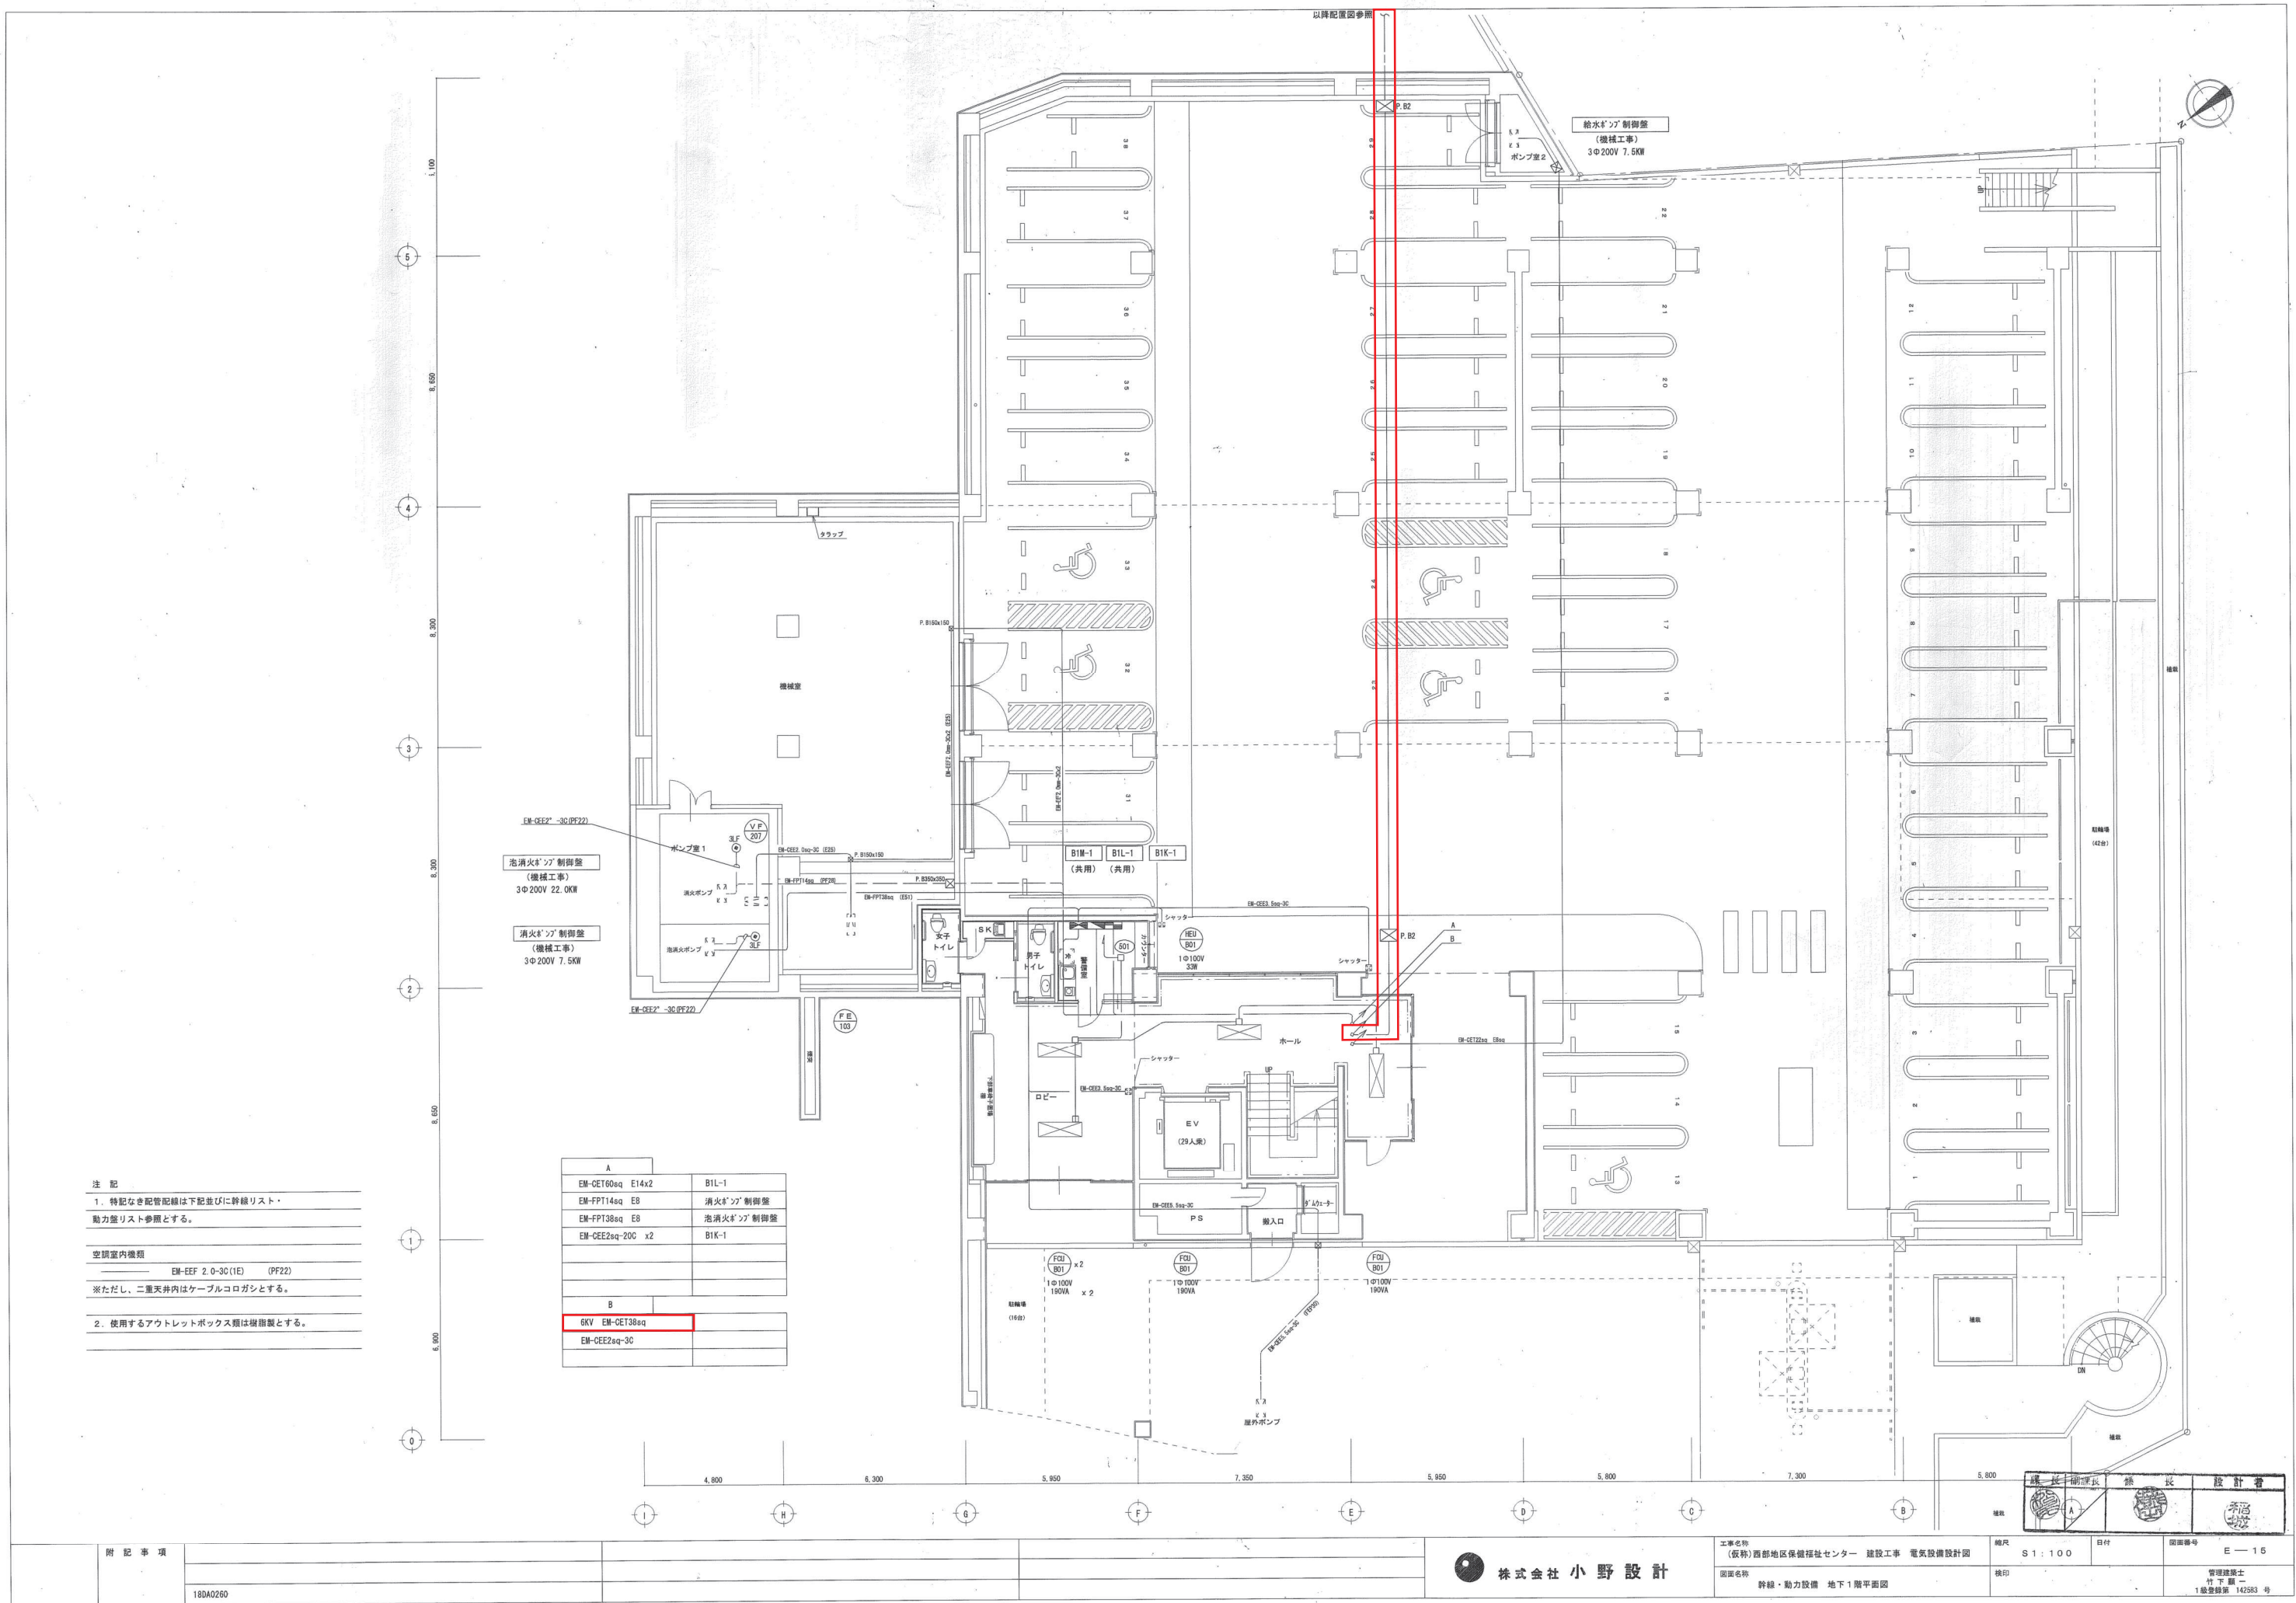

注 記

1. 特記なき配管記号は下記並びに幹線リスト・動力盤リスト参照とする。

空調室内機類

EM-EEF 2.0-30(1E) (PF22)

※ただし、二重天井内はケーブルコログラスとする。

2. 使用するアウトレットボックス類は樹脂製とする。

A	
EM-CEE60sq E14x2	BIL-1
EM-FPT14sq E8	消火ポンプ制御盤
EM-FPT38sq E8	消火ポンプ制御盤
EM-CEE2sq-200 x2	BIL-1
B	
6KV EM-CEE38sq	
EM-CEE2sq-30	

株式会社 小野設計

工事名称
(仮称) 西部地区保健福祉センター 建設工事 電気設備設計図

図案名称
幹線・動力設備 地下1階平面図

縮尺
S1:100


日付

機印

図面番号
E-15


管理建築士
竹下 真一
1級建築師 142583 号

A		B	
EM-CET100sq E22x2	1L-1 (1L2)	EM-CET22sq E8x2	1L-3 (1L4)
EM-CET38sq	1L-1 (GL1)	EM-CES.5sq E5.5x2	1M-2 (1M4)
EM-CET38sq	1L-1 (GL2)		
EM-CET38sq	1L-1 (GL3)		
EM-CET22sq E8x2	1M-1 (GL3)		
EM-CET60sq E8x2	1L-2 (1L3)		
EM-CET38sq	1L-2 (GL4)		

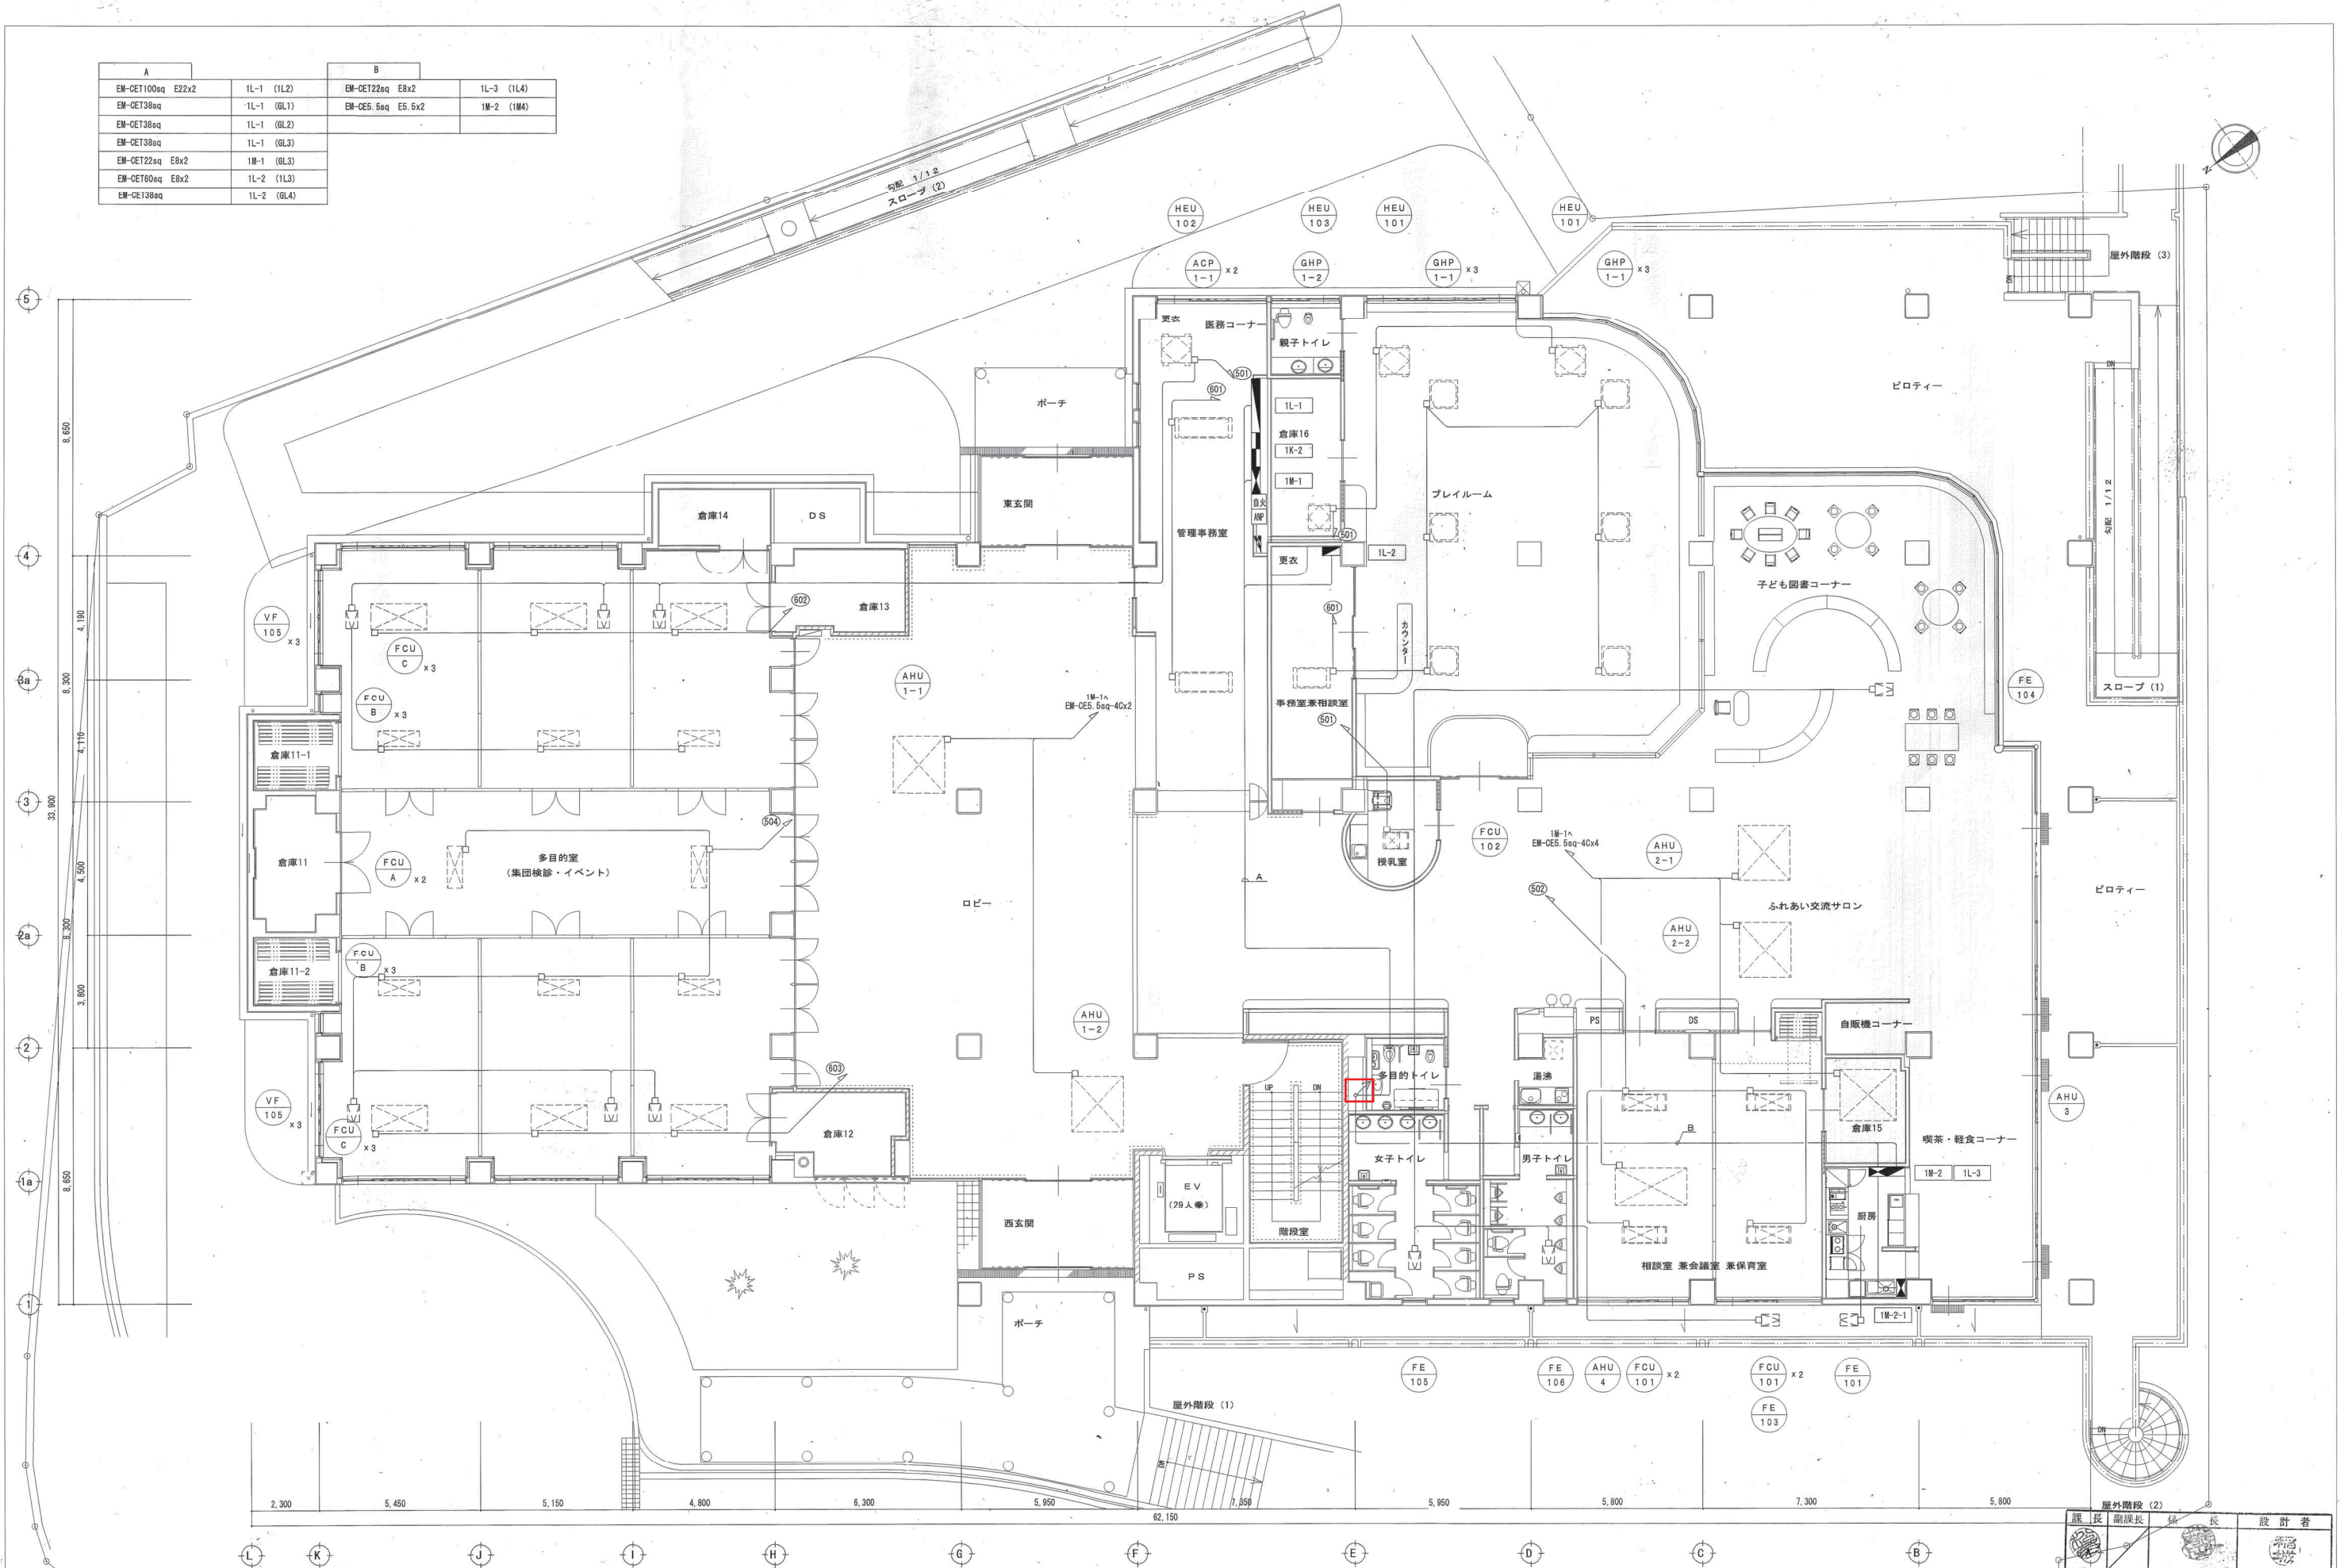

附記事項 18DA0260	株式会社 小野設計		工事名称 (仮称) 西部地区保健福祉センター建設工事 図面名称 幹線・動力設備 1階平面図	縮尺 G1:100 日付 図面番号 E-10
	管理棟 1 1級登録第142583号		棟 長 副棟 長 棟 長 設 計 者 棟 長 副棟 長 棟 長 設 計 者	

A		C	
EM-CET100eq E22	2L-1 (2L1)	EM-CET14eq E8x2	2LM-1 (2L4)
EM-CET160eq E22	2L-1 (2L2)	EM-CET22eq	2LM-1 (1M5)
B			
EM-CET38eq E8x2	2L-2 (2L3)		

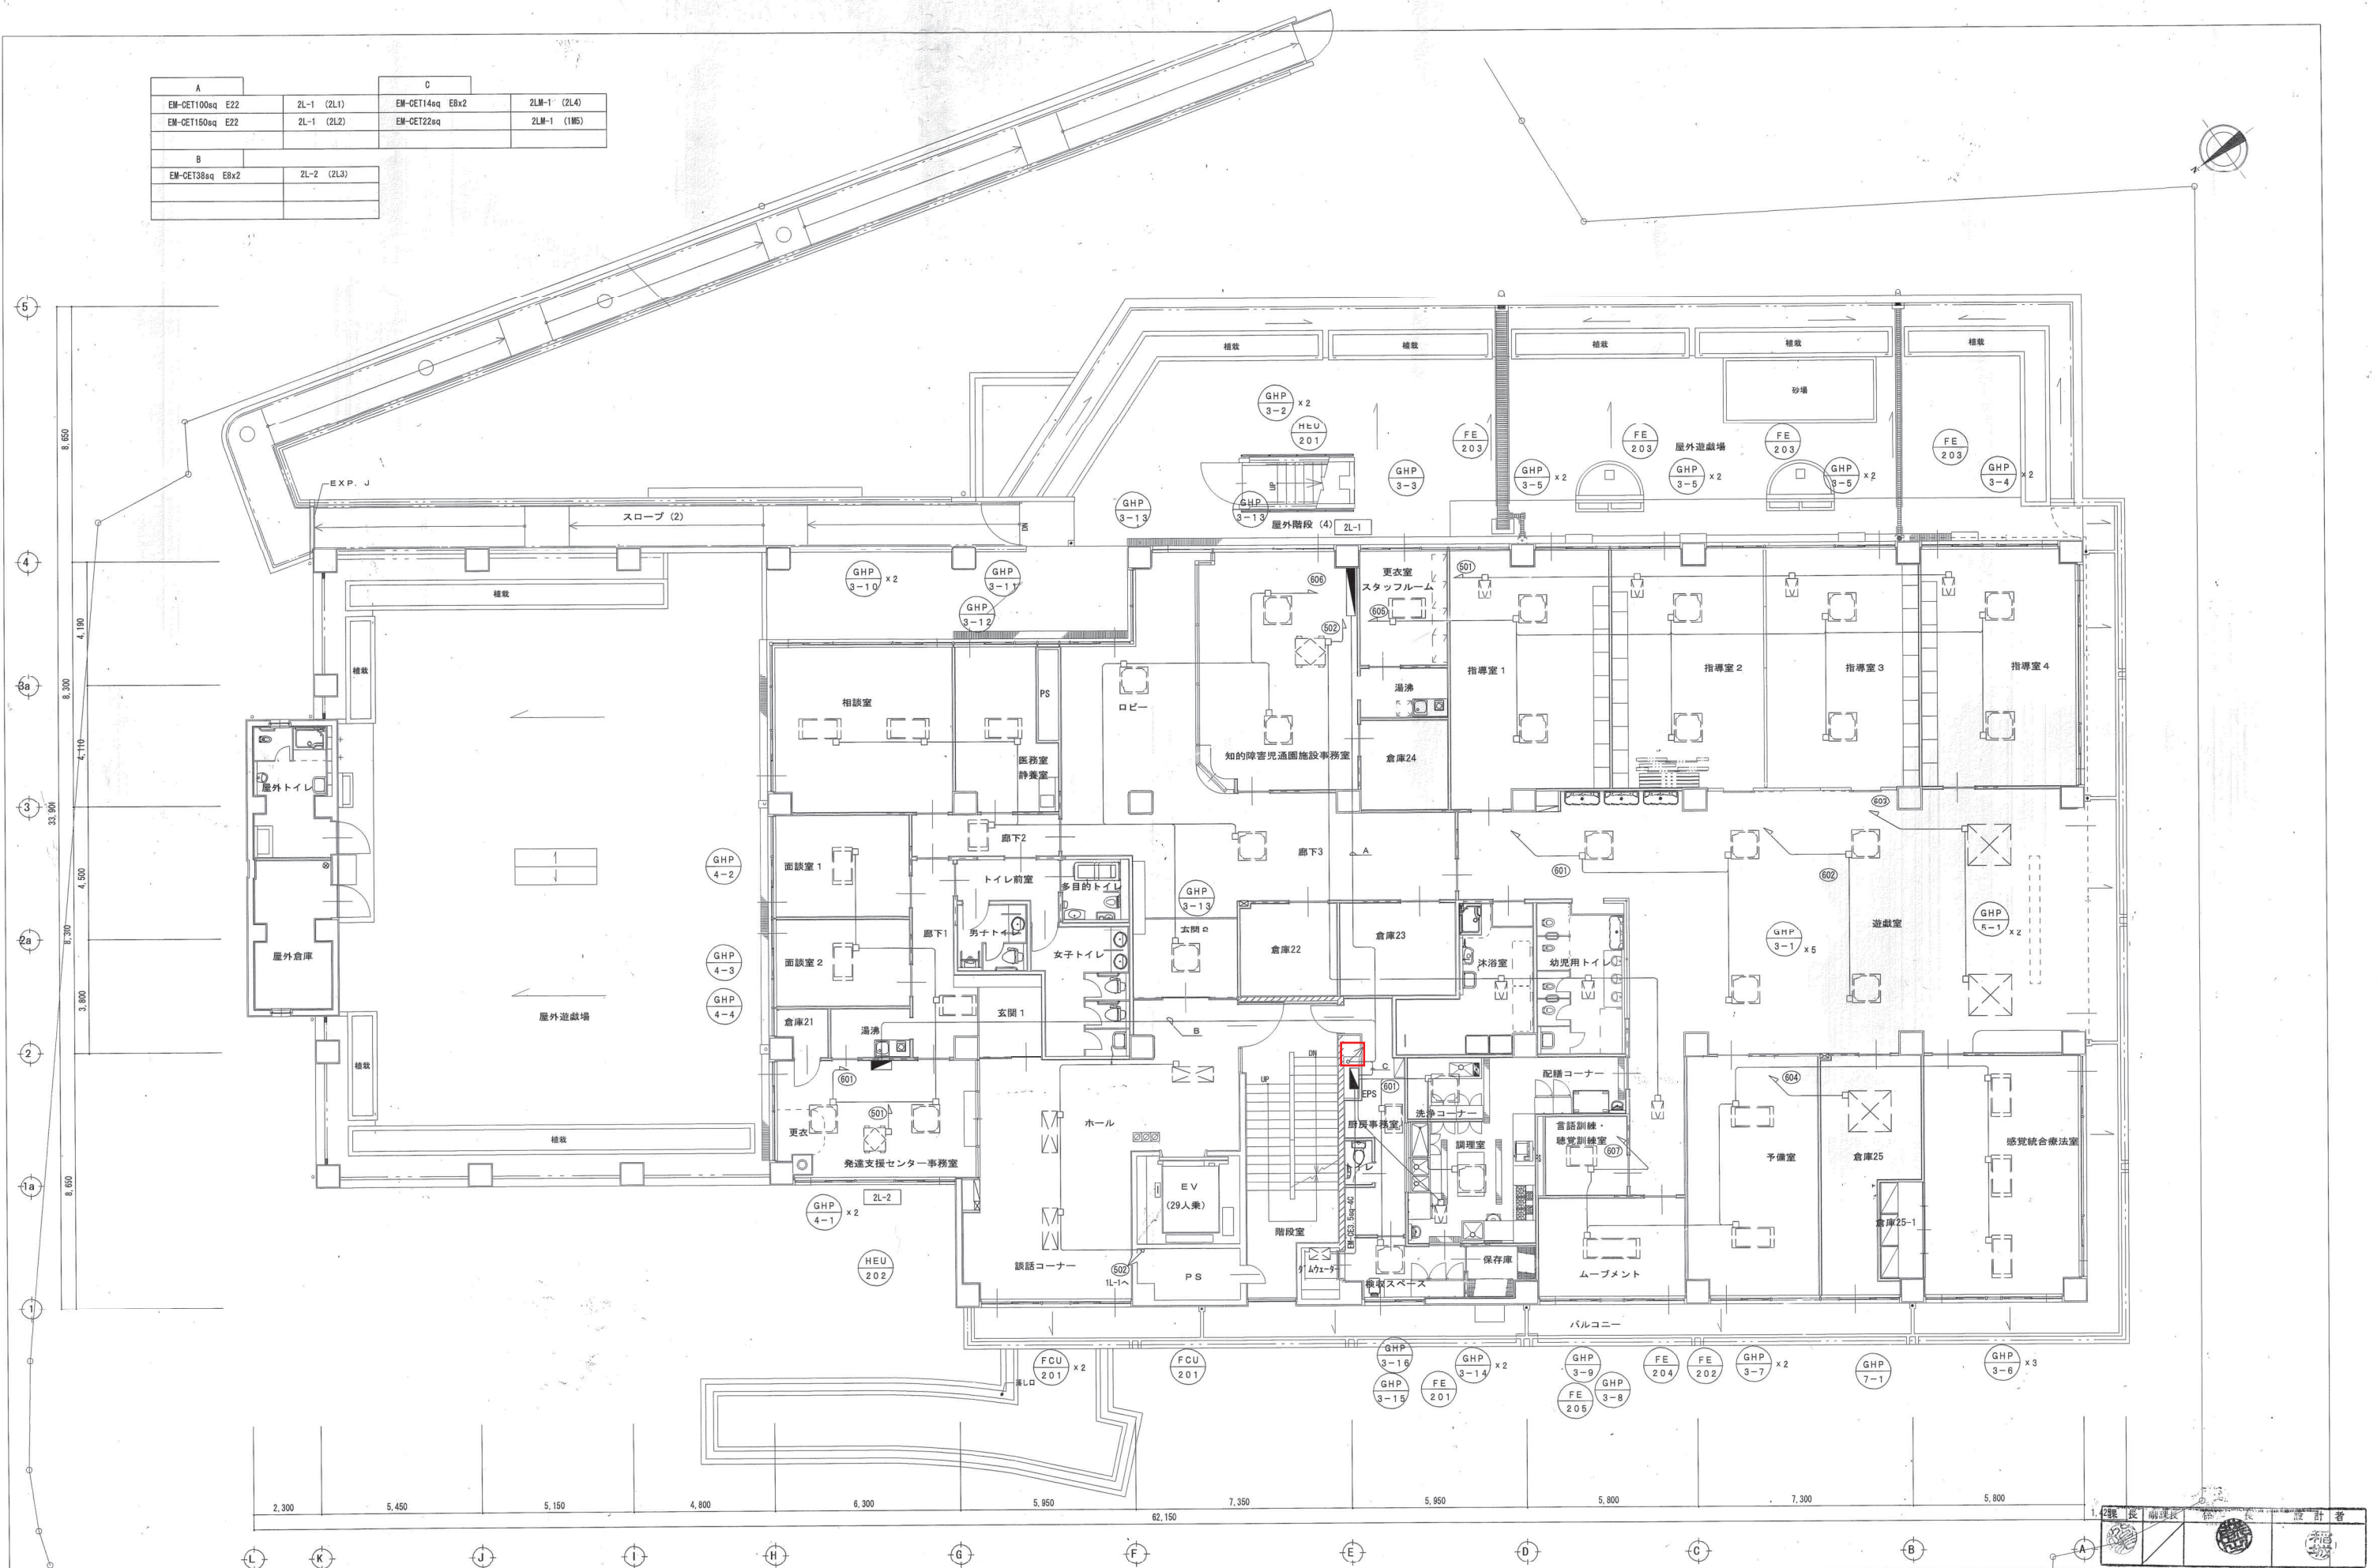


(1)		
EM-CE3, 5eq-4C	E	AHU-6-1
EM-CE3, 5eq-4C	E	AHU-6-2
(2)		
EM-CE3, 5eq-4C	E	AHU-7-1
EM-CE3, 5eq-4C	E	AHU-7-2
(3)		
EM-CE3, 5eq-4C	E	AHU-8-1
EM-CE3, 5eq-4C	E	AHU-8-2



課 長	副課長	係 長	設 計 者
			



5
8,650
4
8,300
3
8,300
2
8,650
1
900

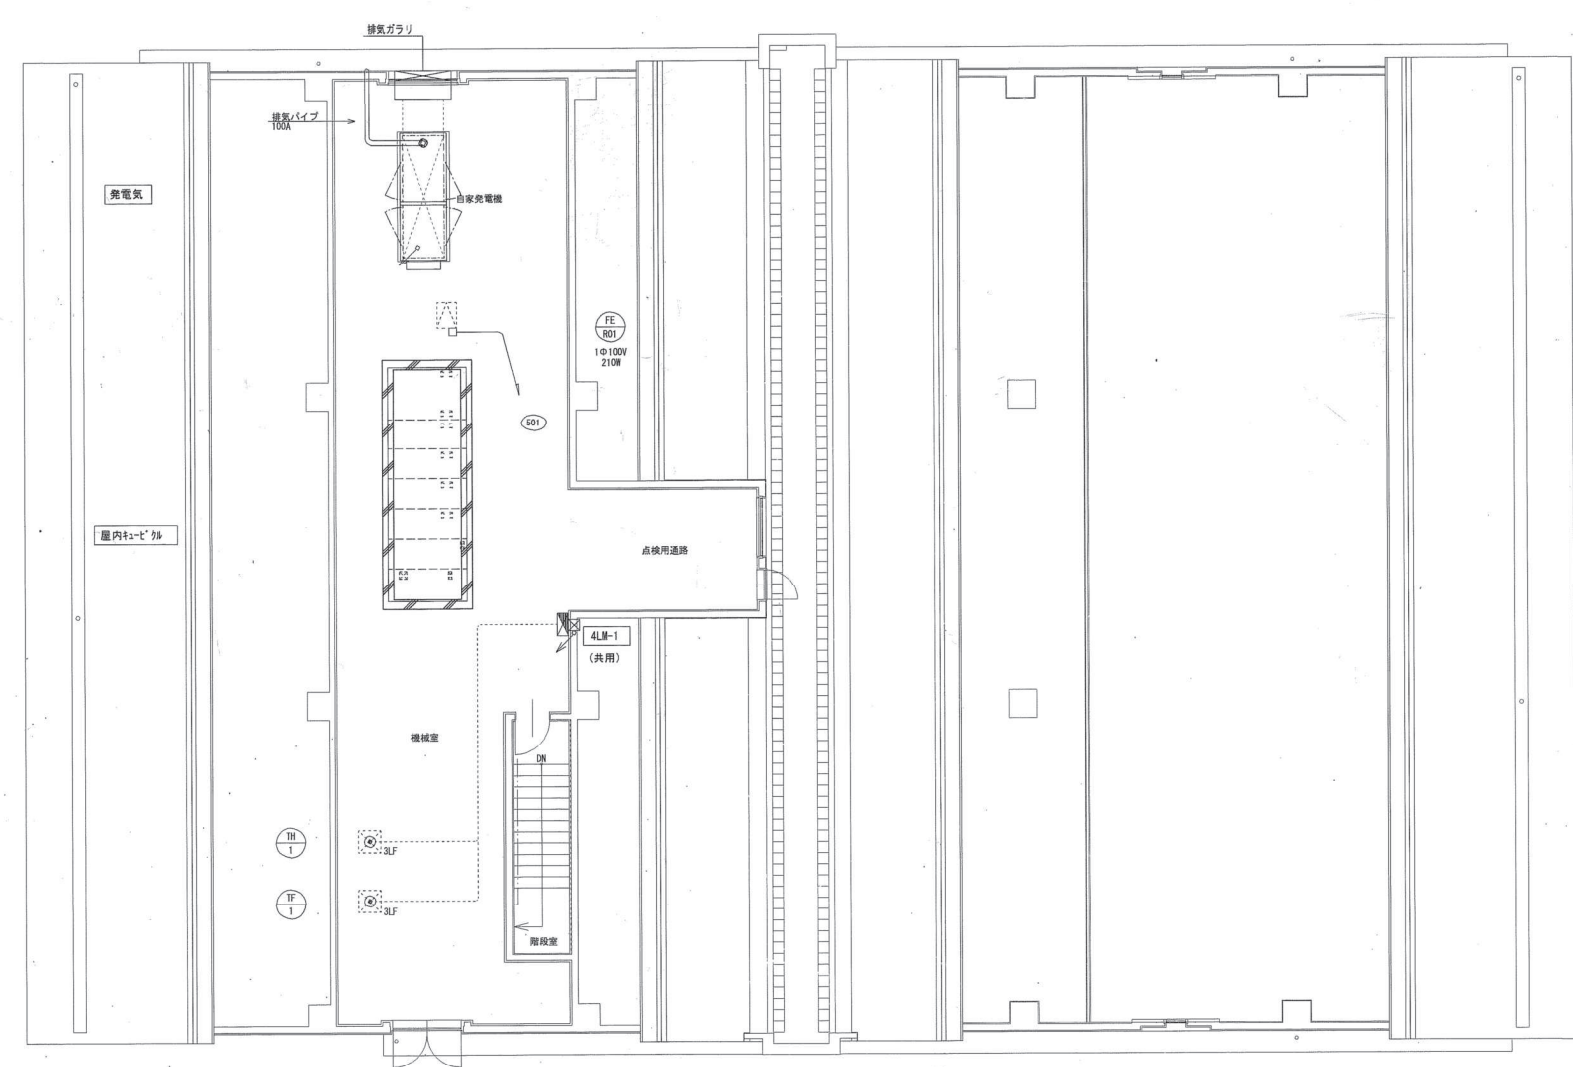

2,300 5,450 5,150 4,800 6,300 5,950 7,350 5,950 5,800 7,300 5,800
L K J I H G F E D C B A

課長	副課長	係長	設計者

附記事項					工事名称 (仮称) 西部地区保健福祉センター 建設工事 電気設備設計図 図面名称 幹線・動力設備 屋階平面図	縮尺 S 1 : 100 日付 検印	図面番号 E - 19 管理建築士 竹下 誠 1級建築師 142583 号
	180A0260						